




7国補第66-101号枝線工事

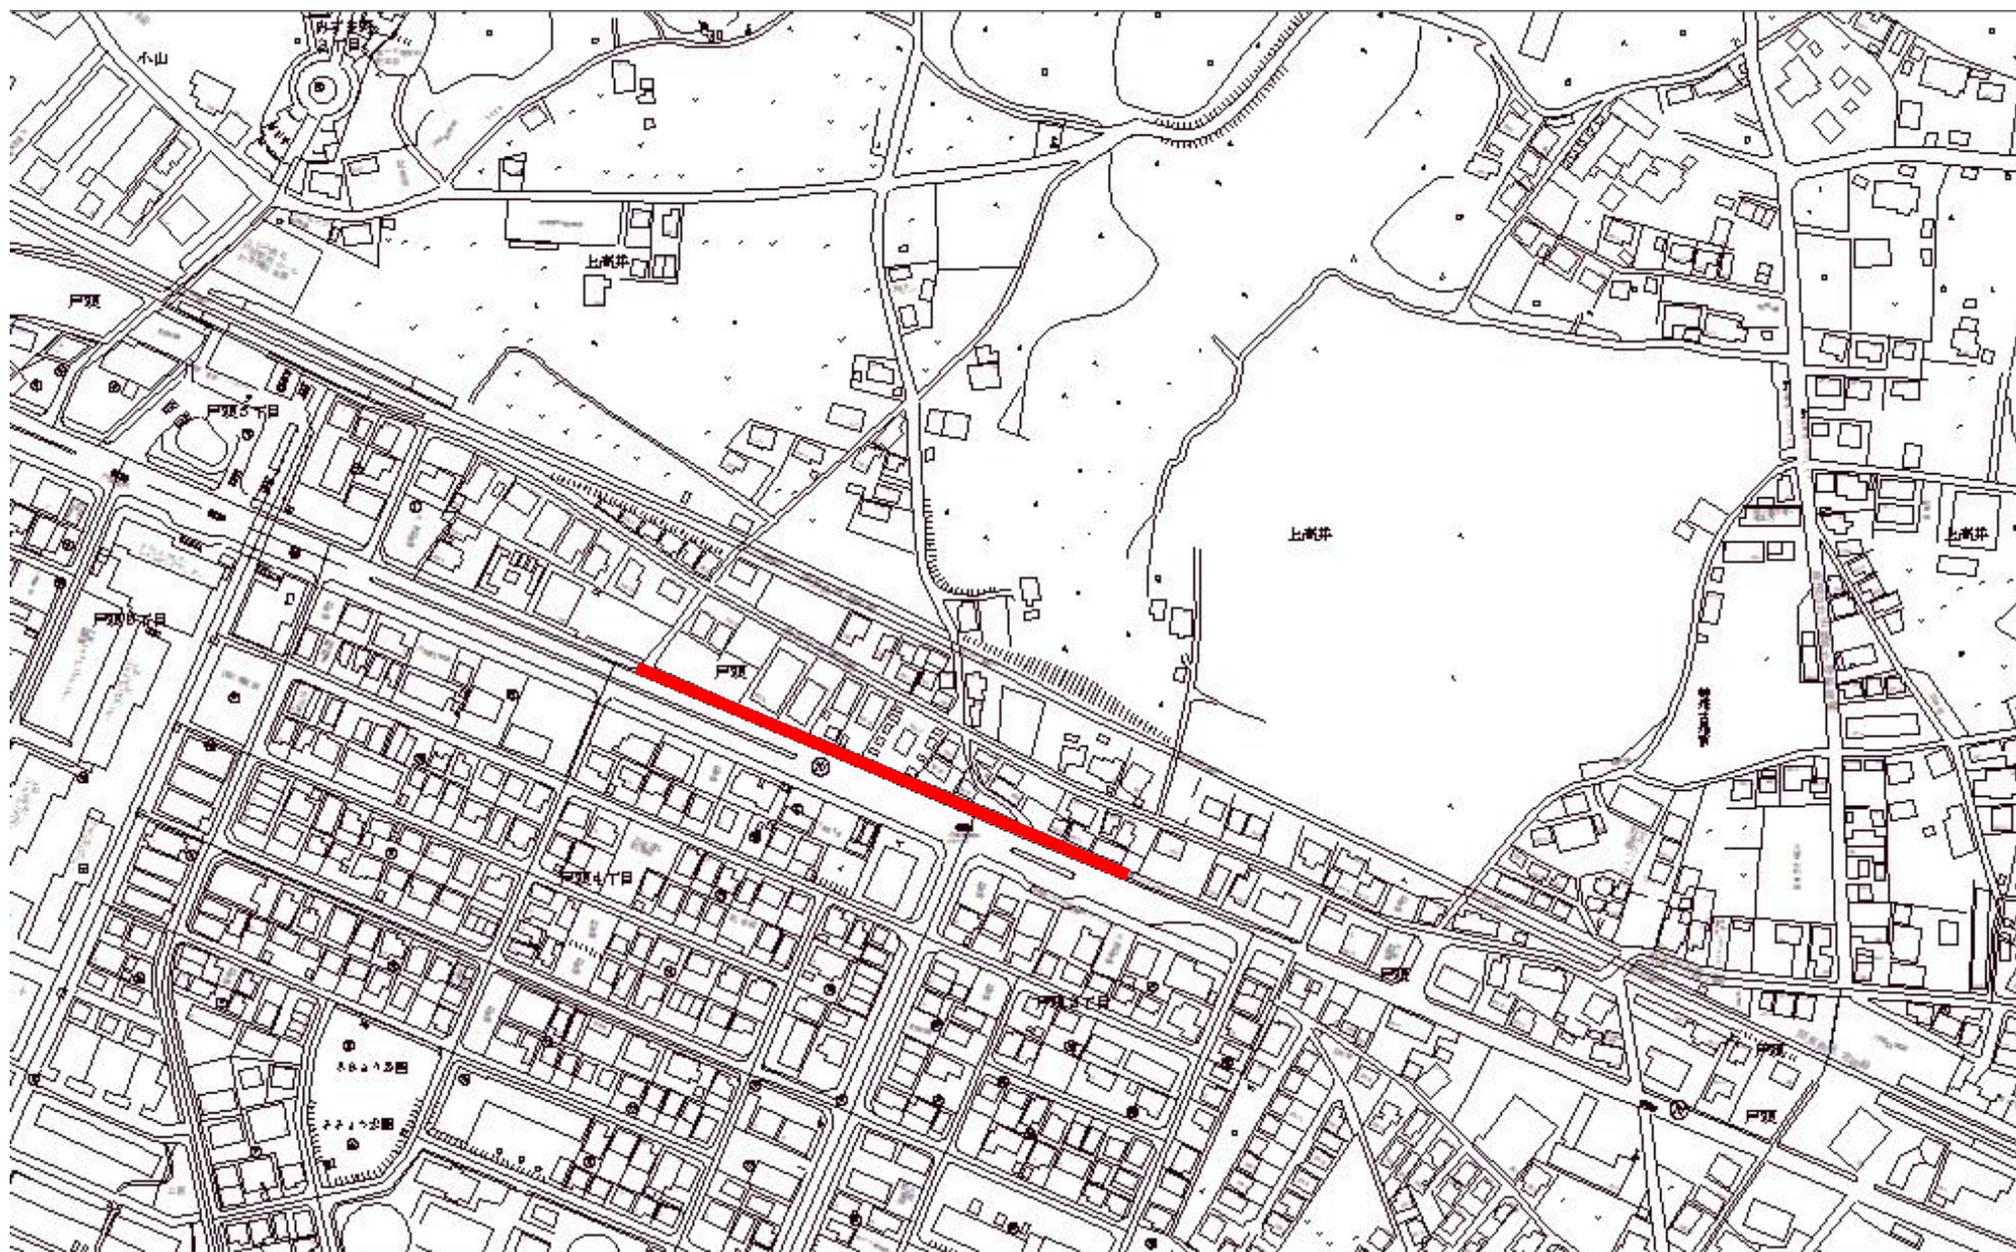


7国補第66-102号枝線工事

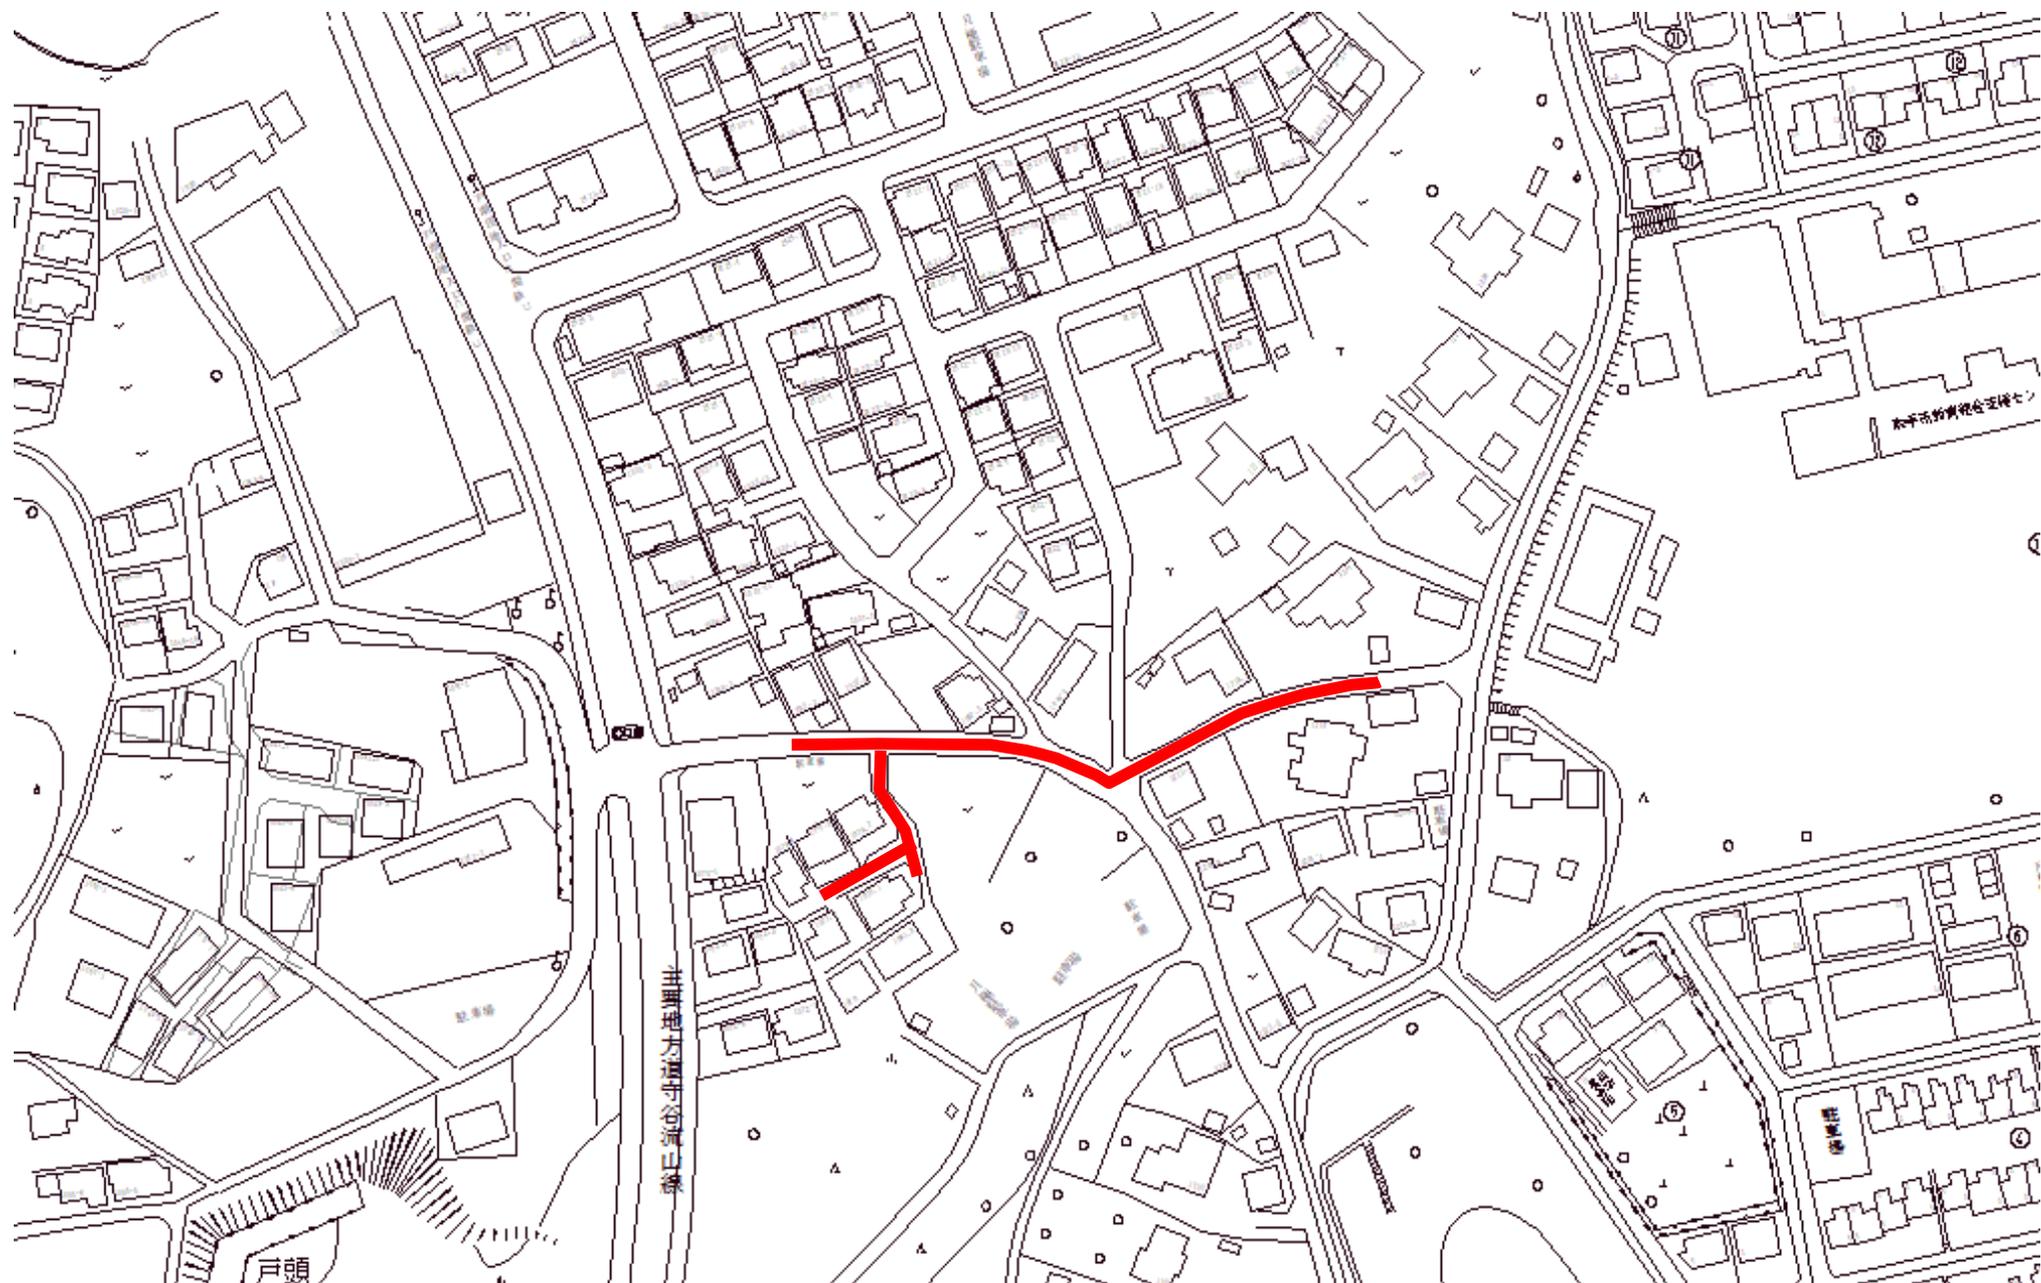


7国補第66-103号枝線工事

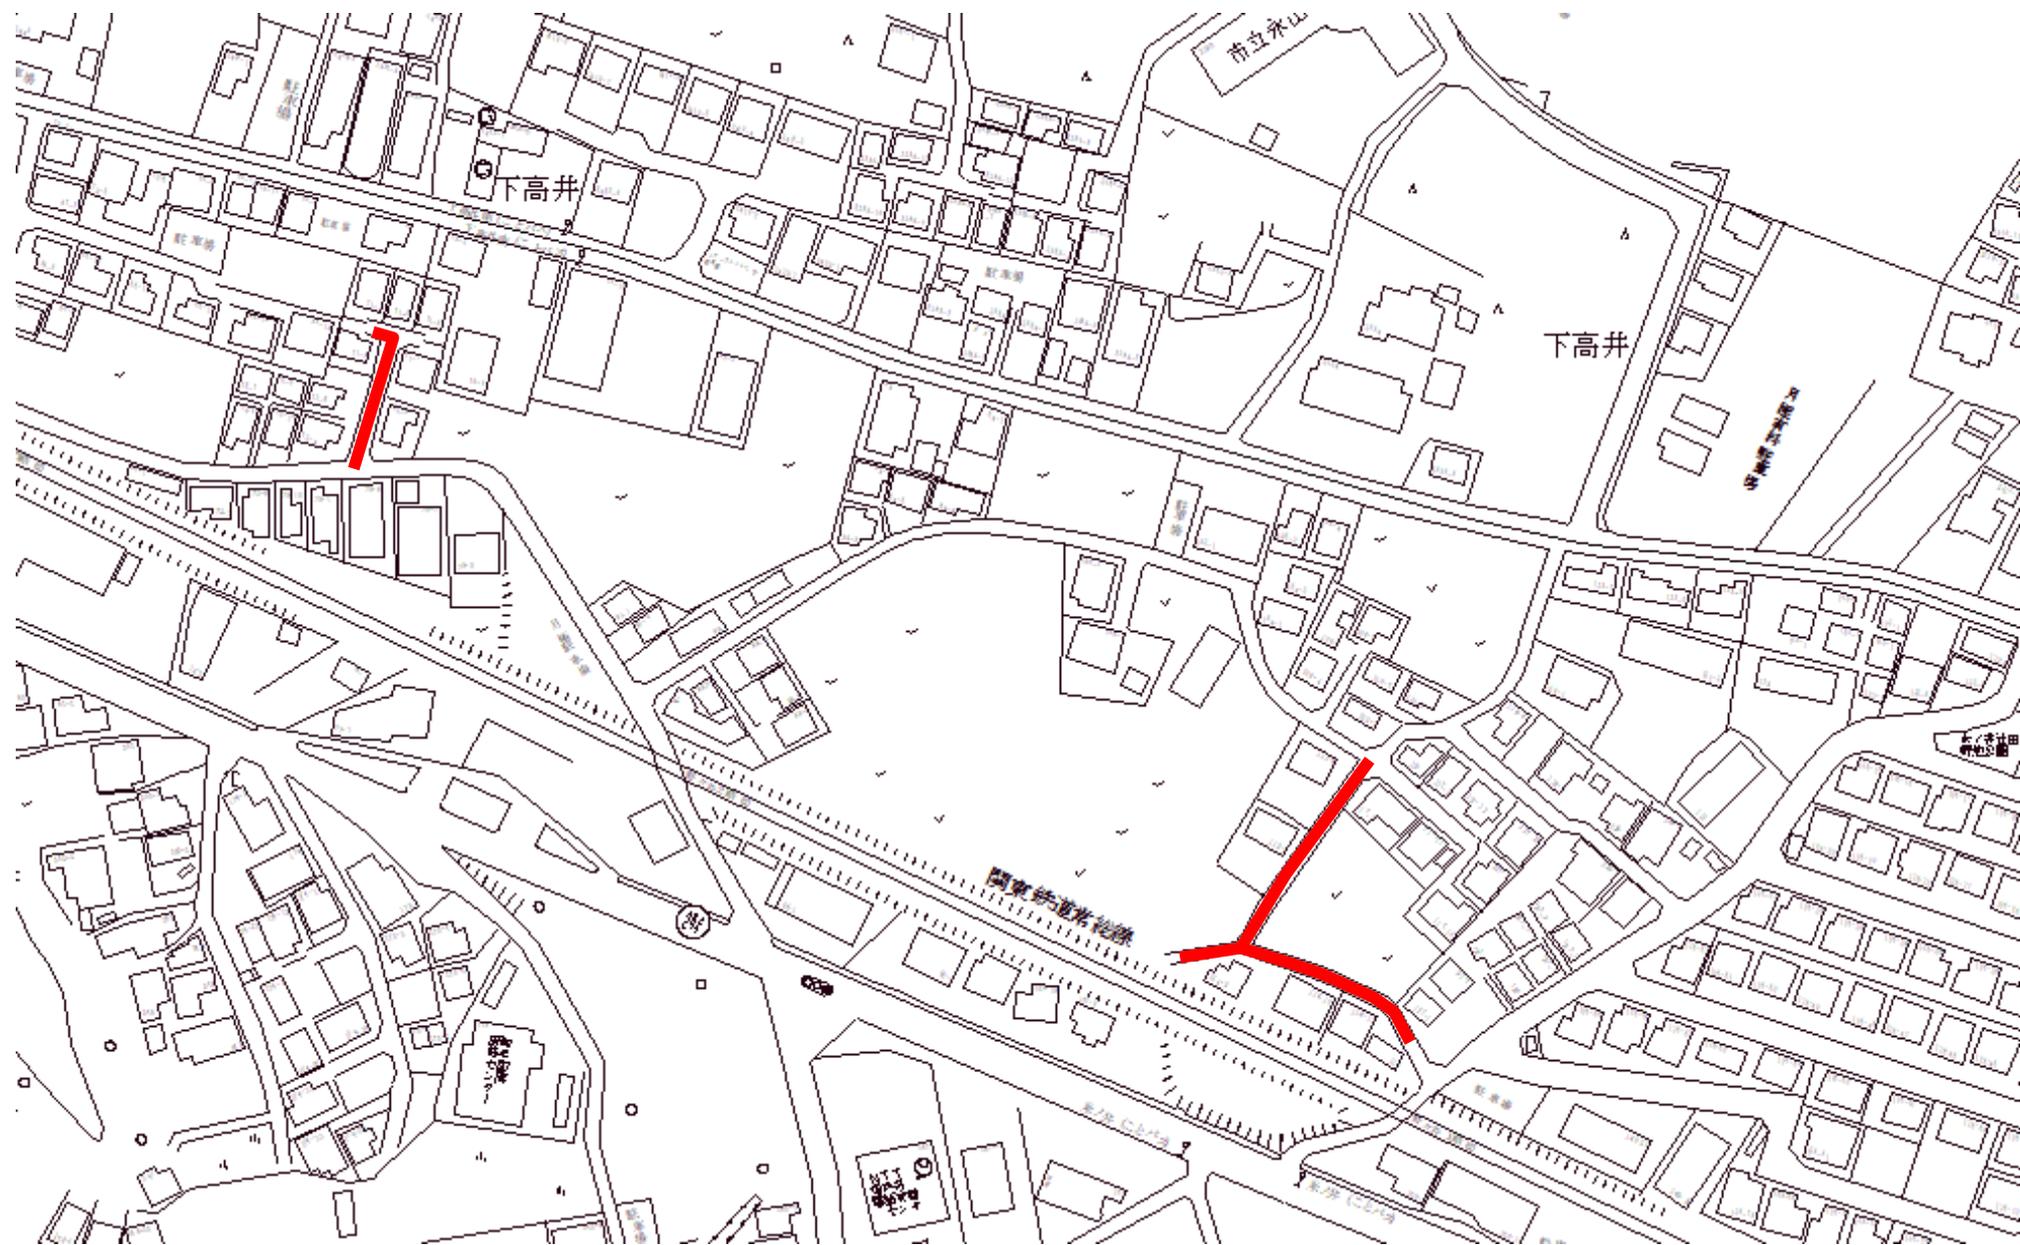


7国補第66-104号枝線工事

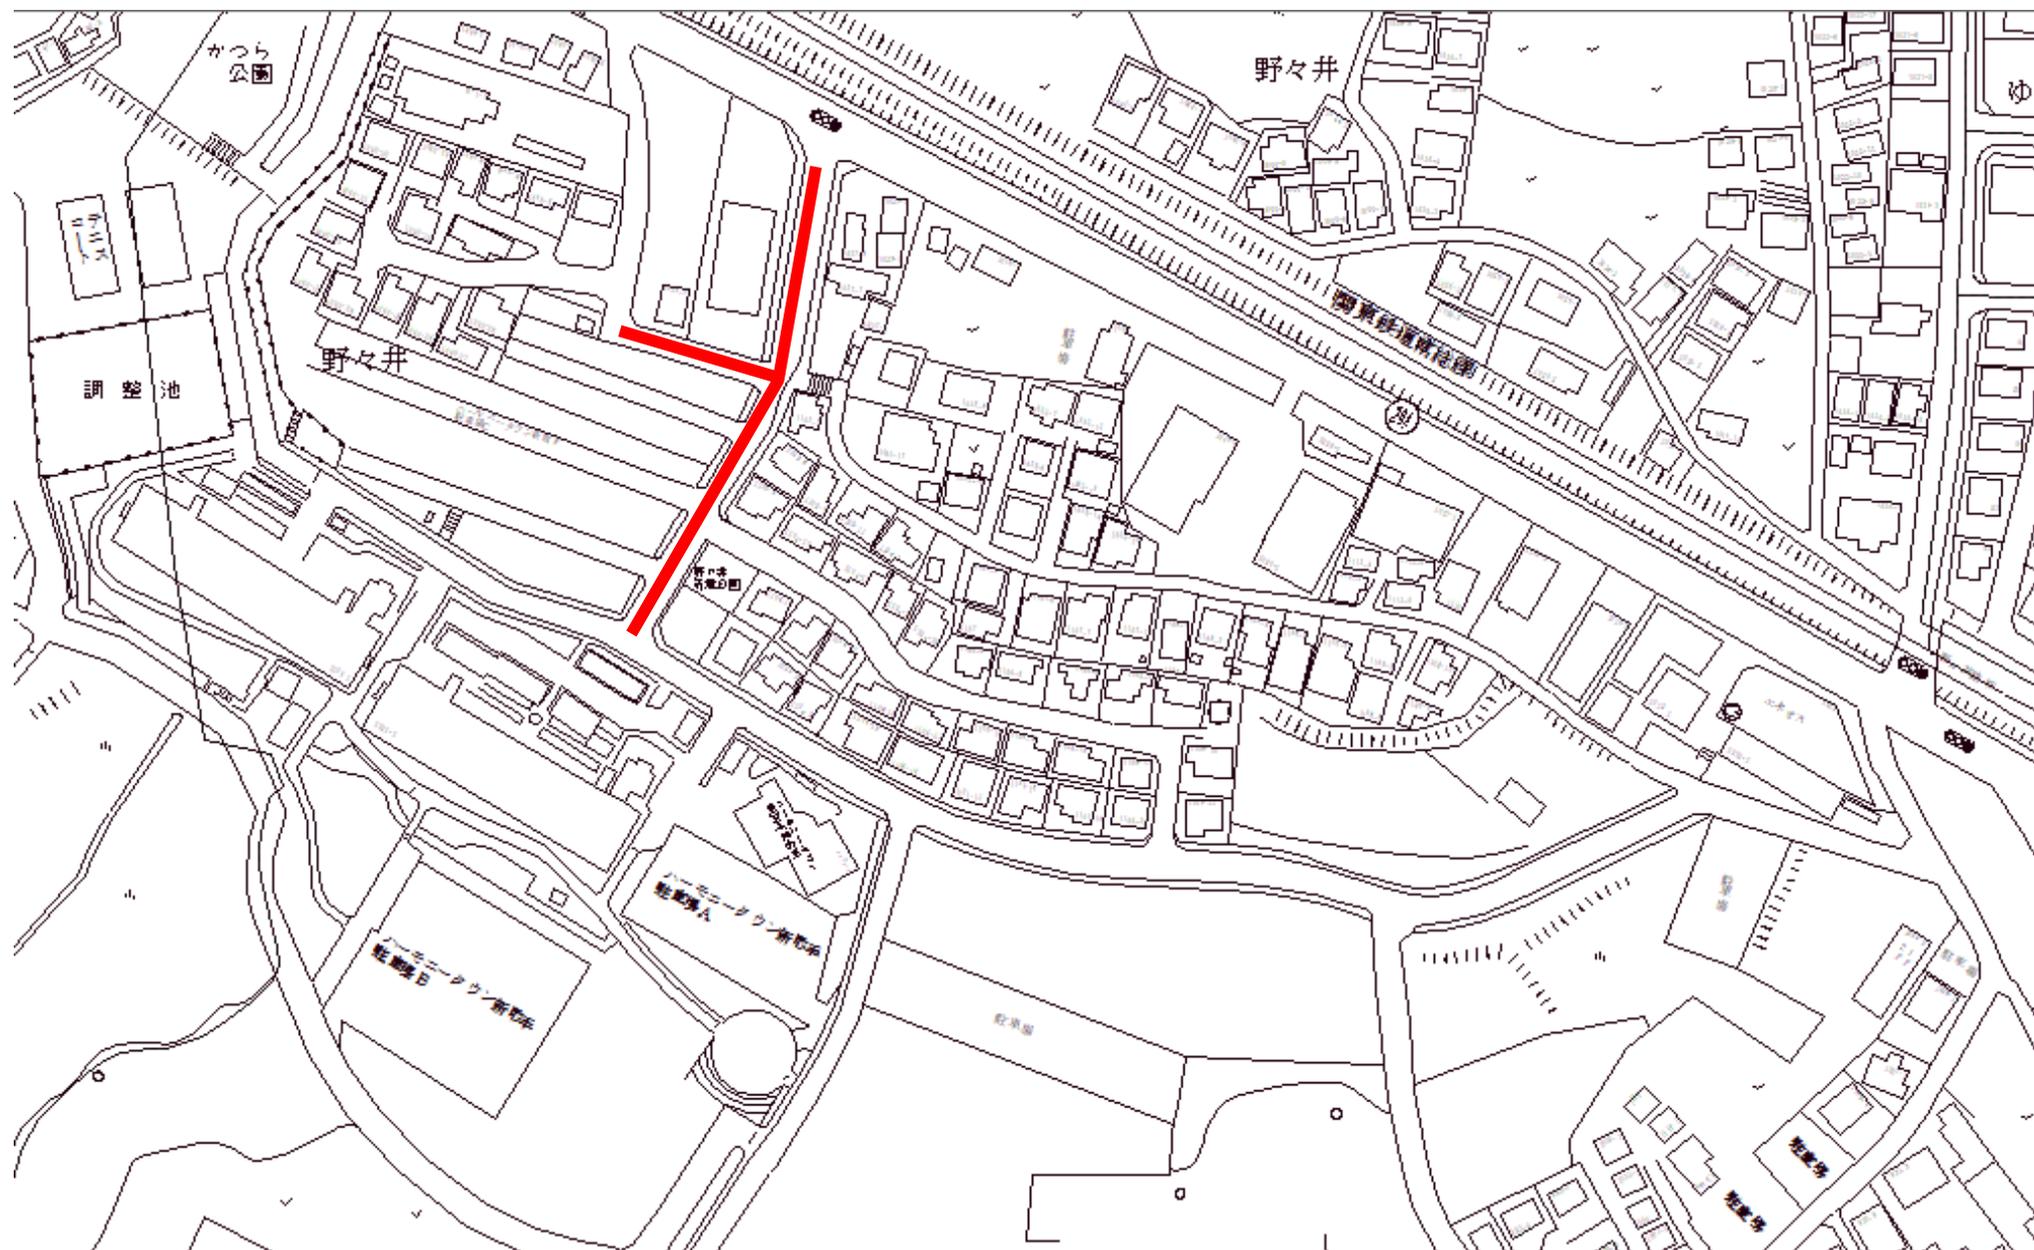


7国補第66-105号枝線工事

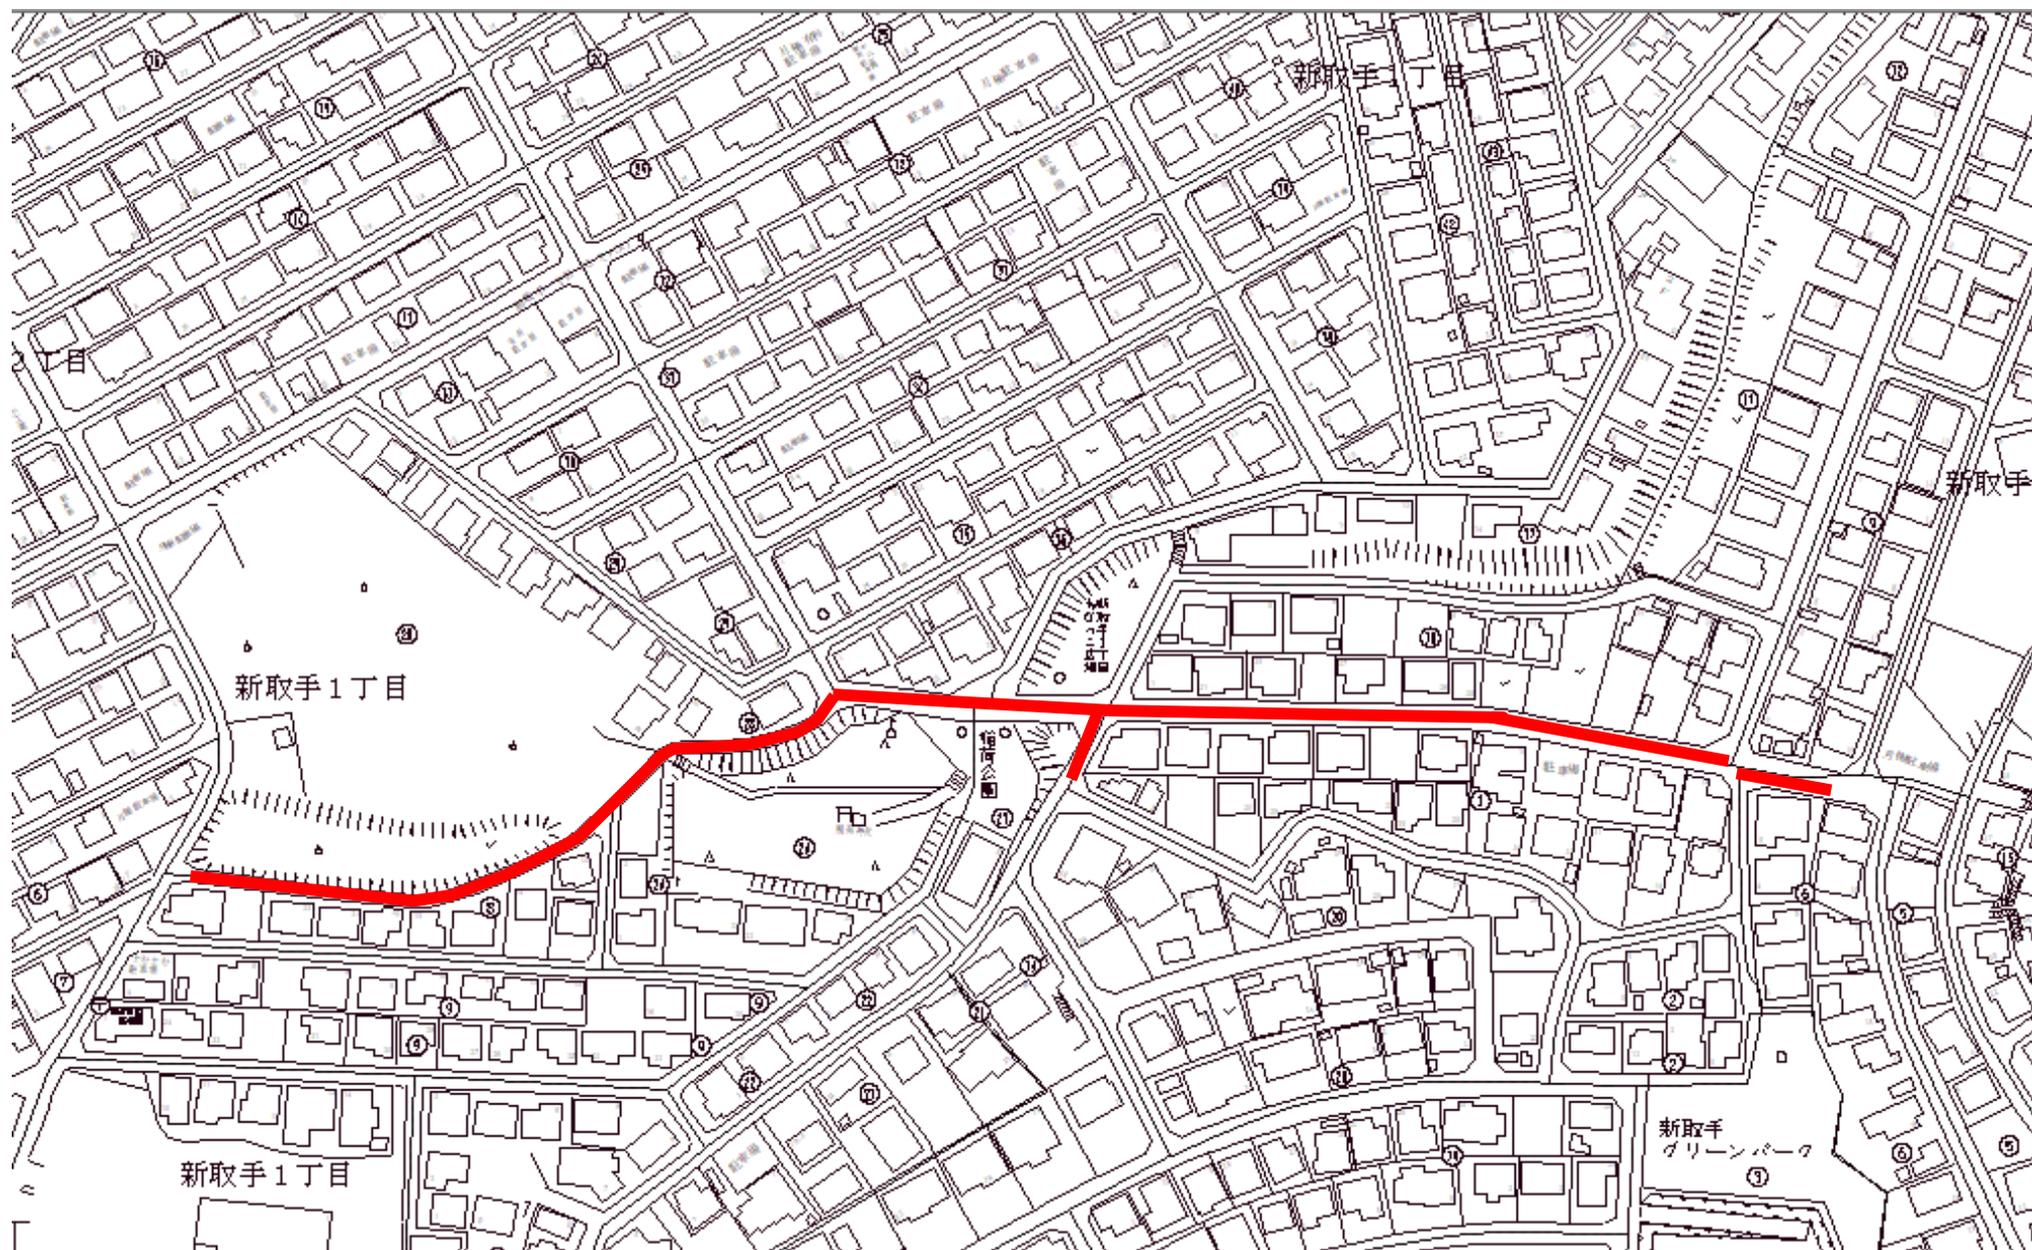


7国補第66-106号枝線工事

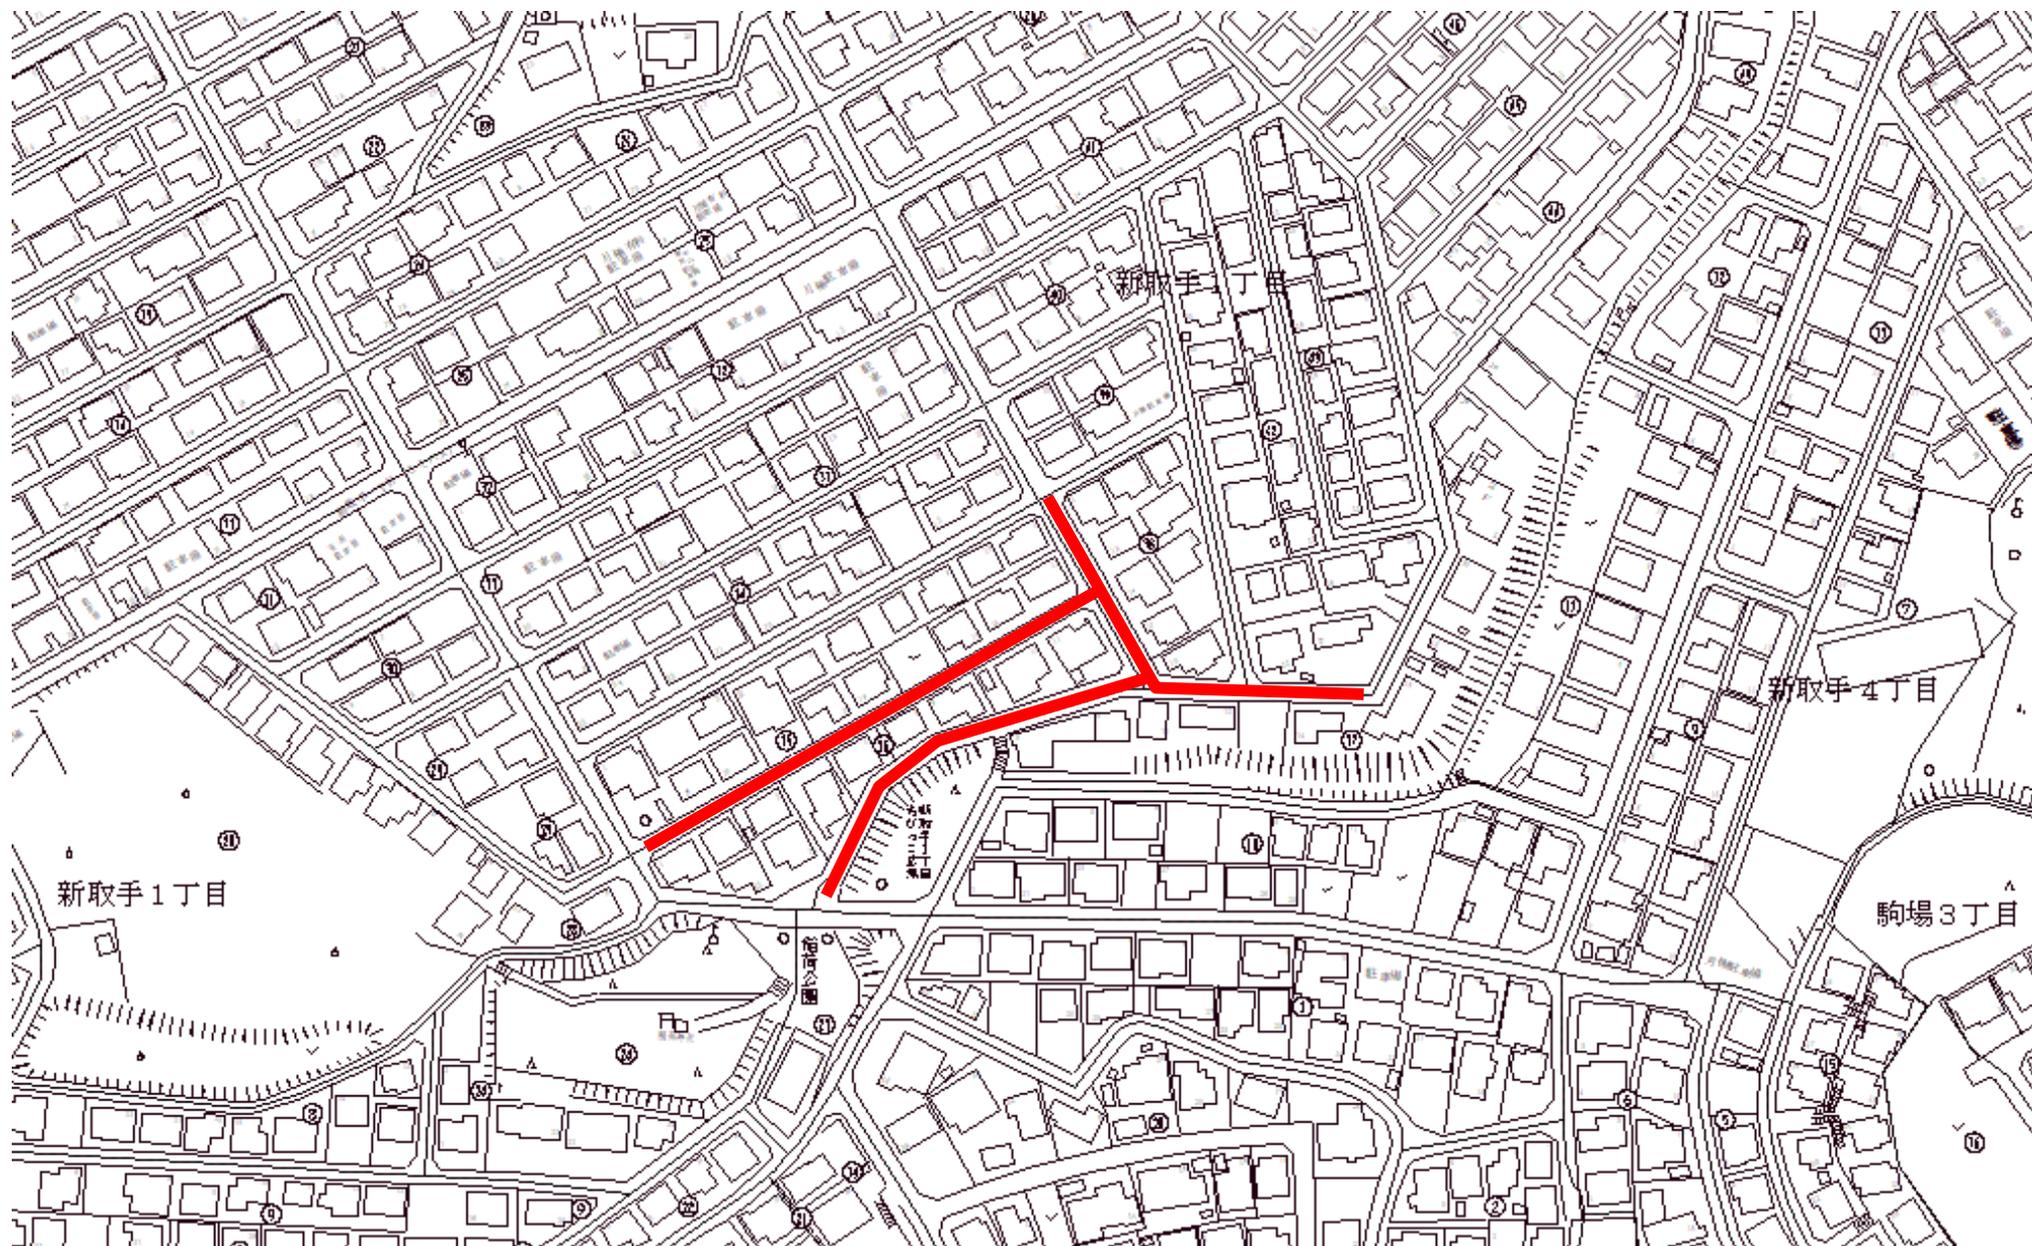


7国補第66-107号枝線工事

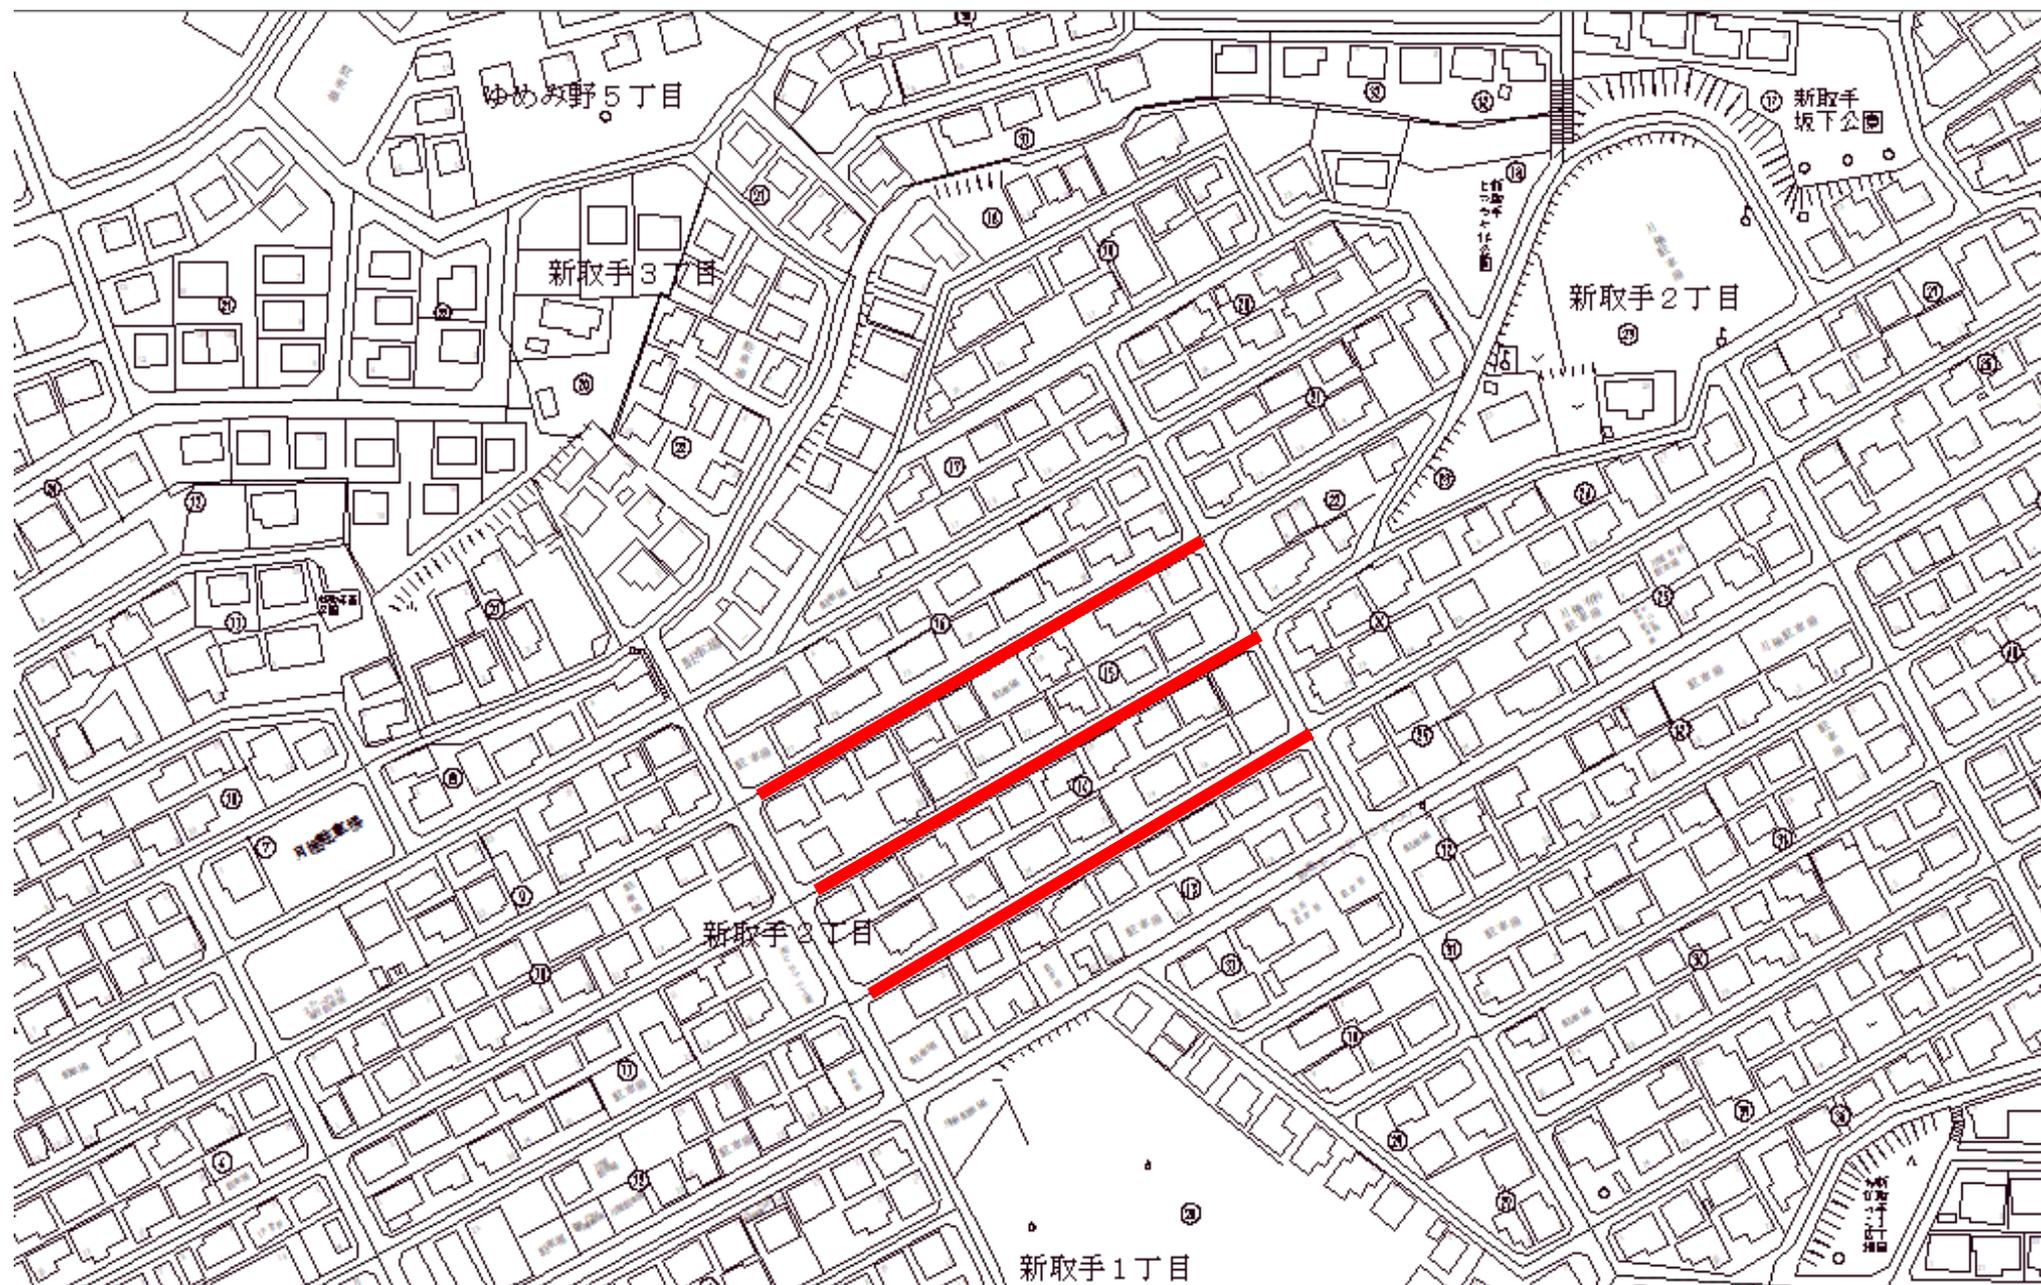


7国補第66-108号枝線工事

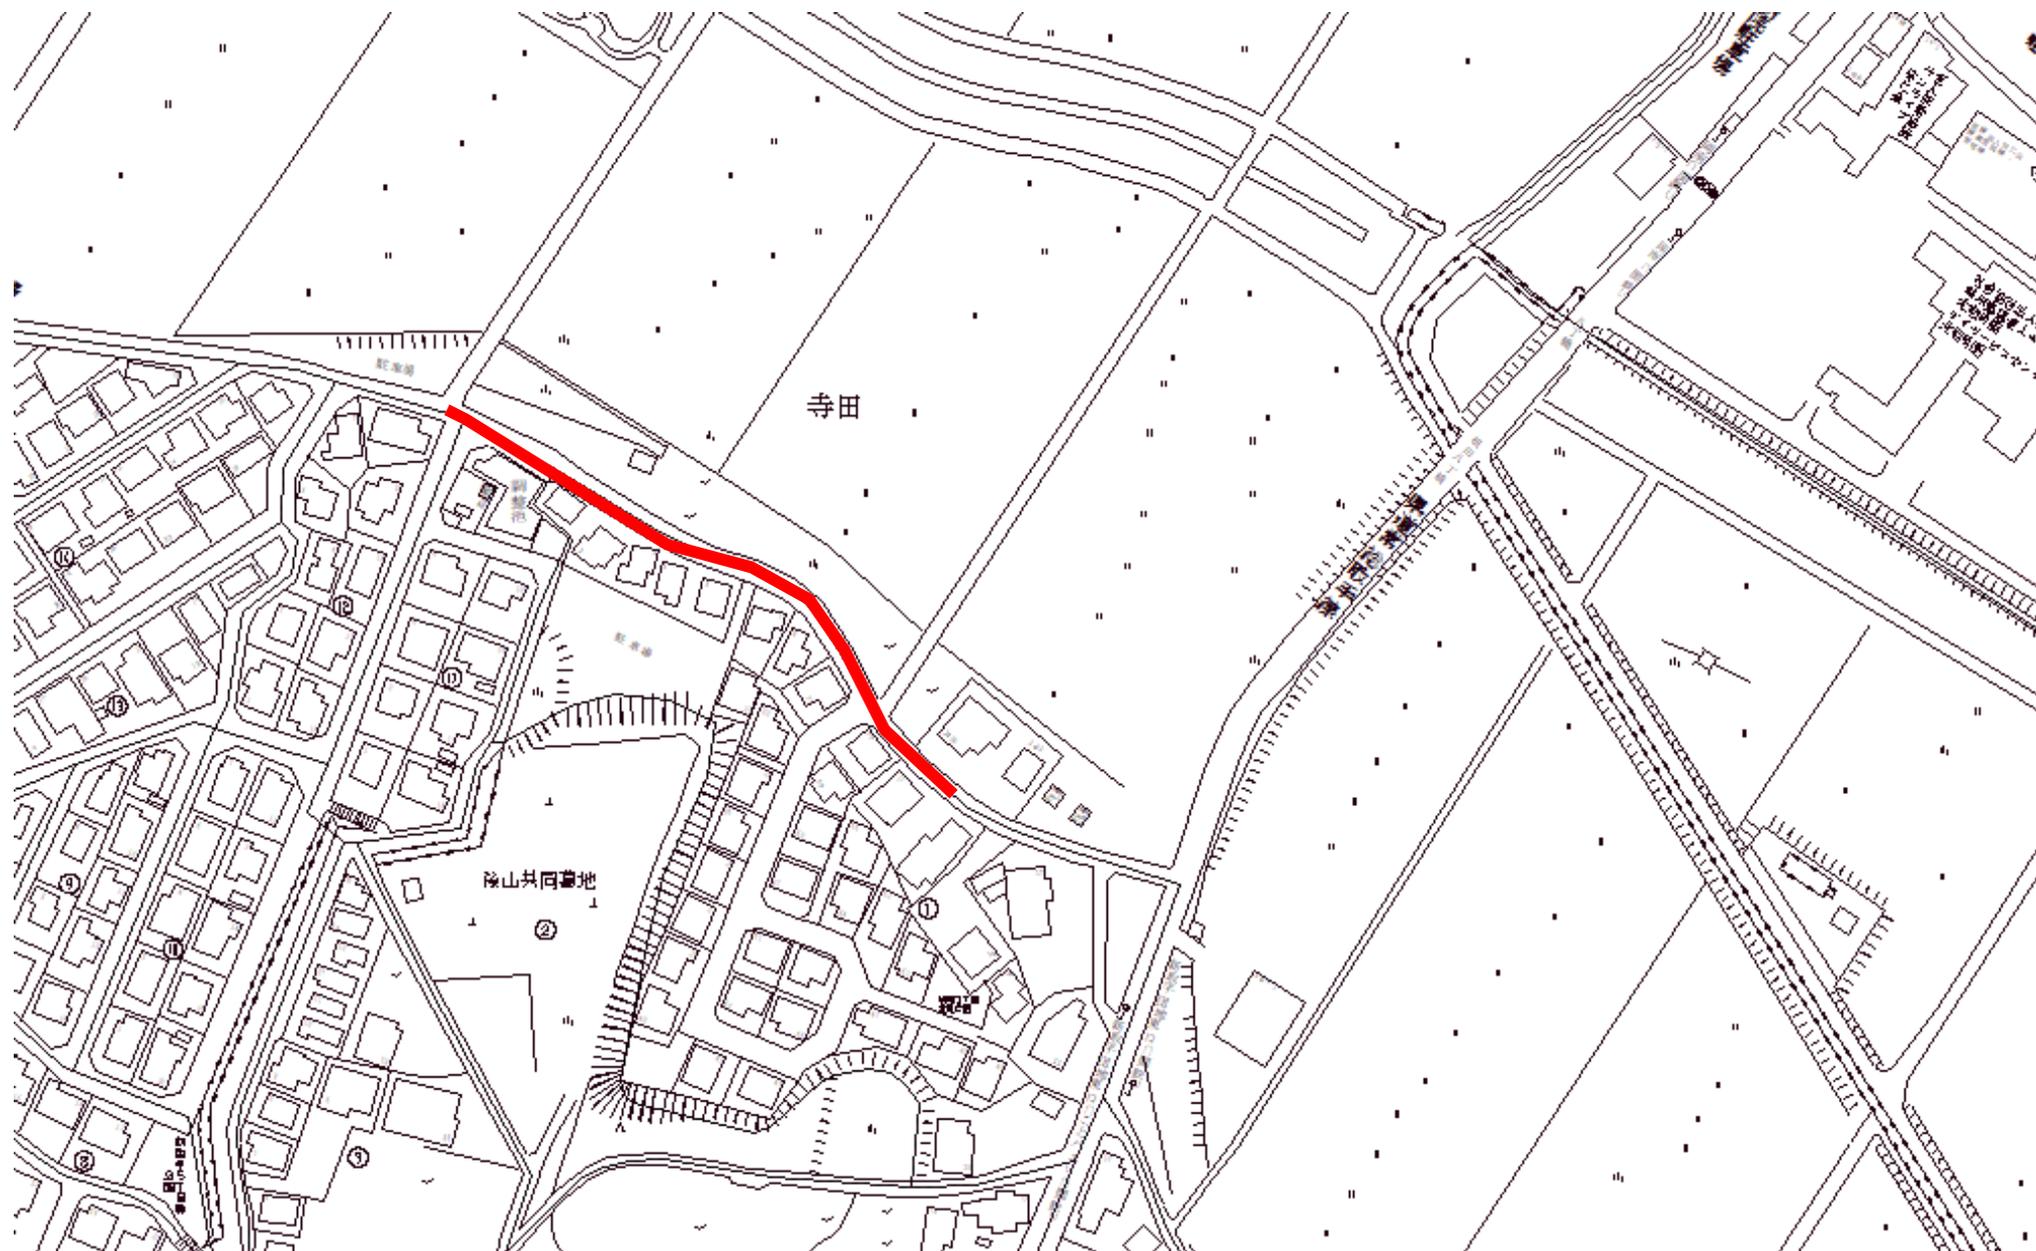


7国補第66-109号枝線工事 1/3

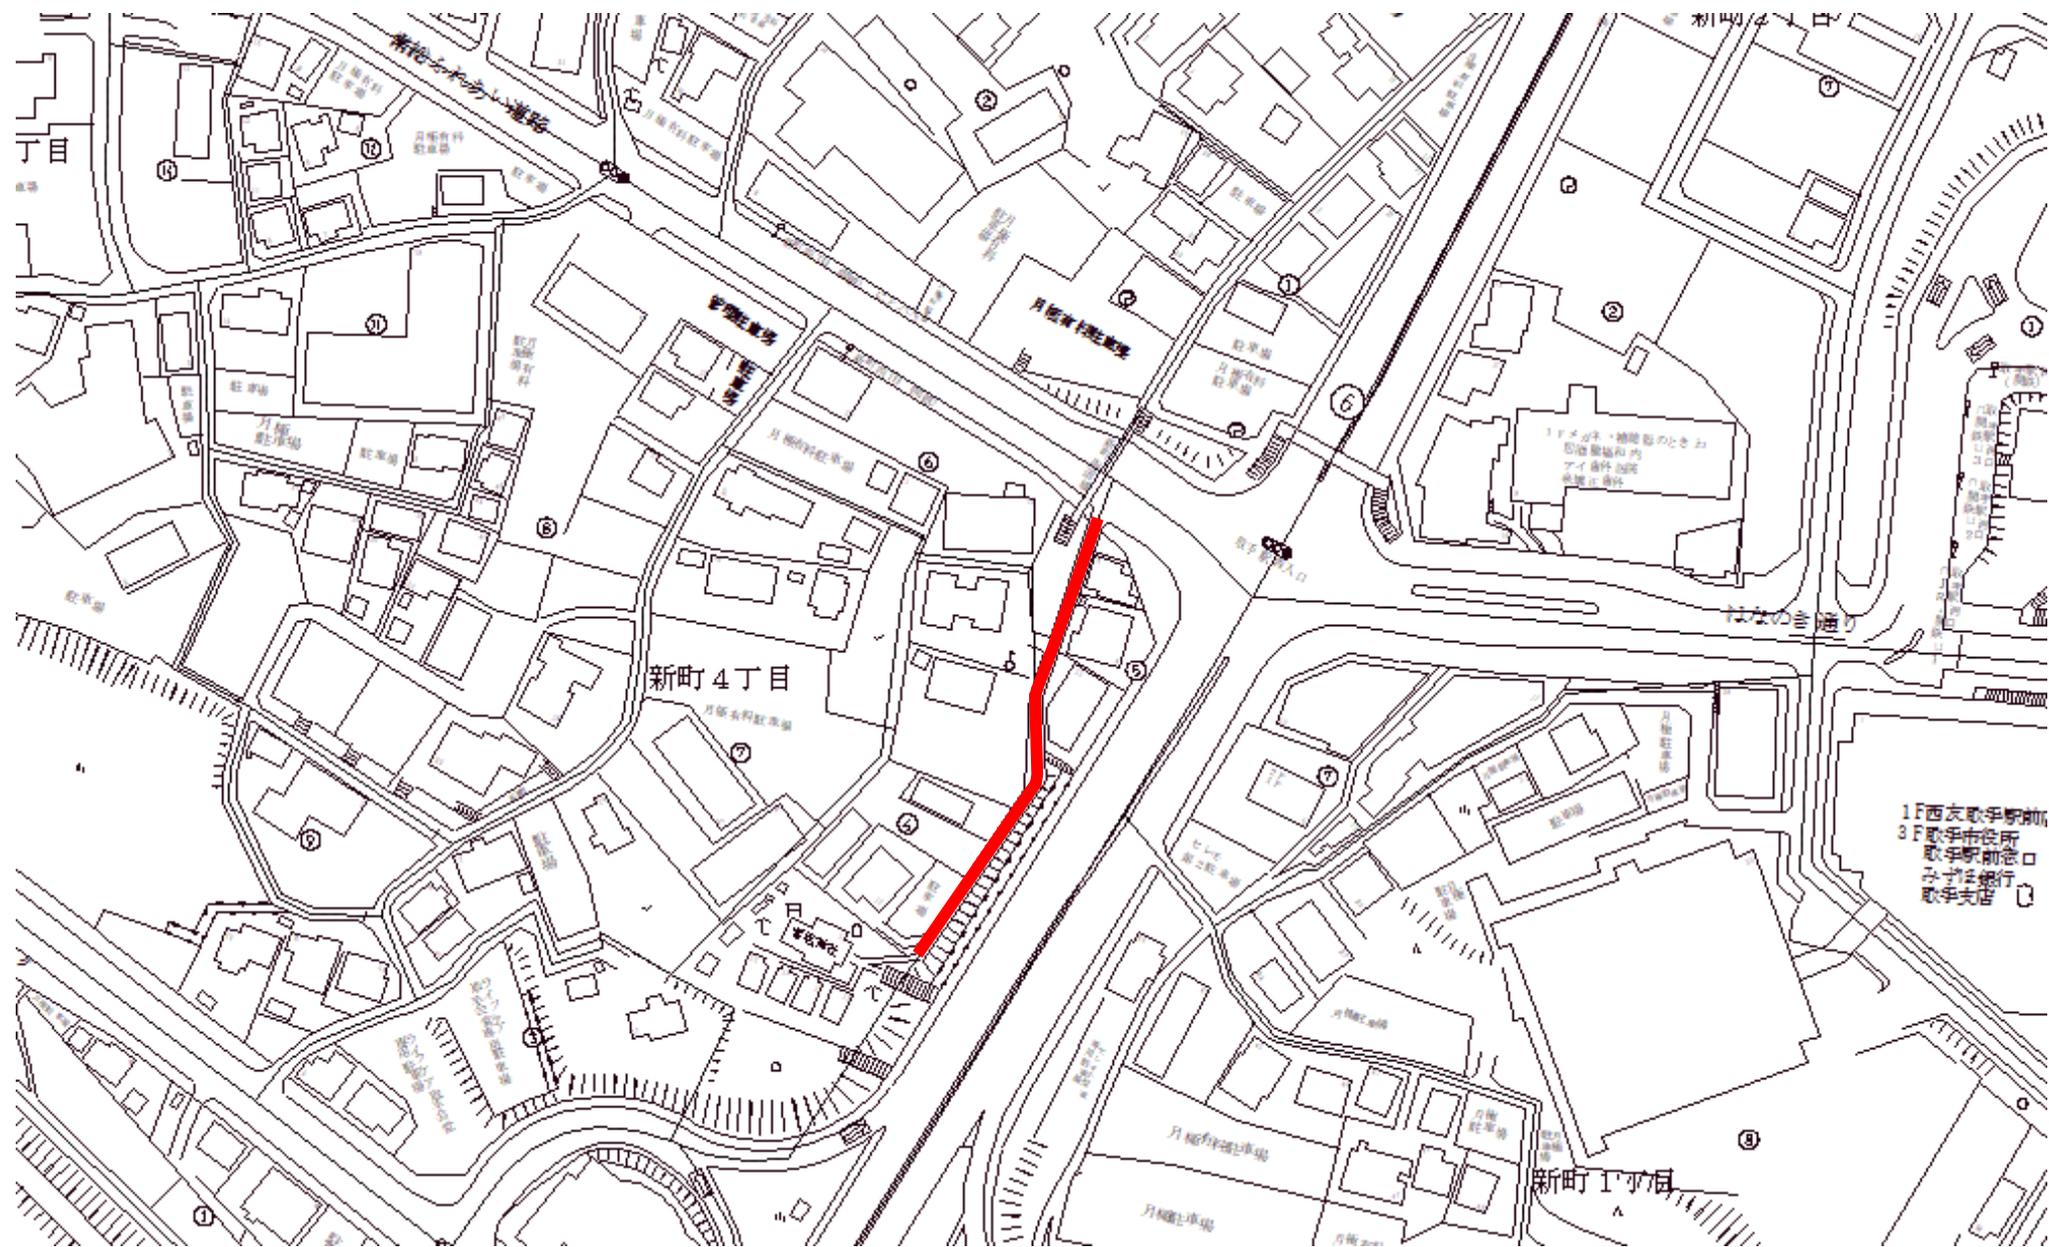


7国補第66-109号枝線工事 2/3

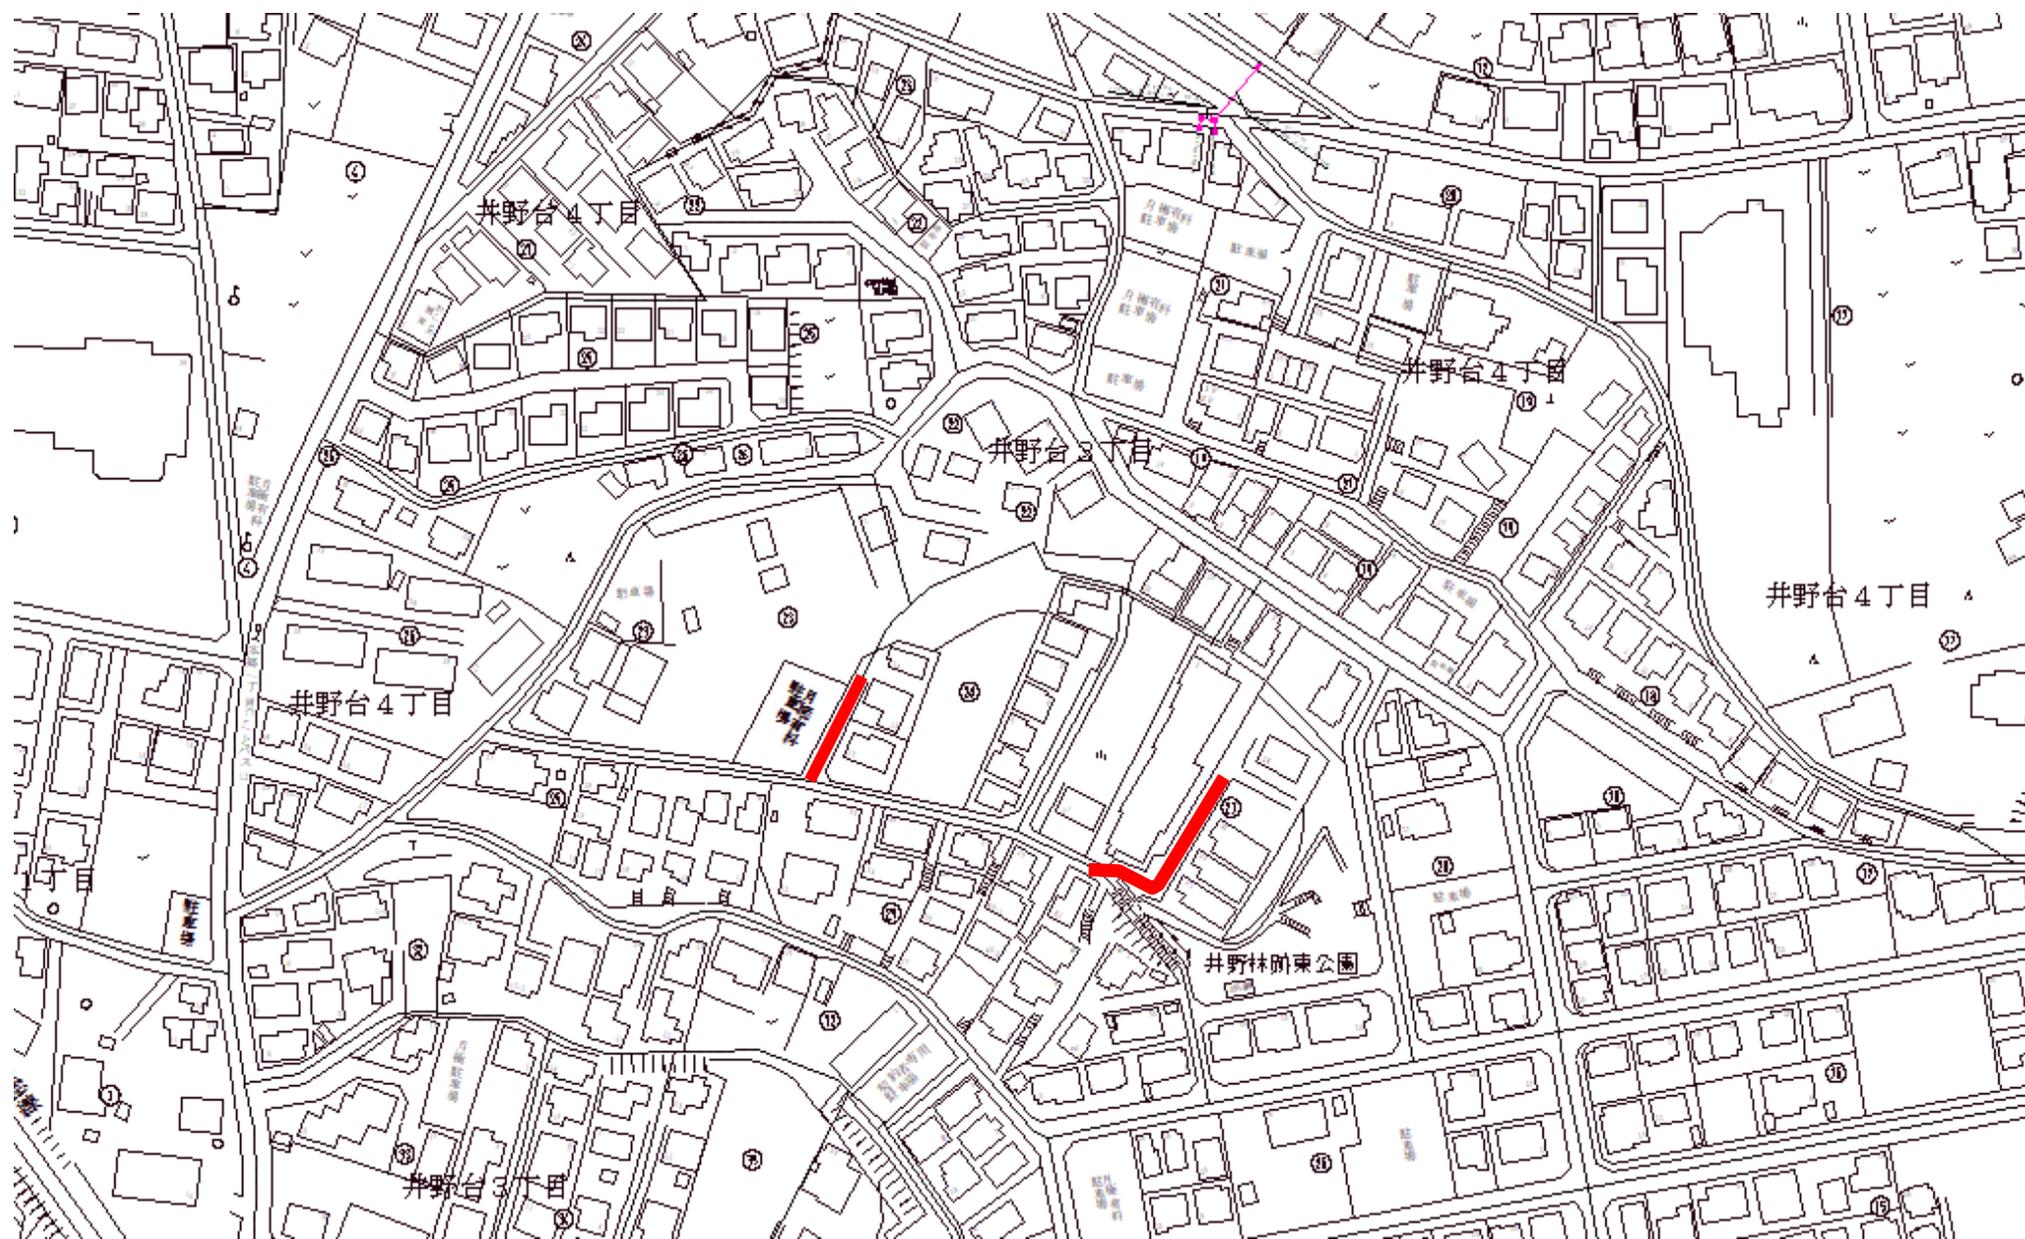


7国補第66-109号枝線工事 3/3

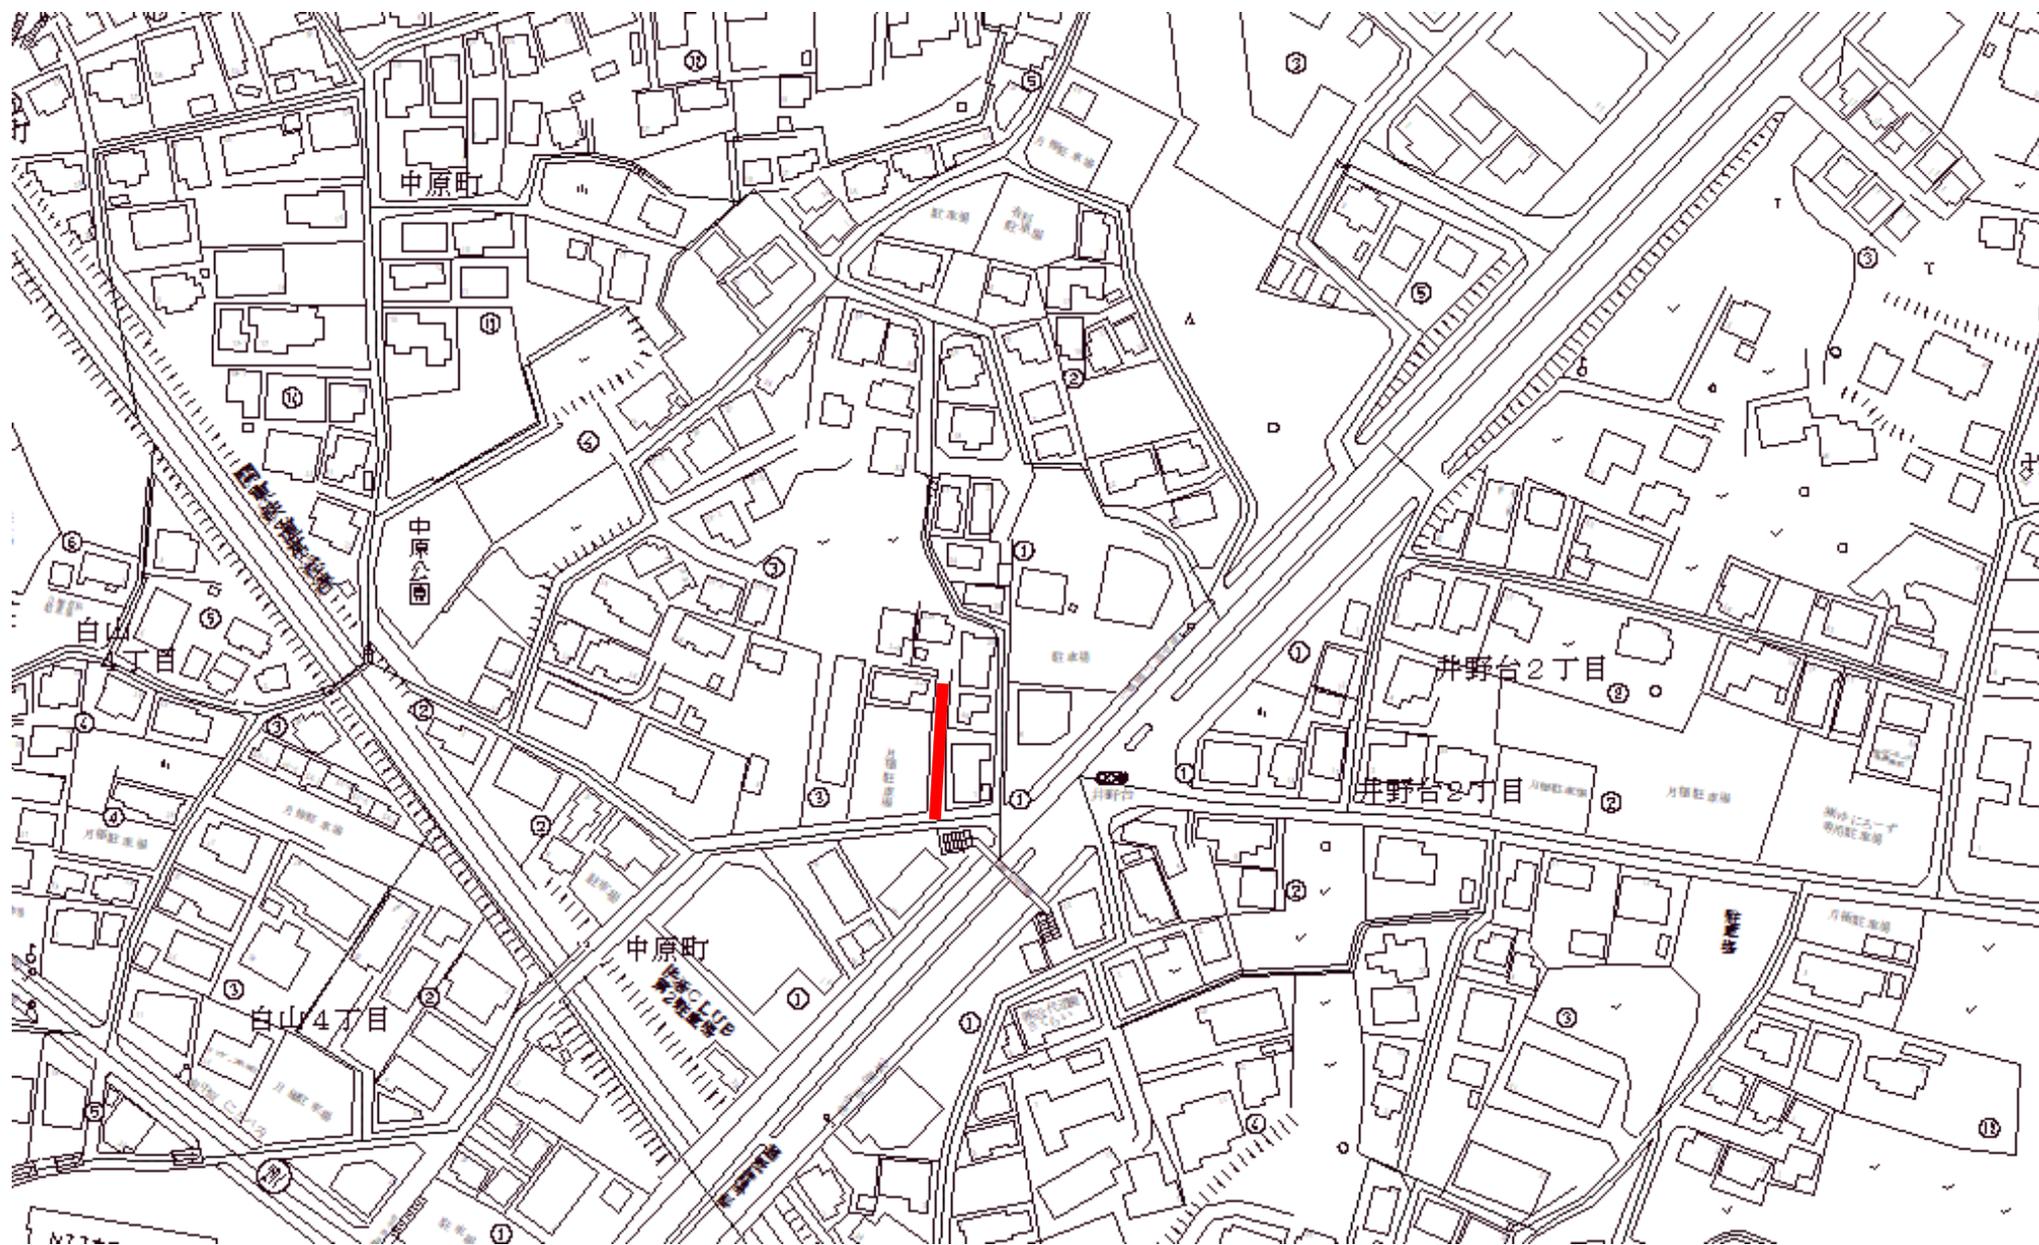

7单独第66-110号舗装復旧工事

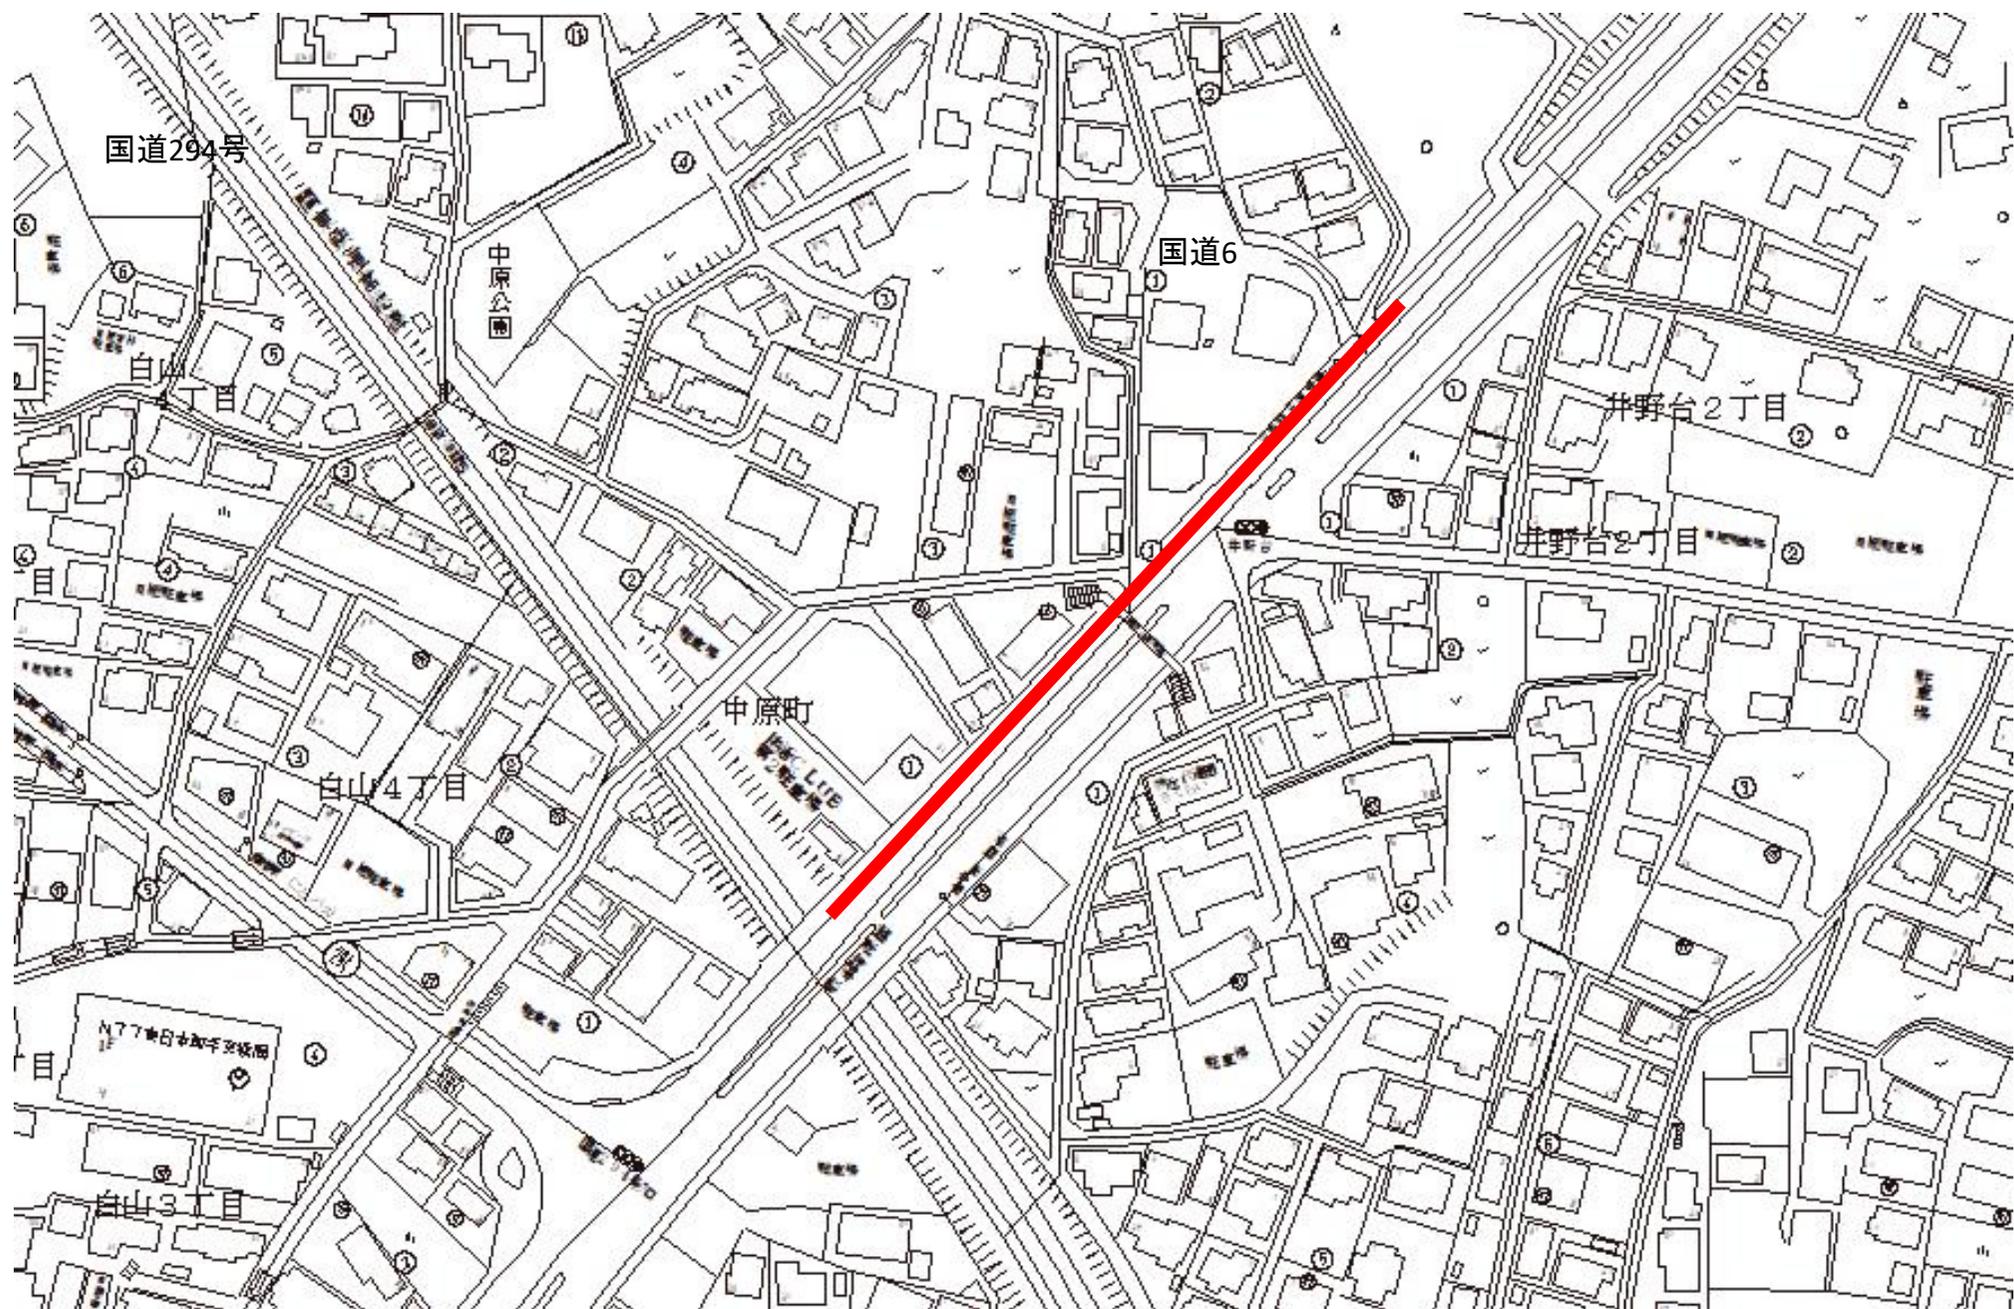

7単独第66-111号舗装復旧工事 1/2

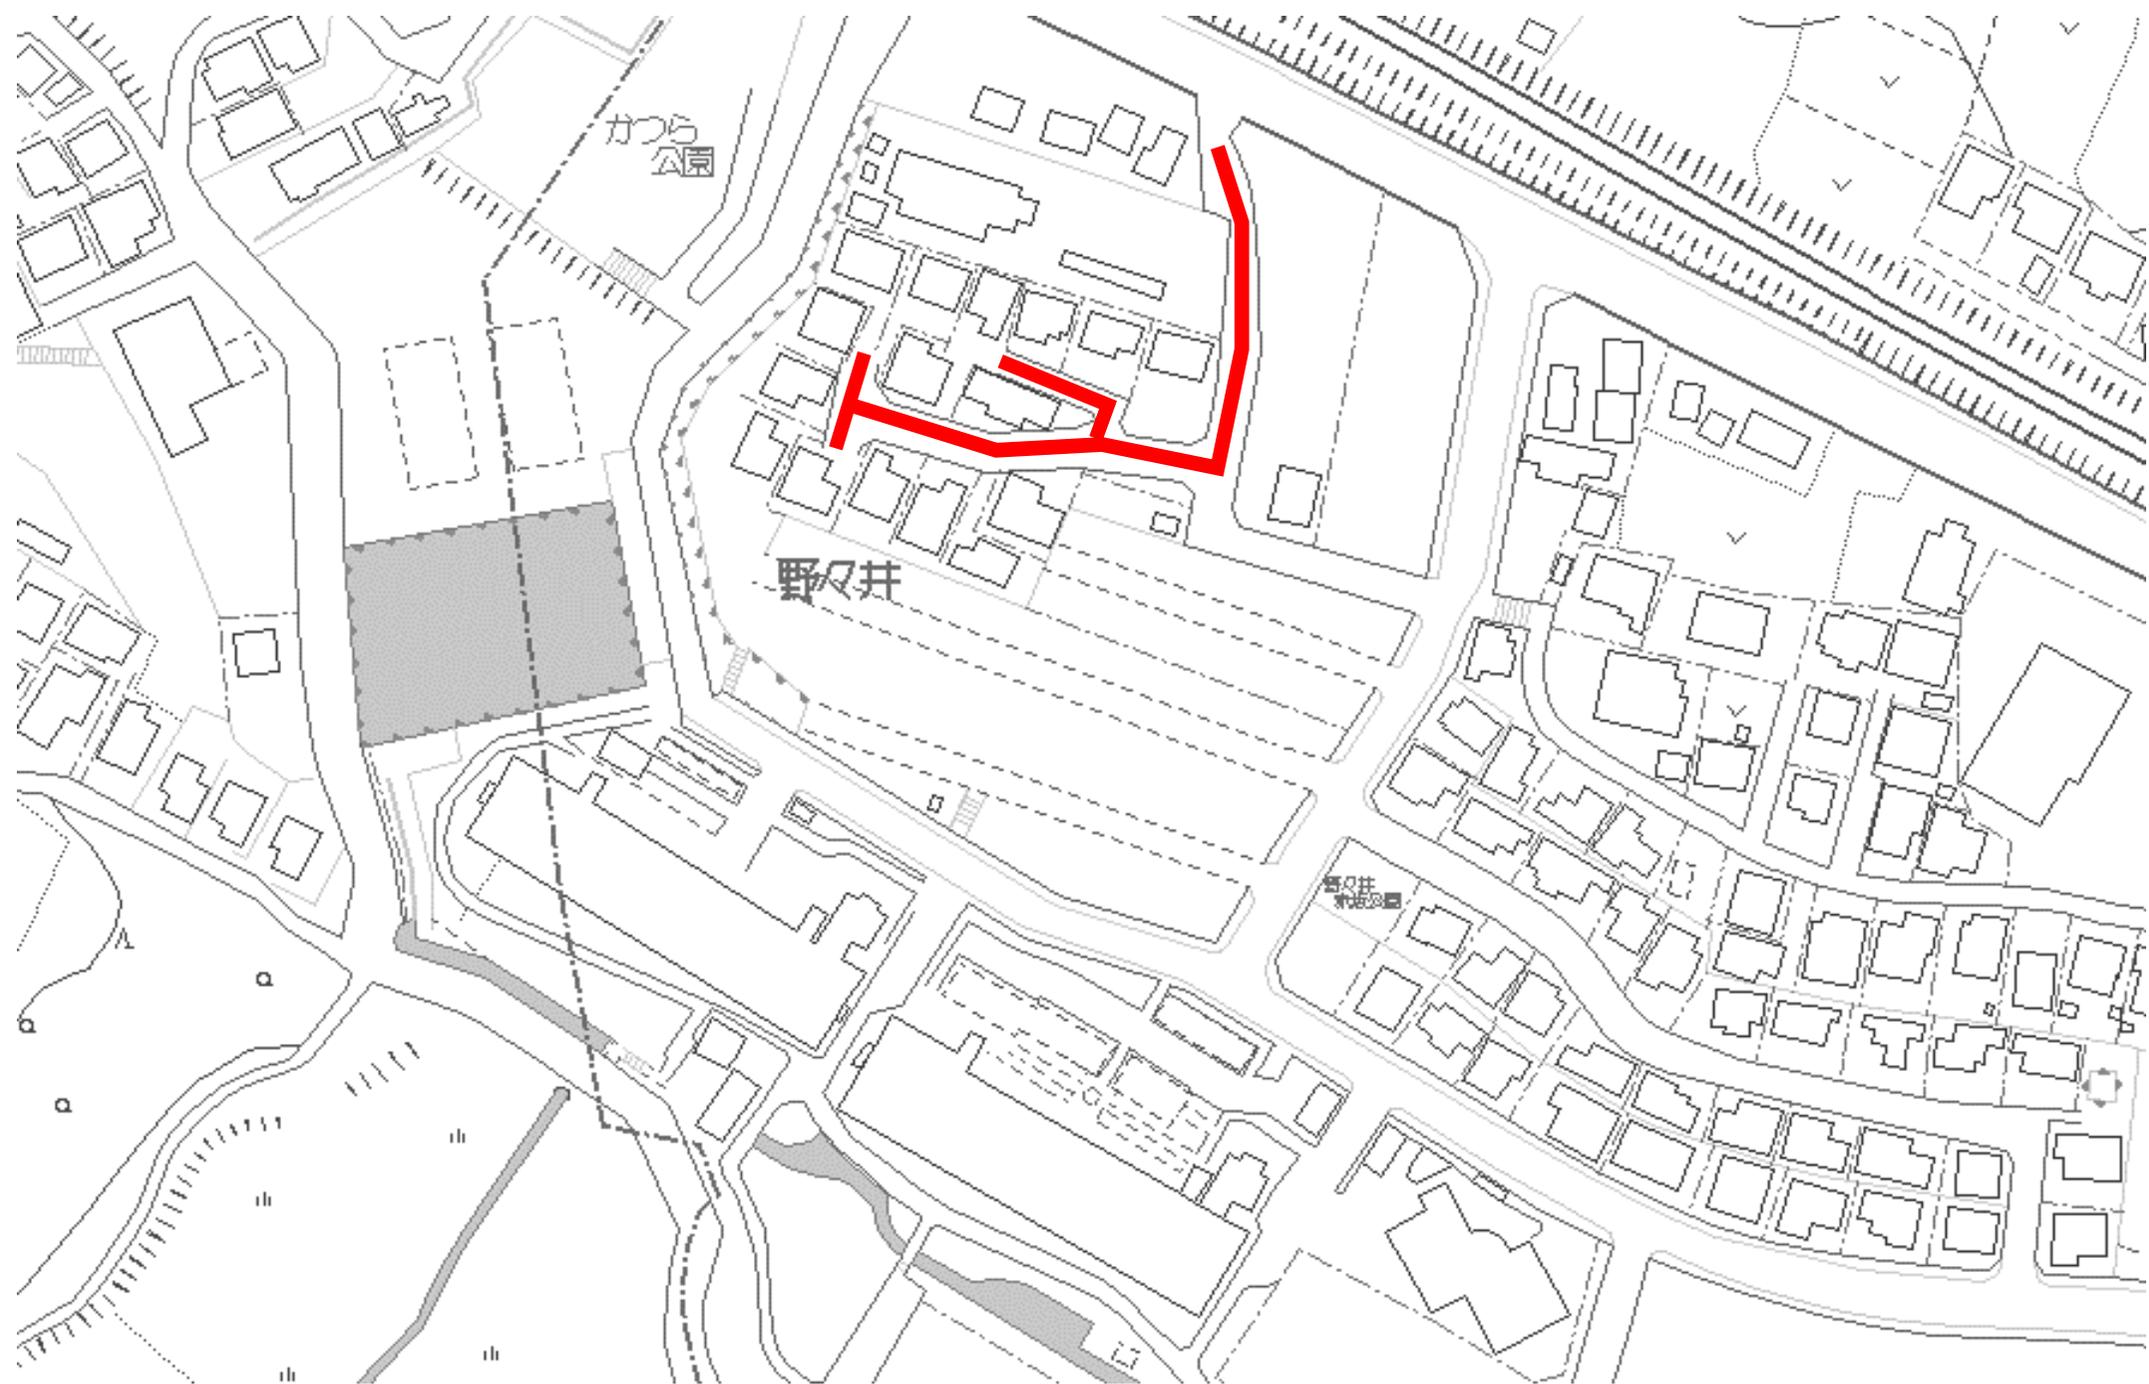

7单独第66-111号舗装復旧工事 2/2




7单独第66-112号舗装復旧工事




7国補第66-113号舗装復旧工事




7单独第66-114号舗装復旧工事

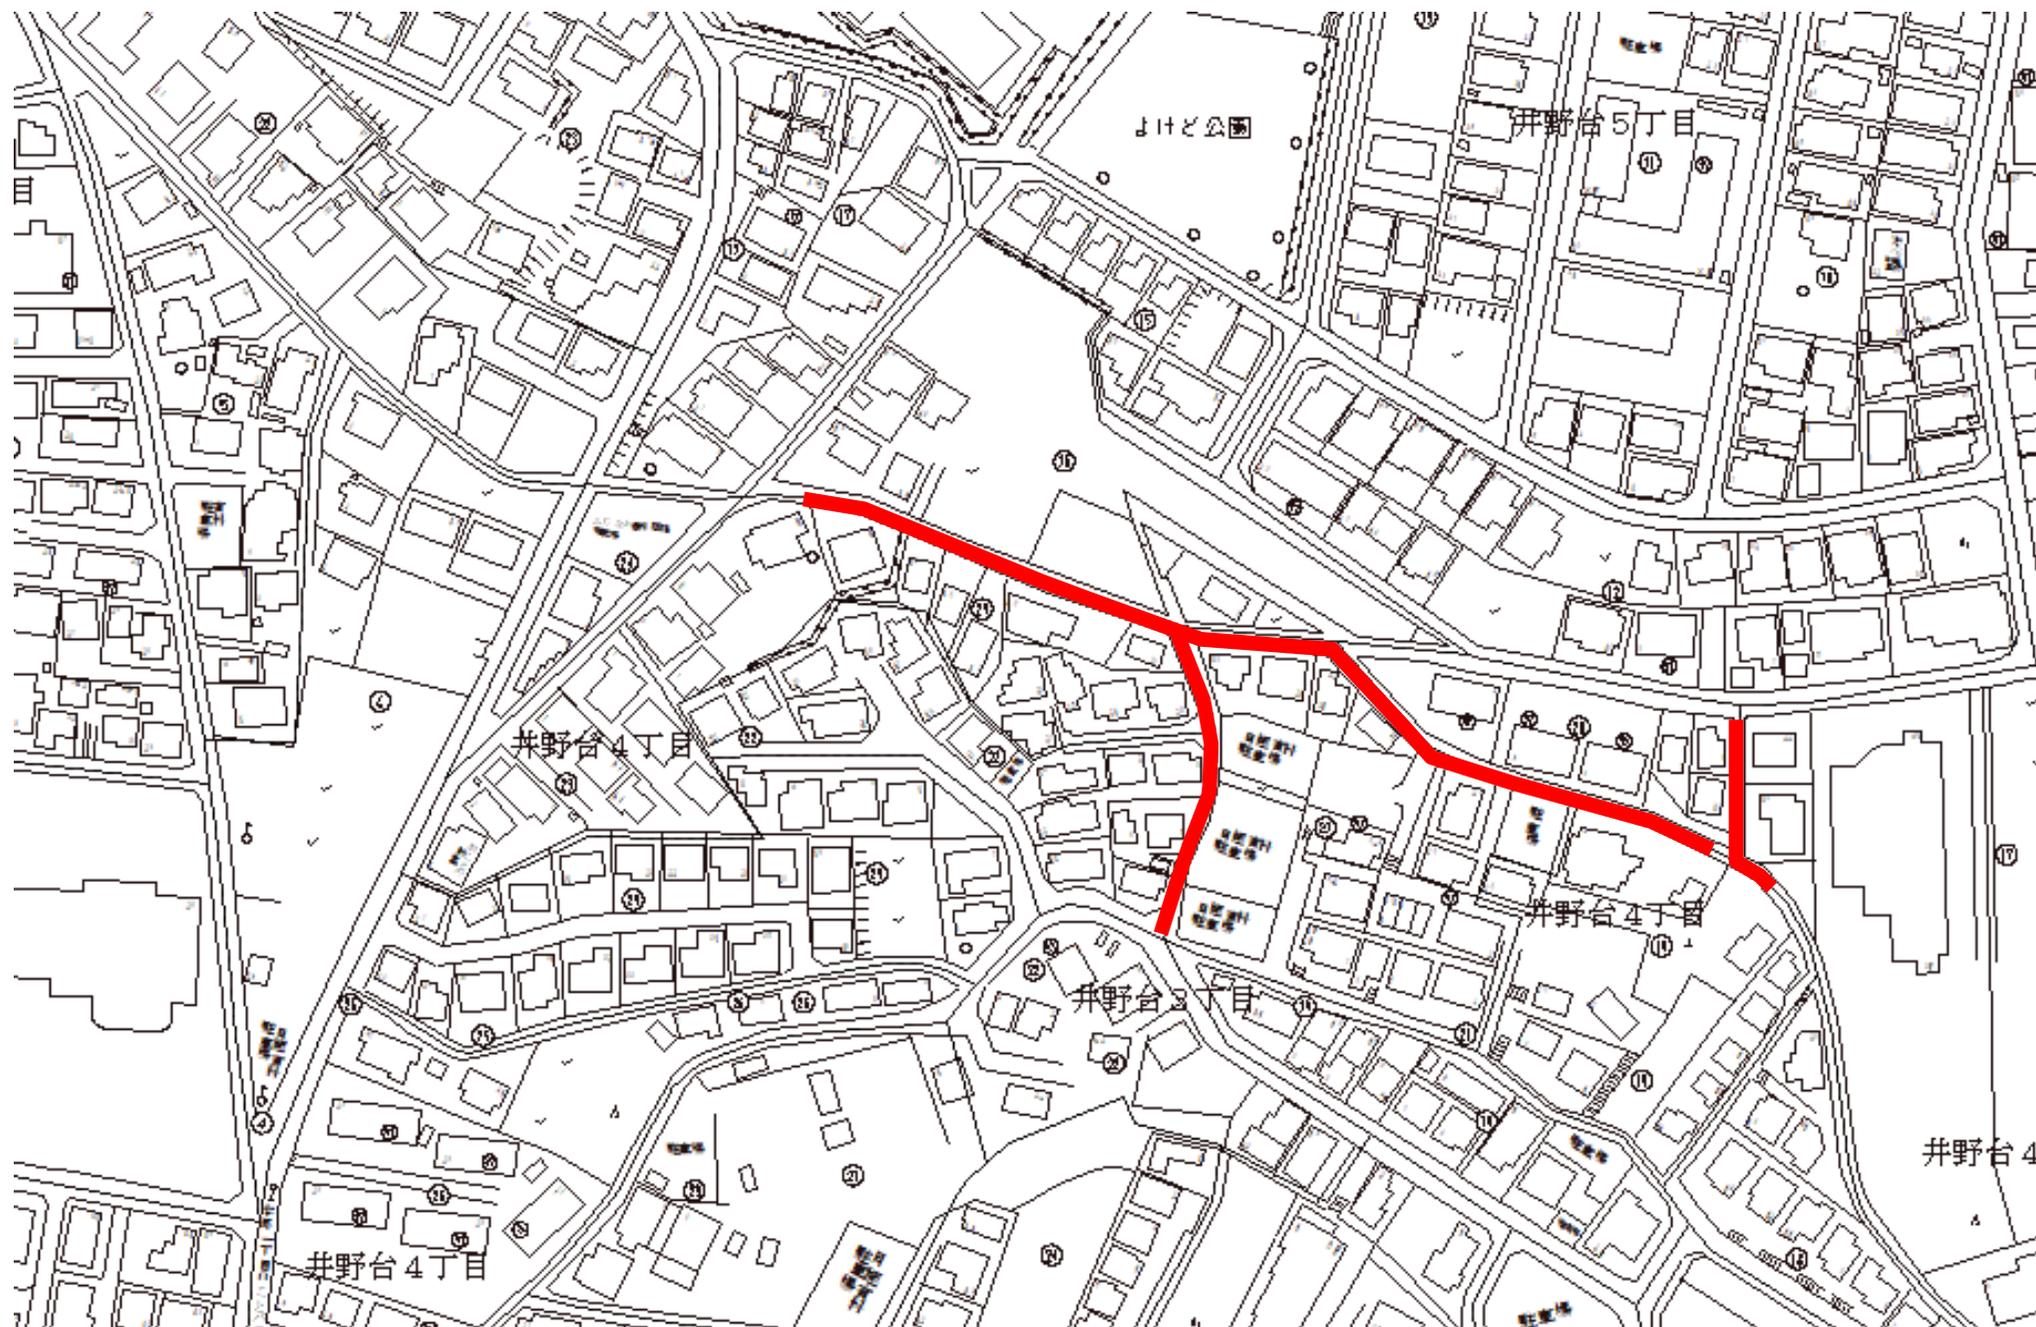


7国補第66-115号舗装復旧工事

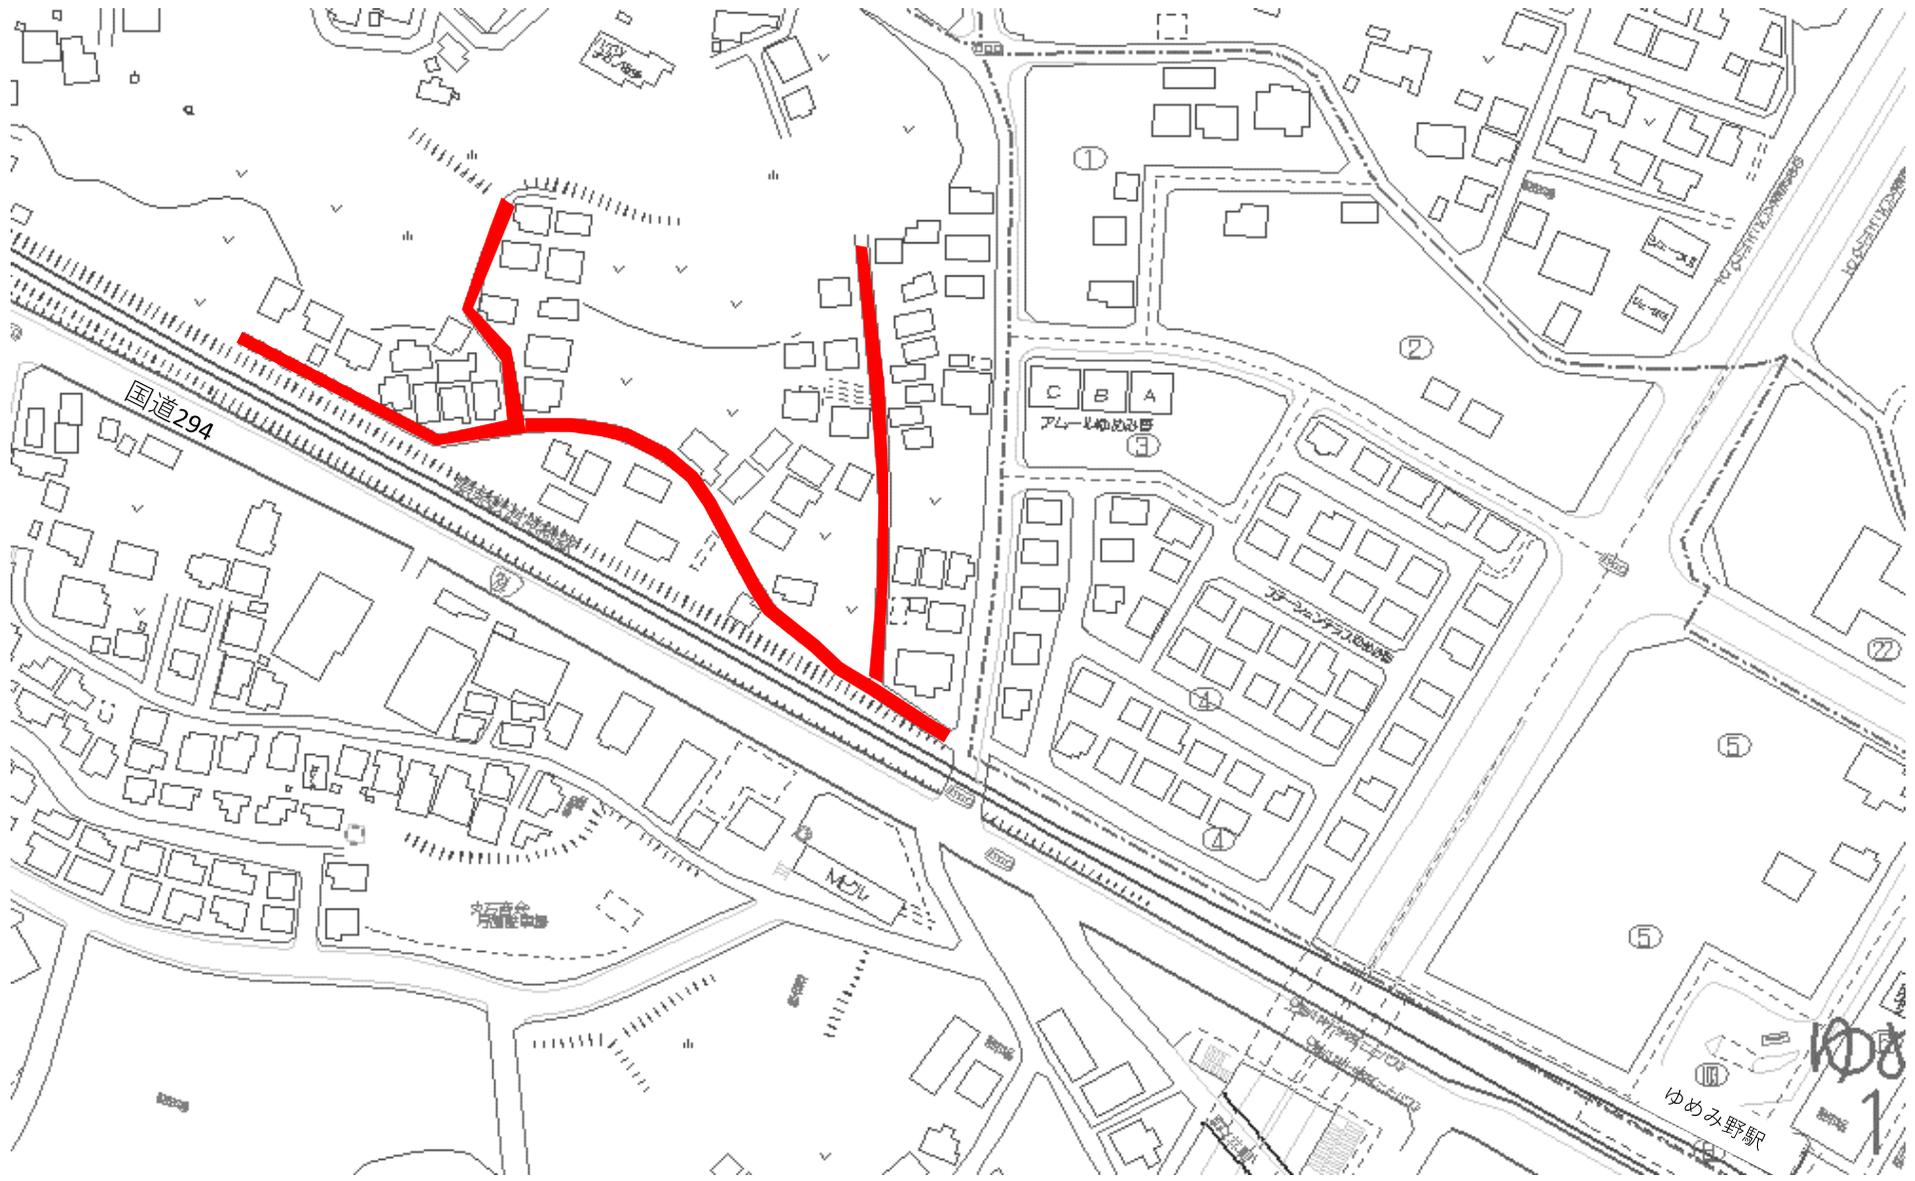


7单独第66-116号舗装復旧工事

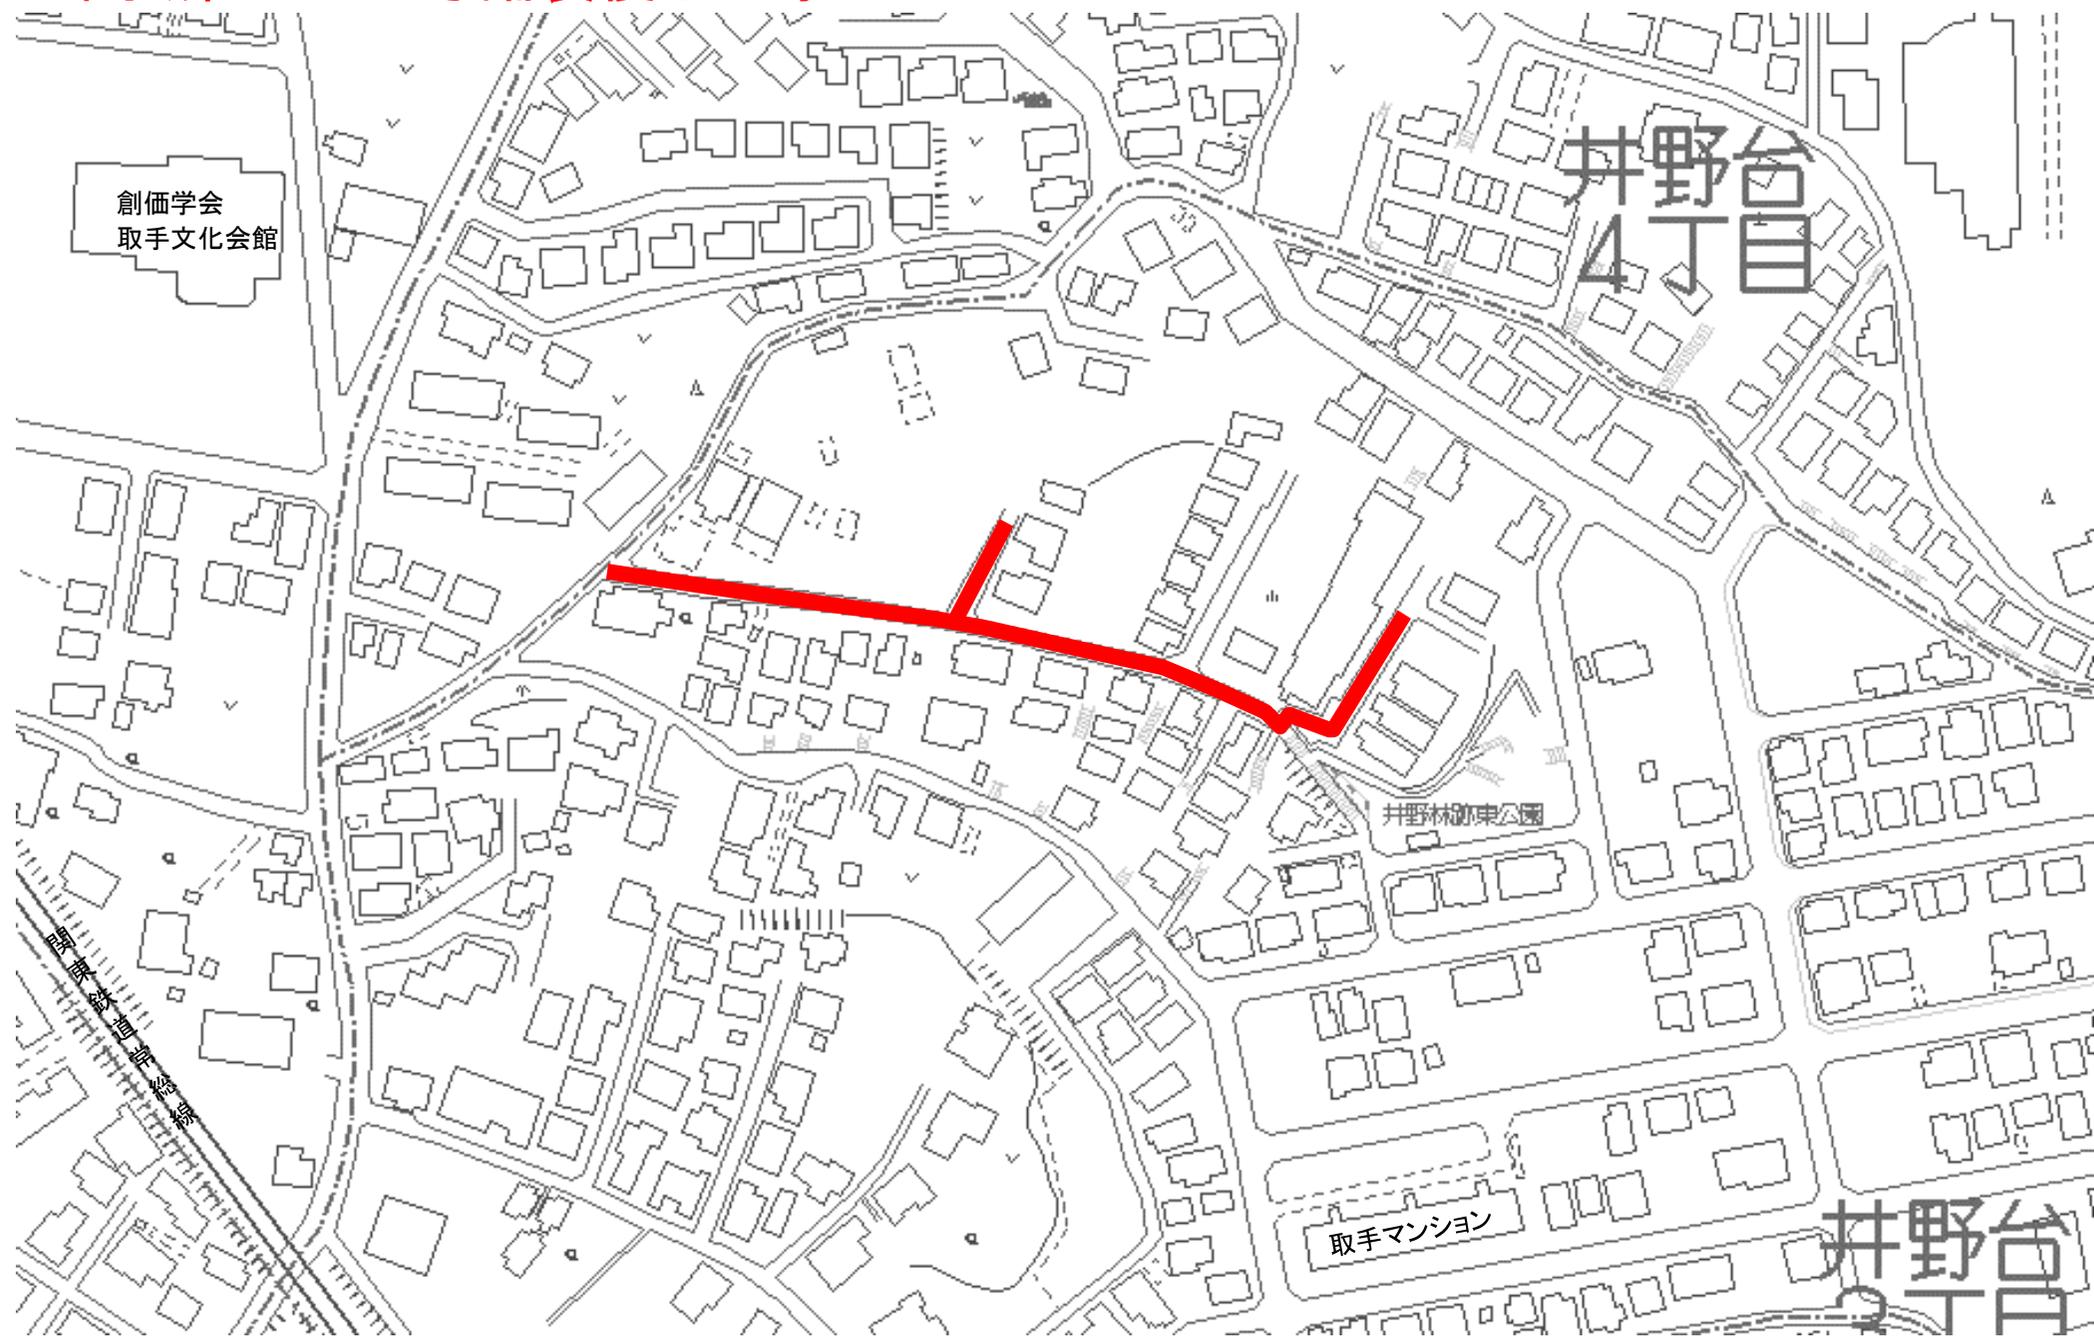


7国補第66-201号枝線工事

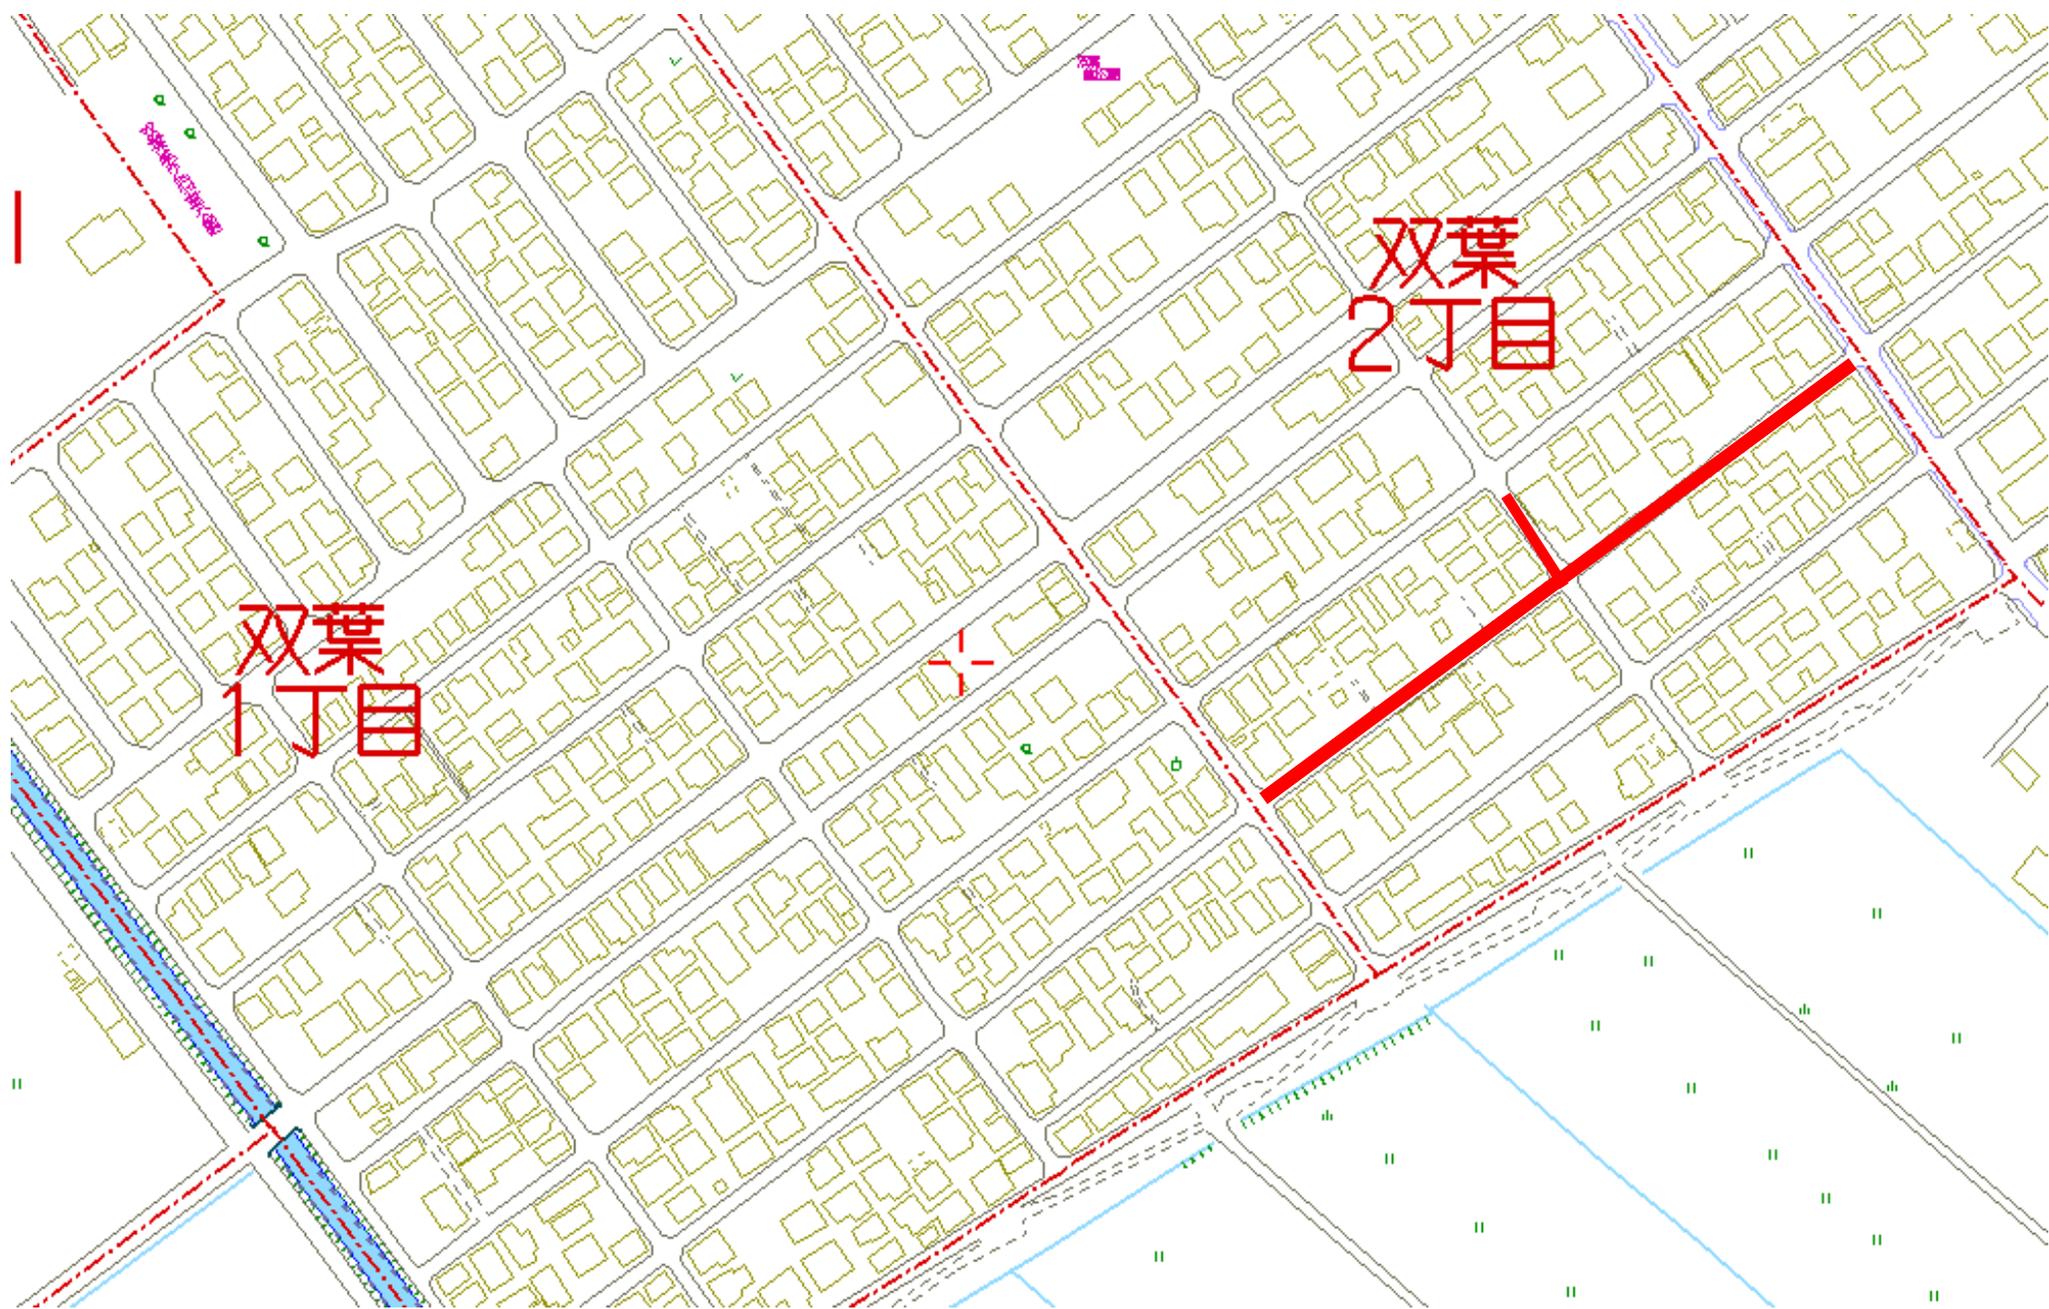


7国補第66-202号枝線工事

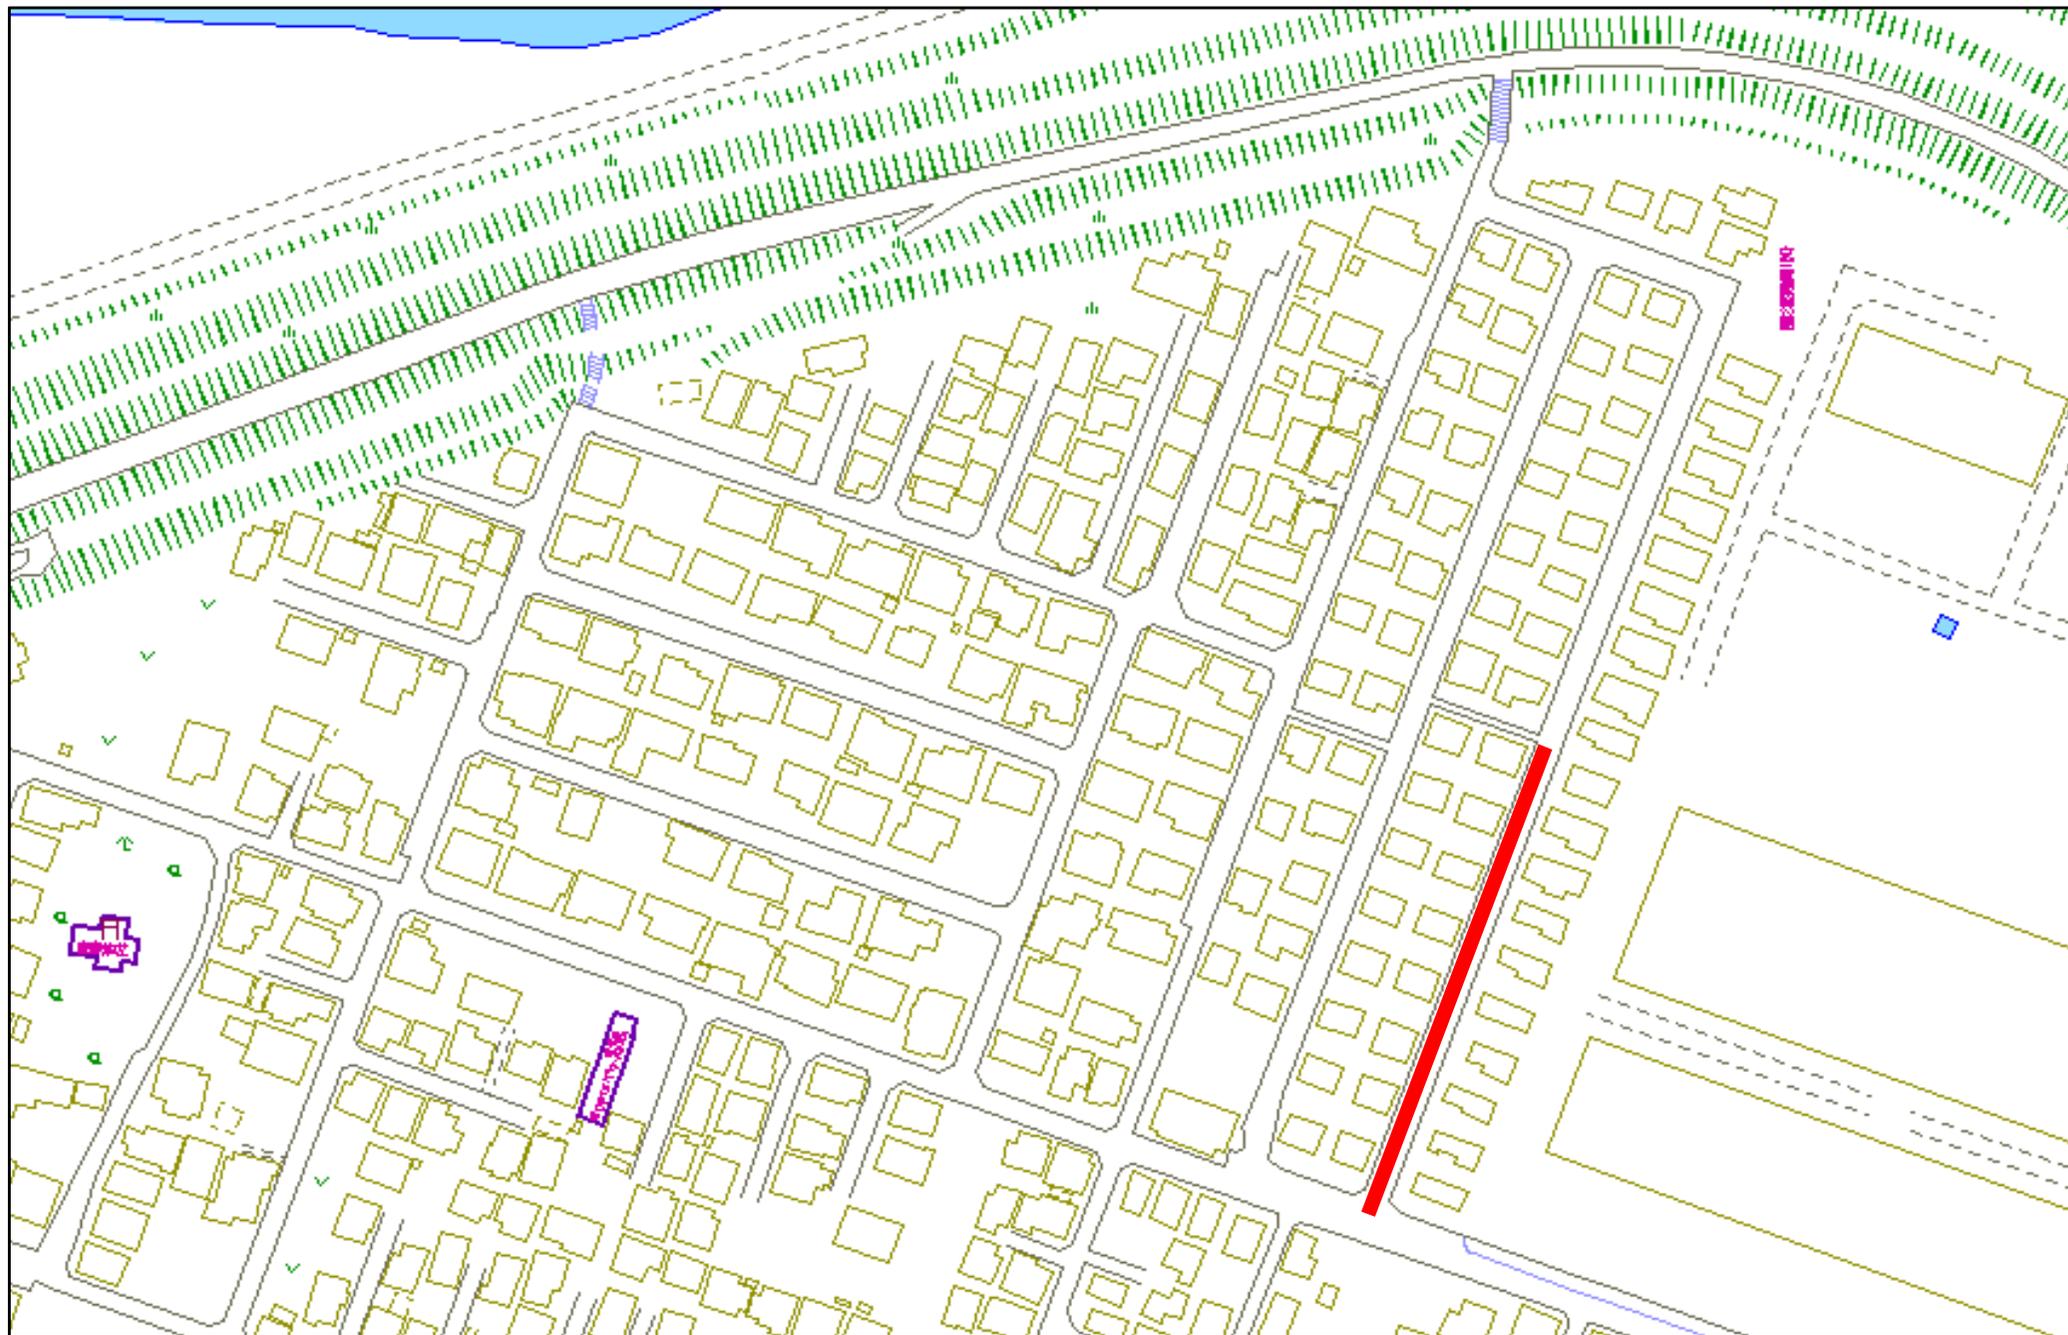


7国補第66-203号舗装復旧工事

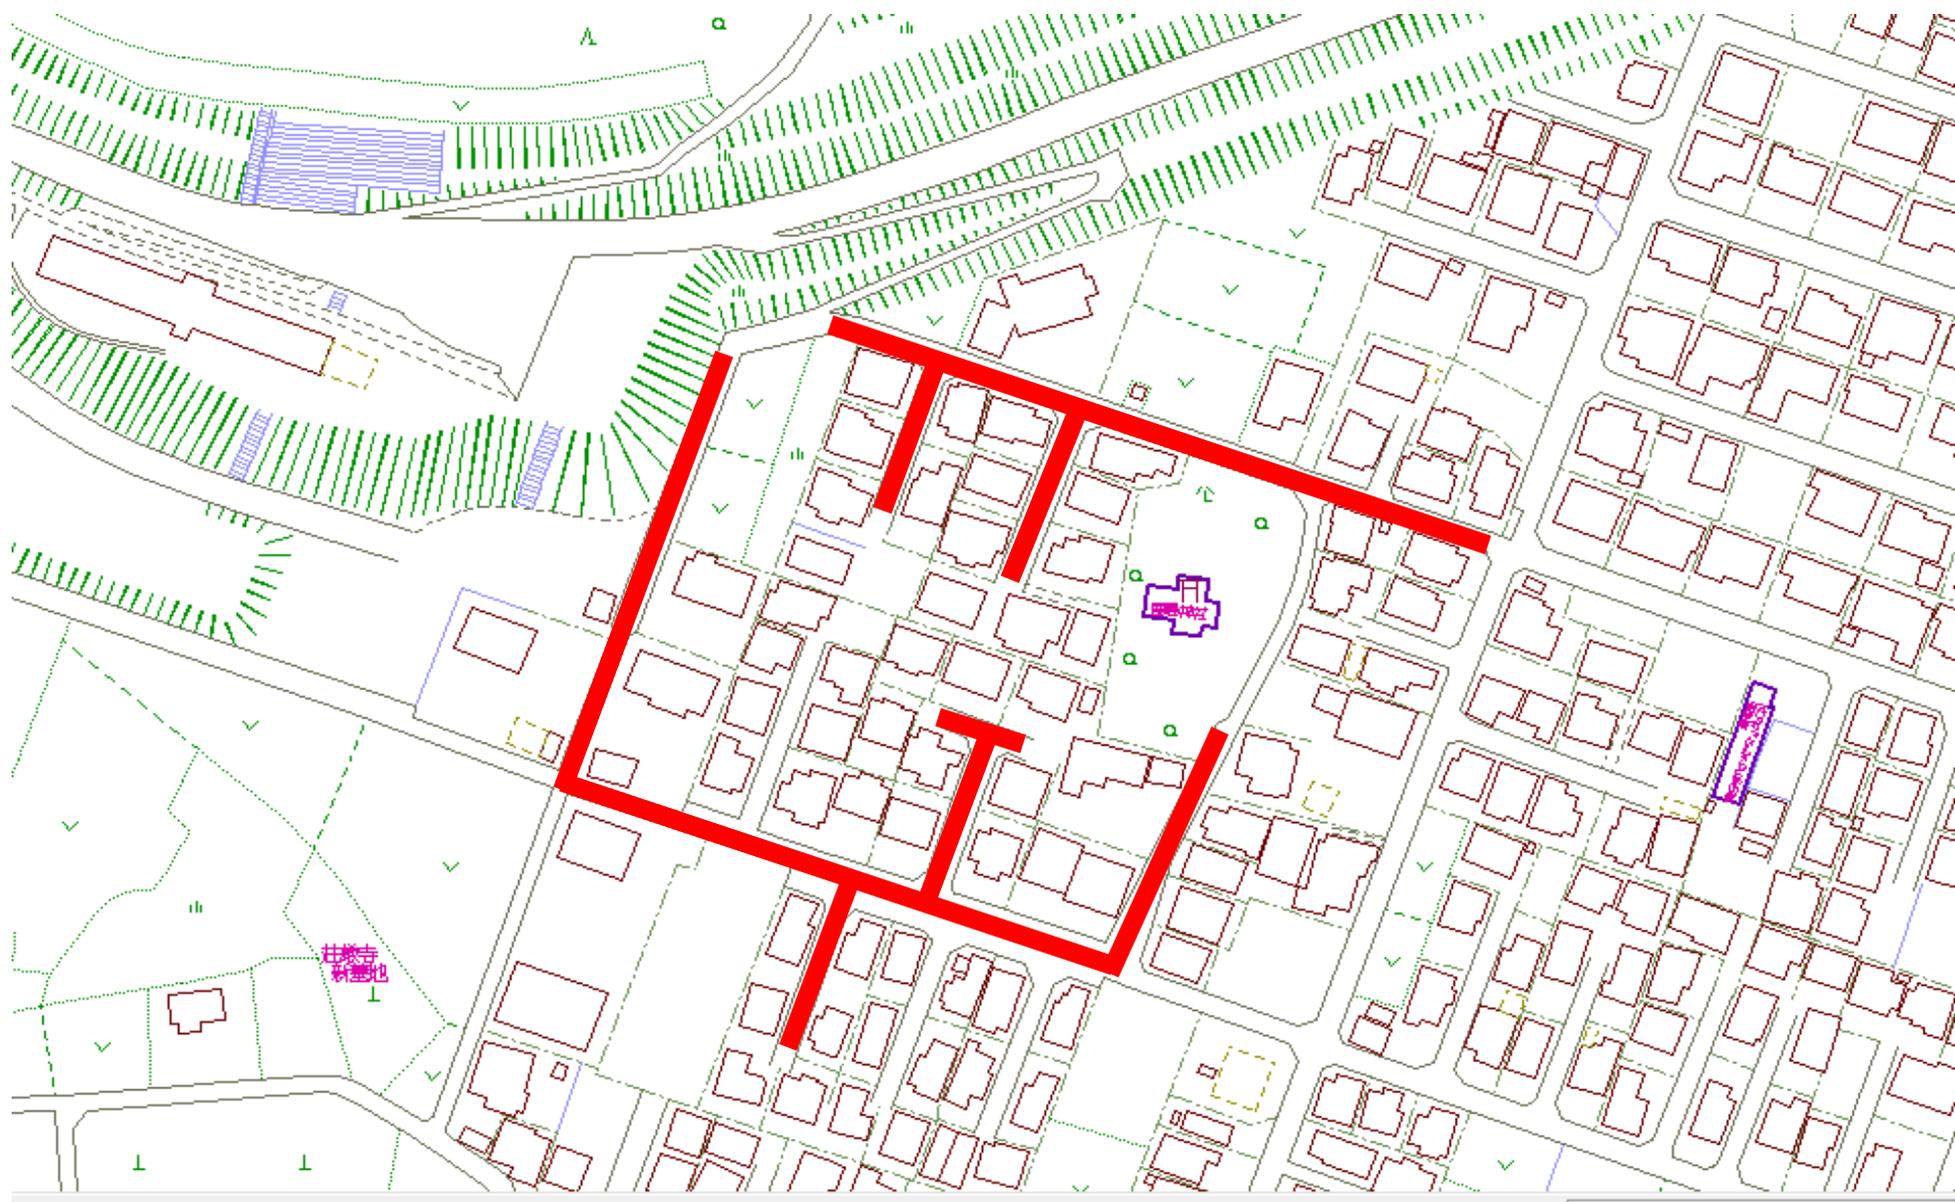


7国補第66-204号舗装復旧工事

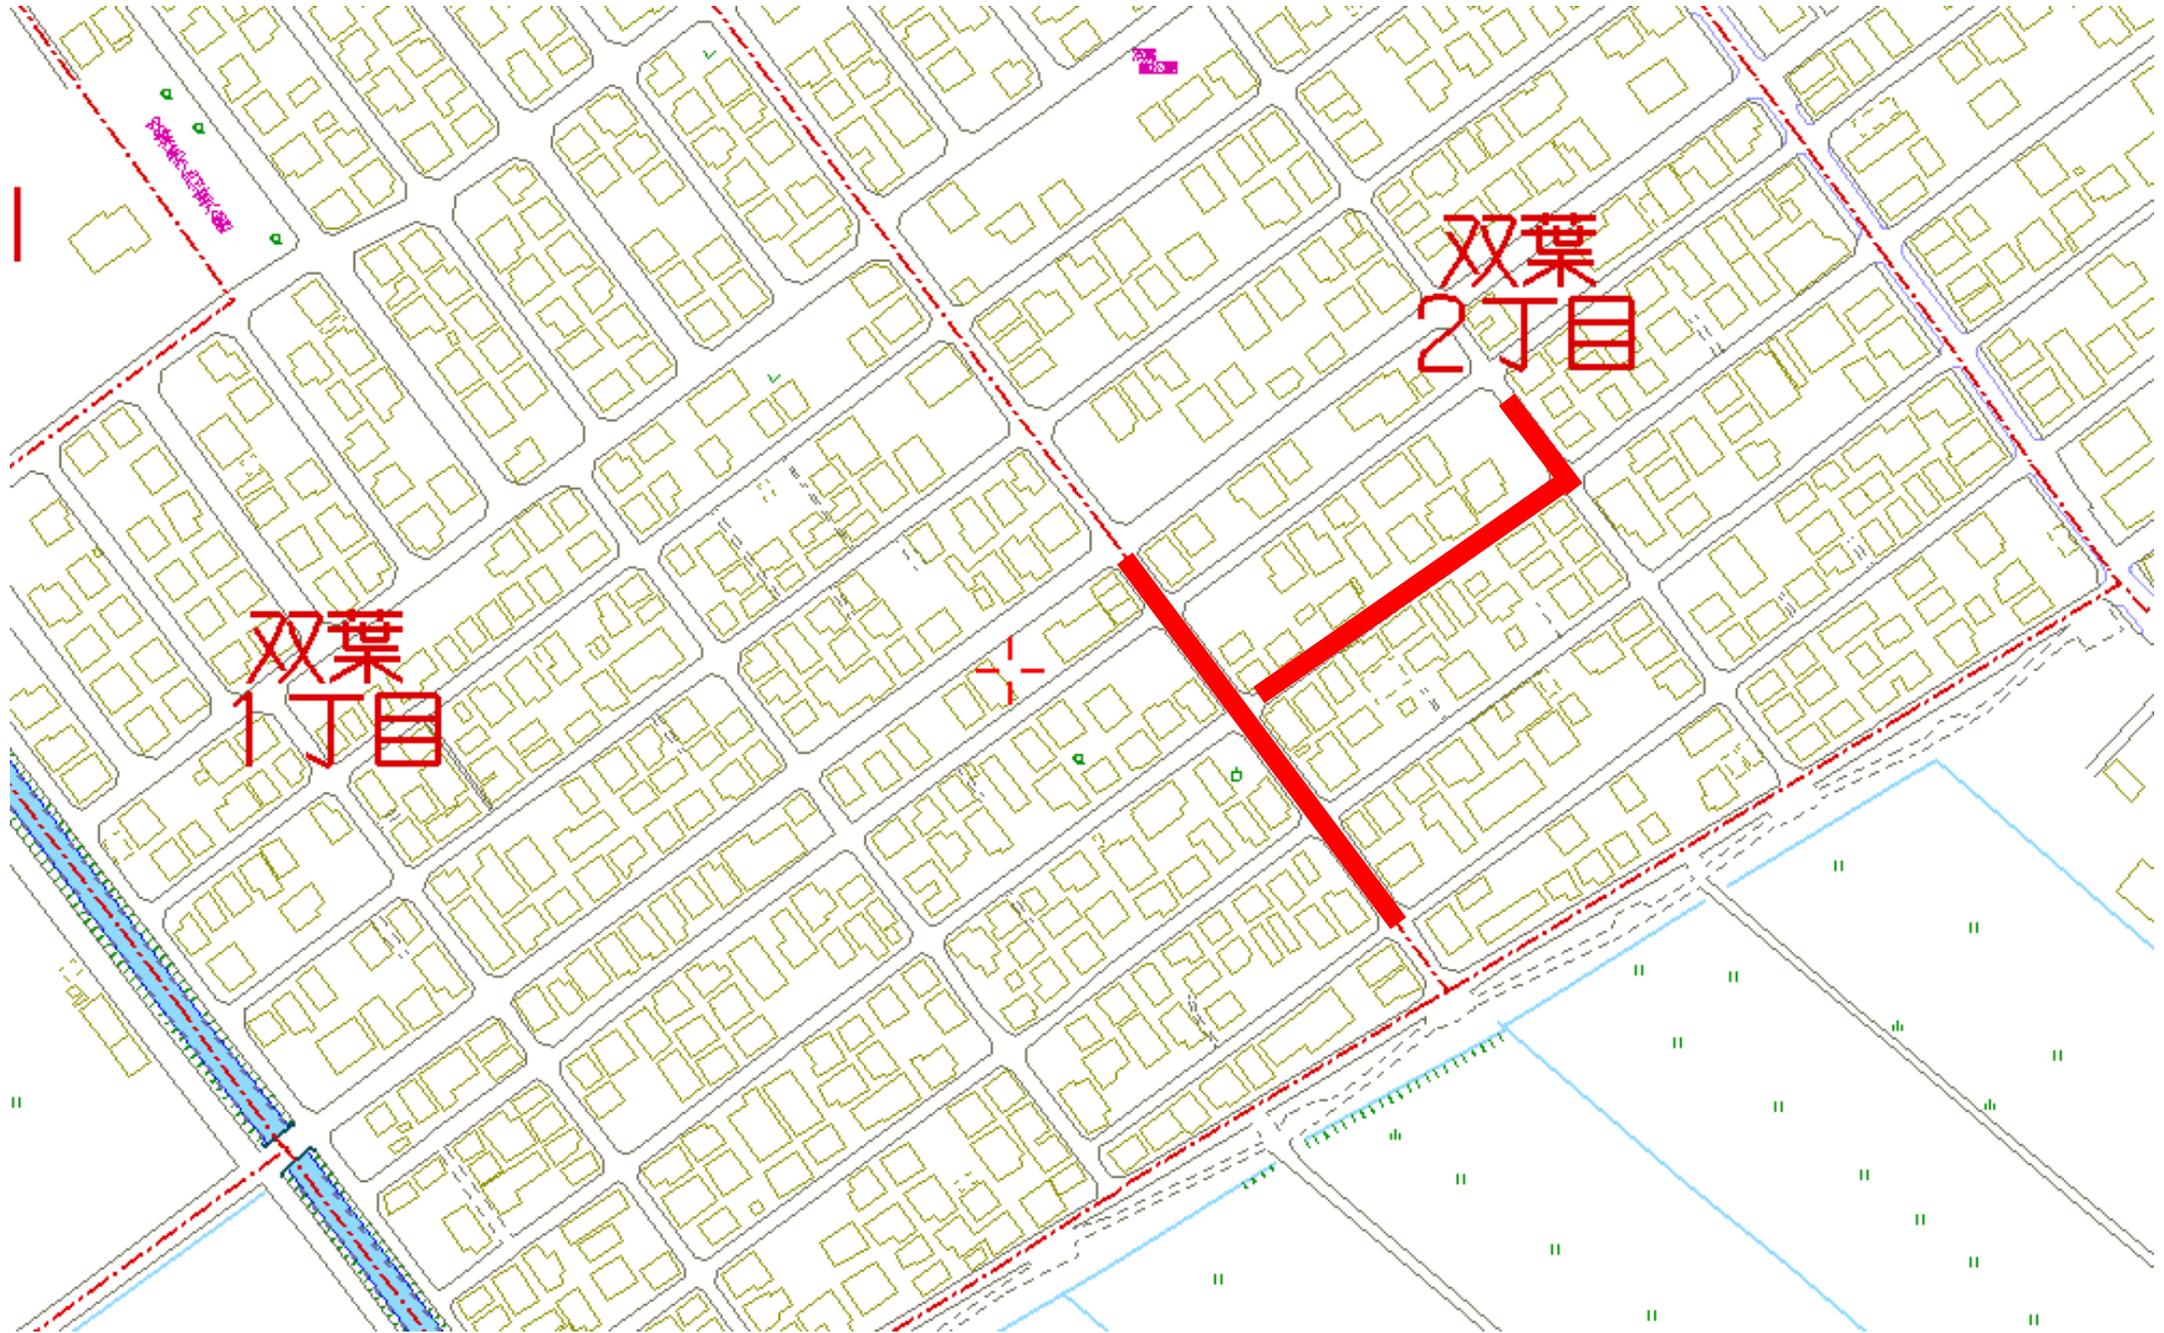


7国補第66-301号枝線工事

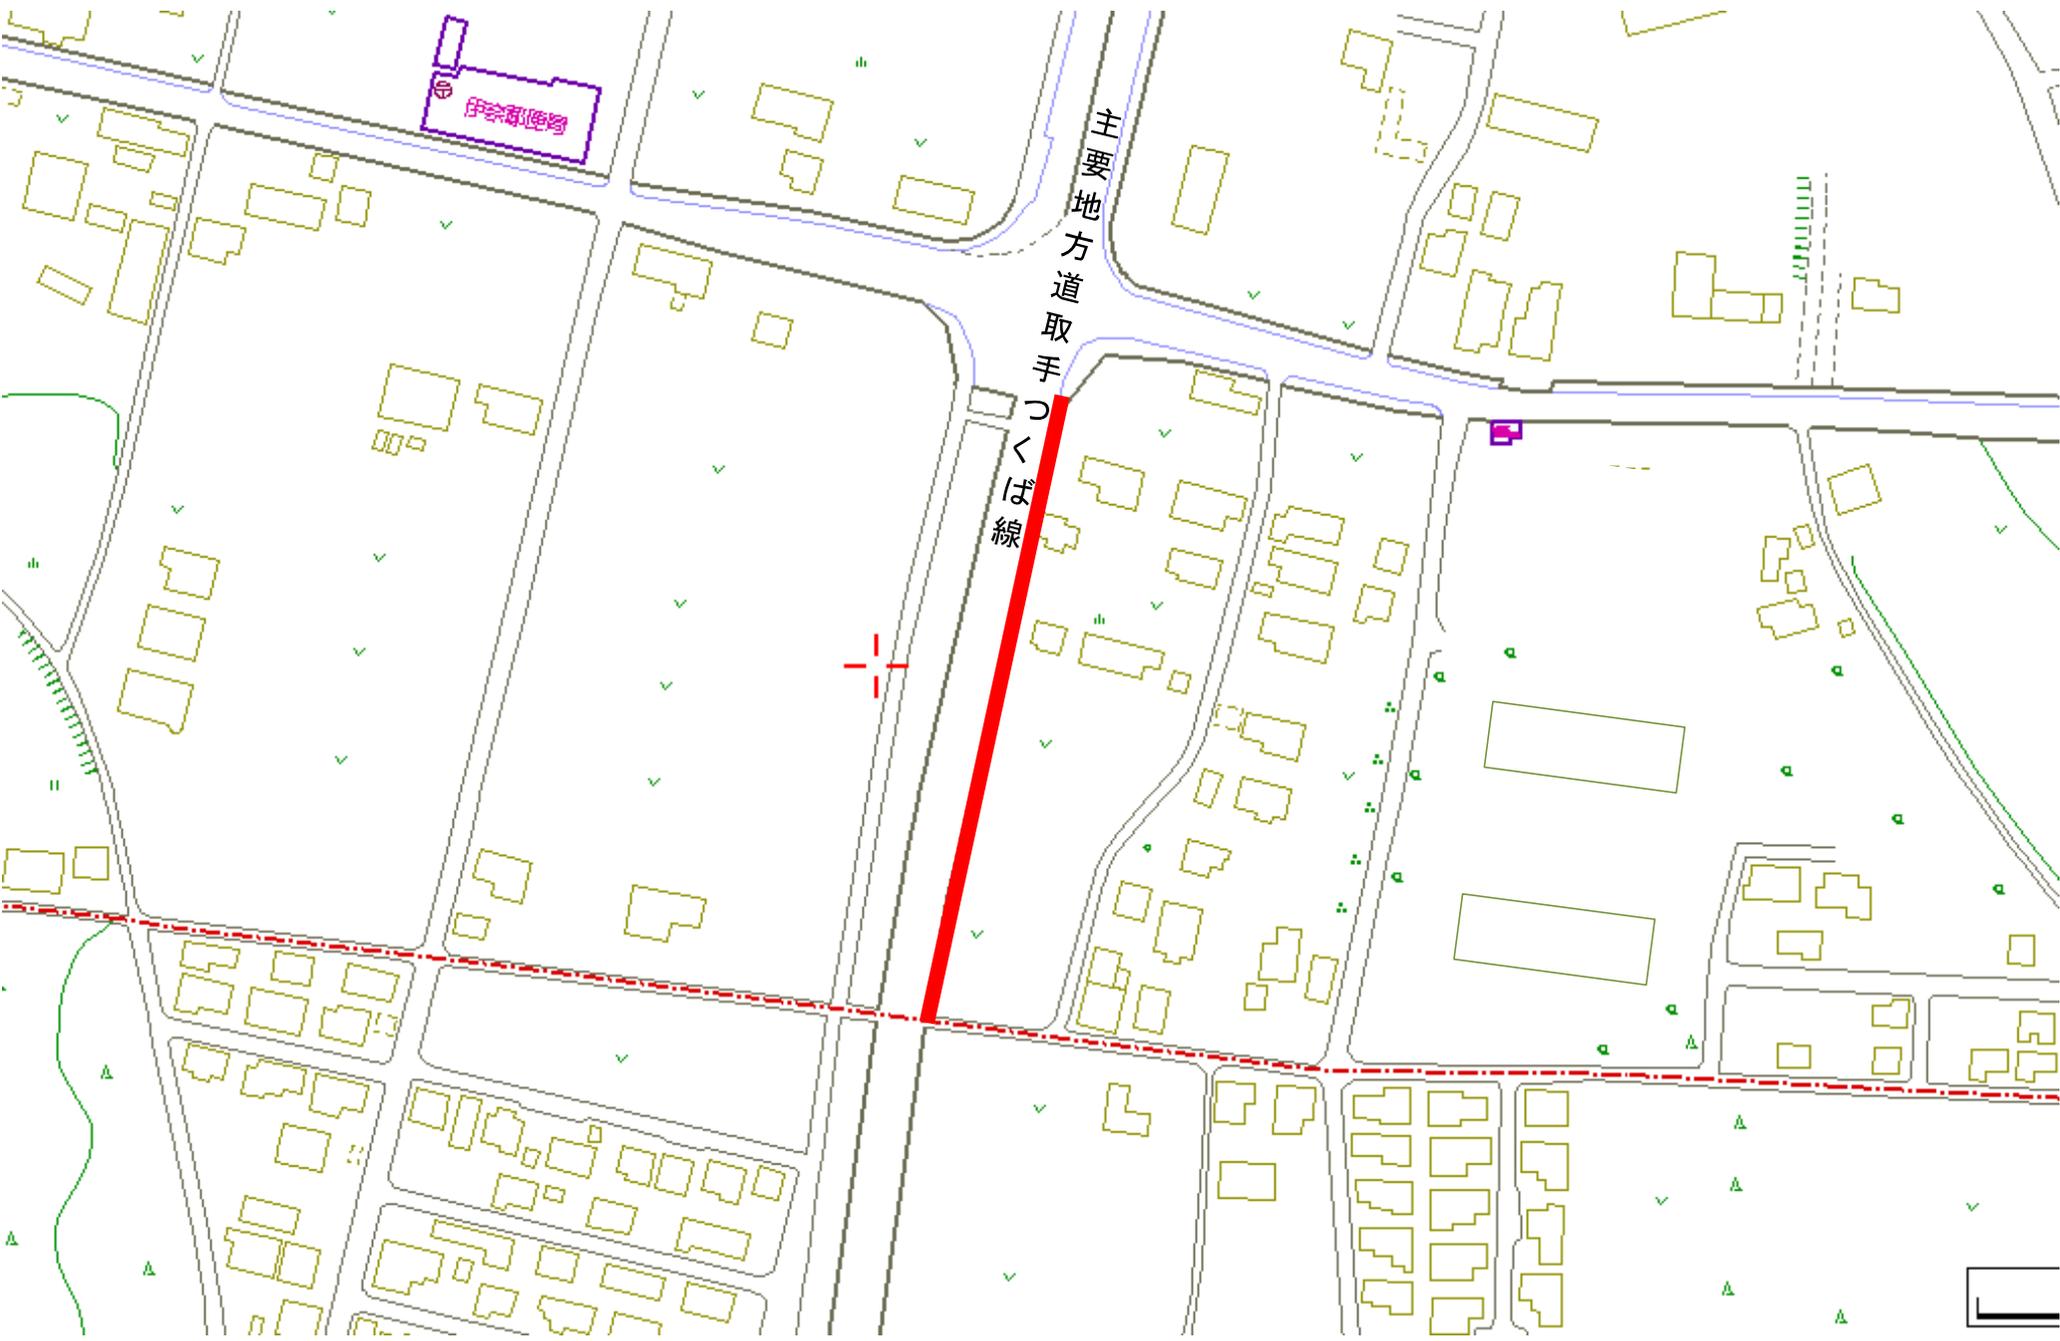


7単独第66-302号枝線工事

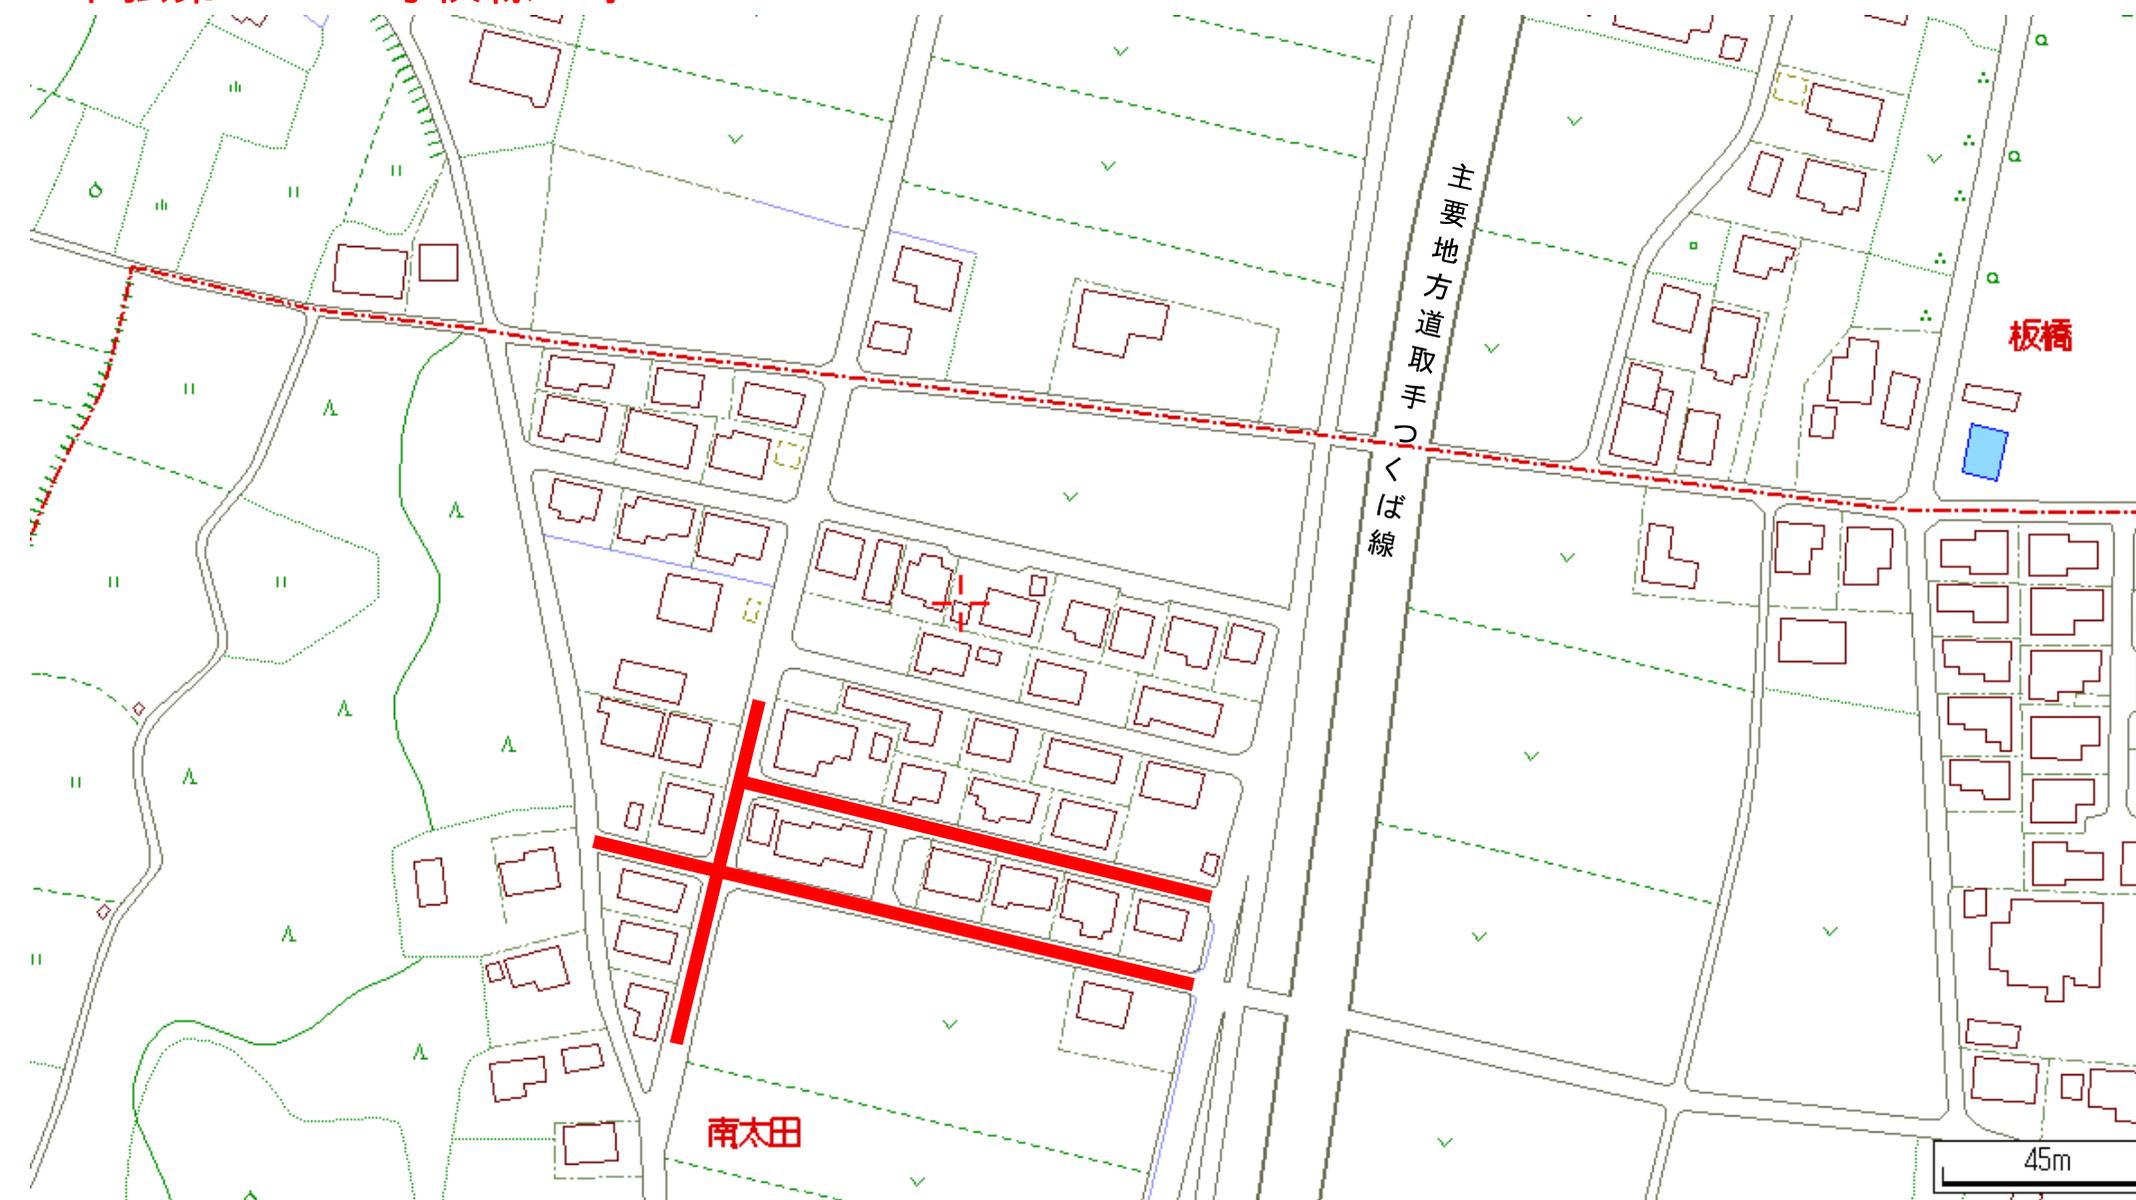

7国補第66-303号枝線工事

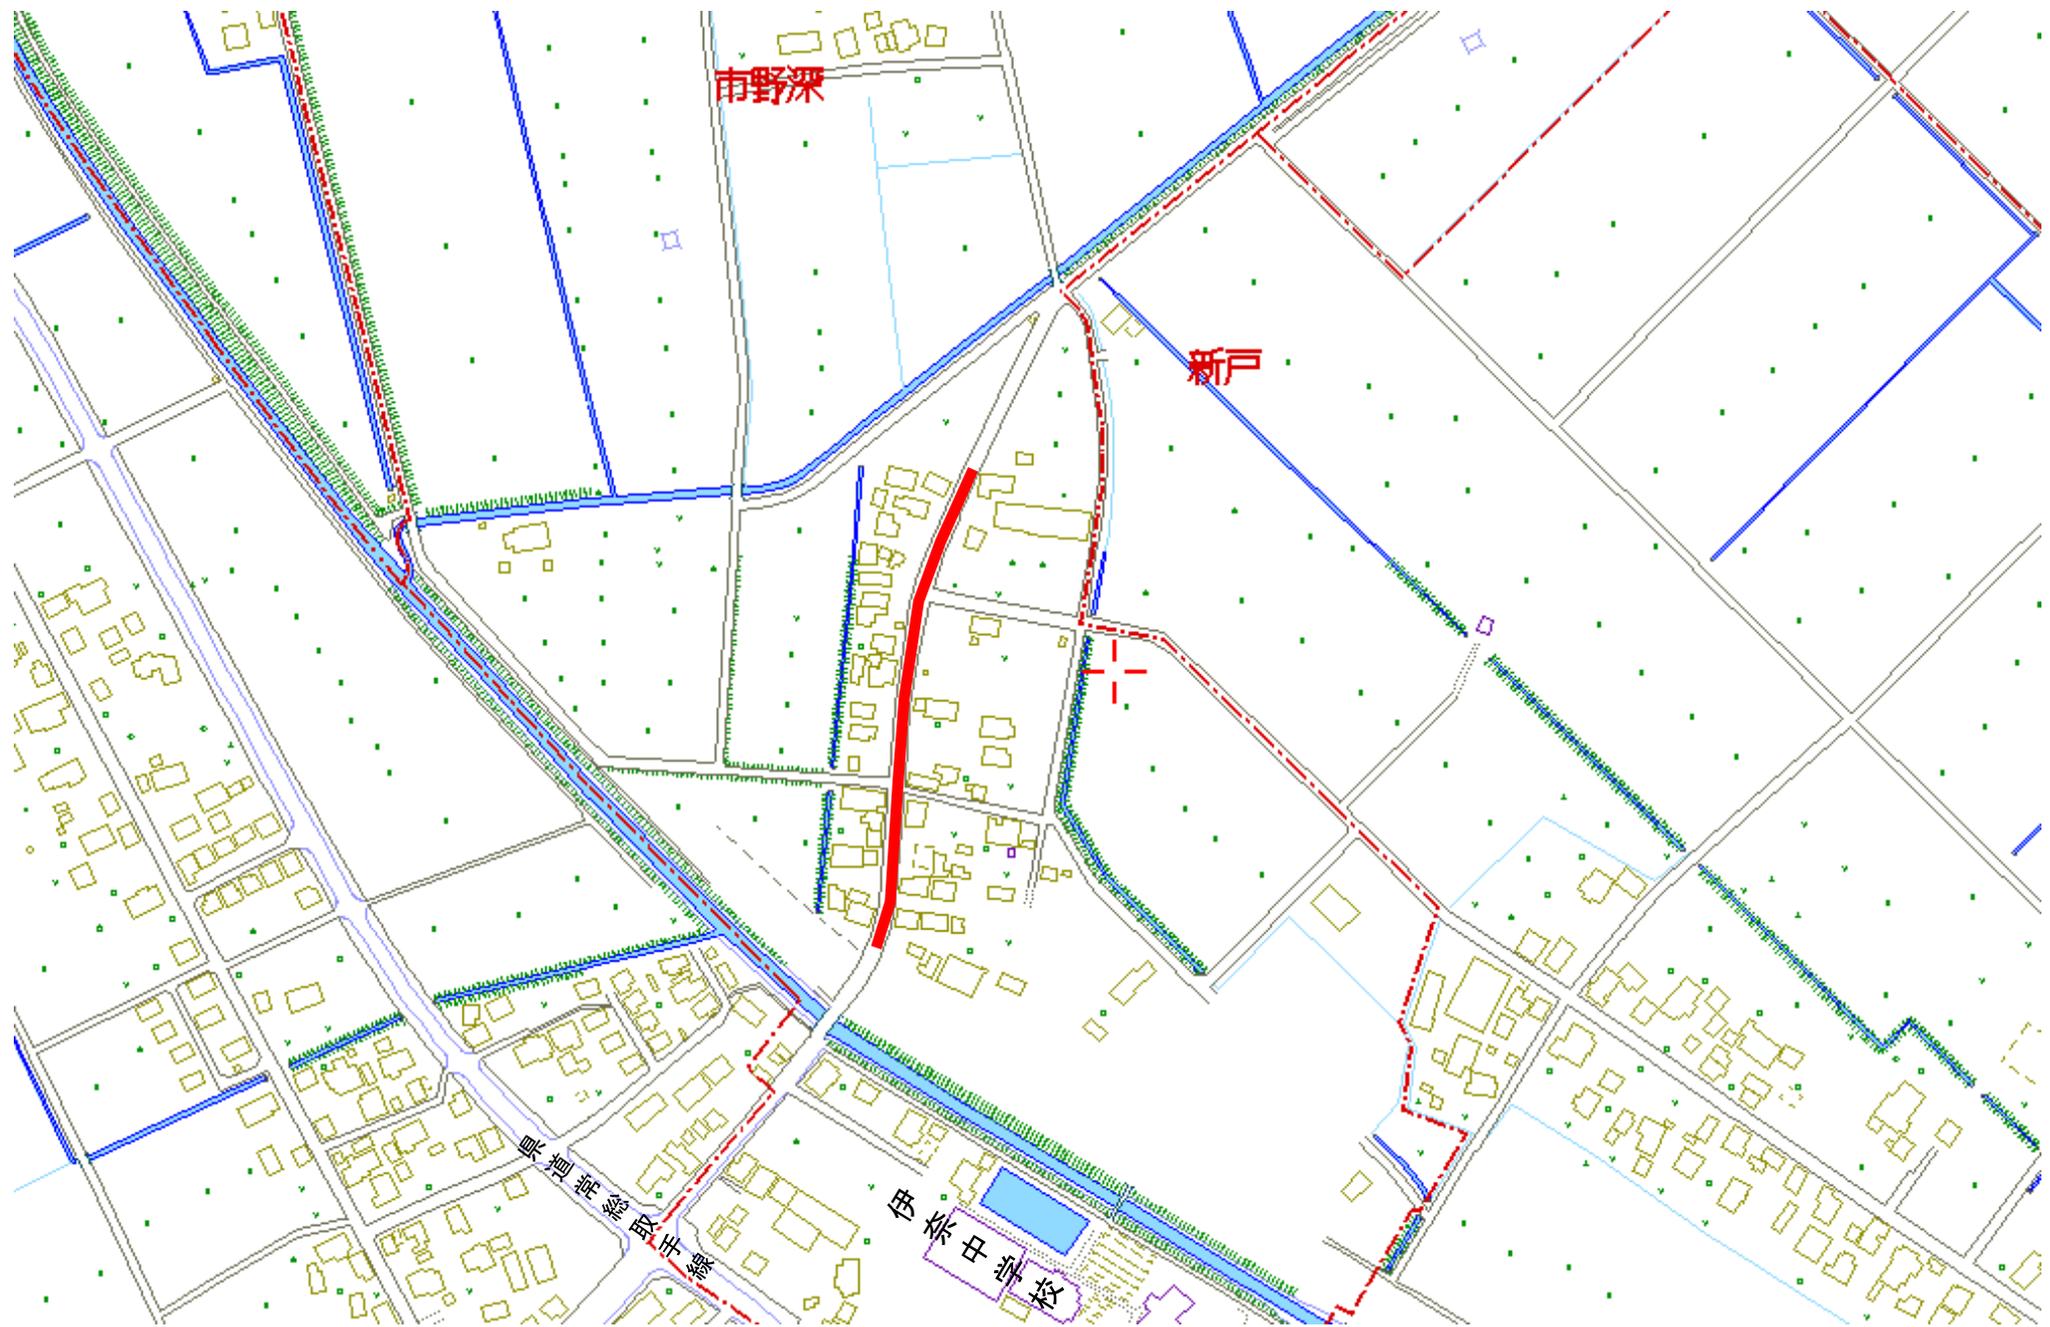

7国補第66-304号枝線工事

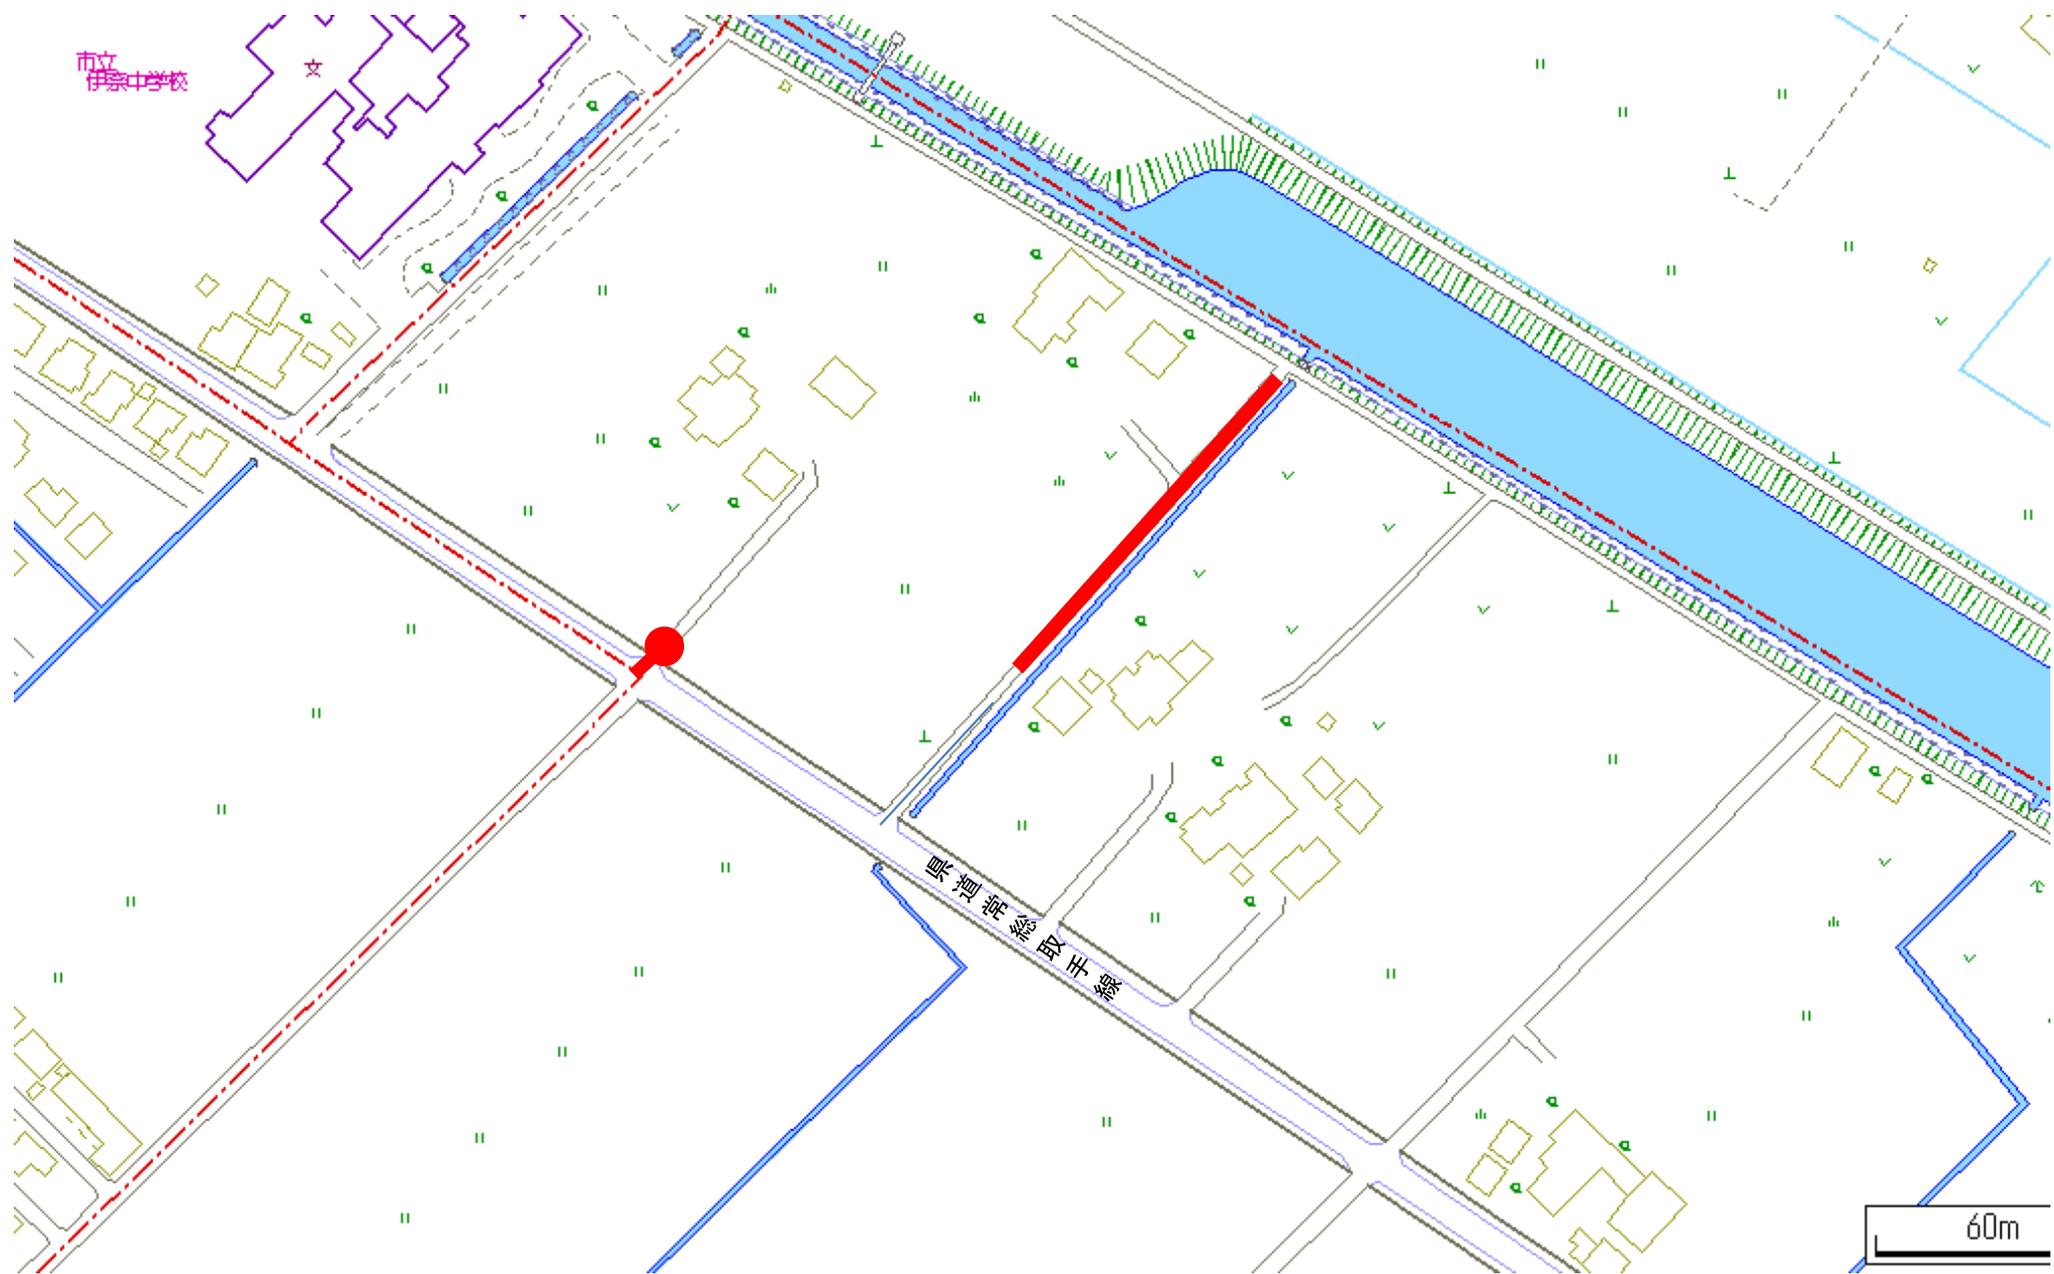


7国舗第66-305号舗装復旧工事 1/3



7国舗第66-305号舗装復旧工事 2/3




7国舗第66-305号舗装復旧工事 3/3

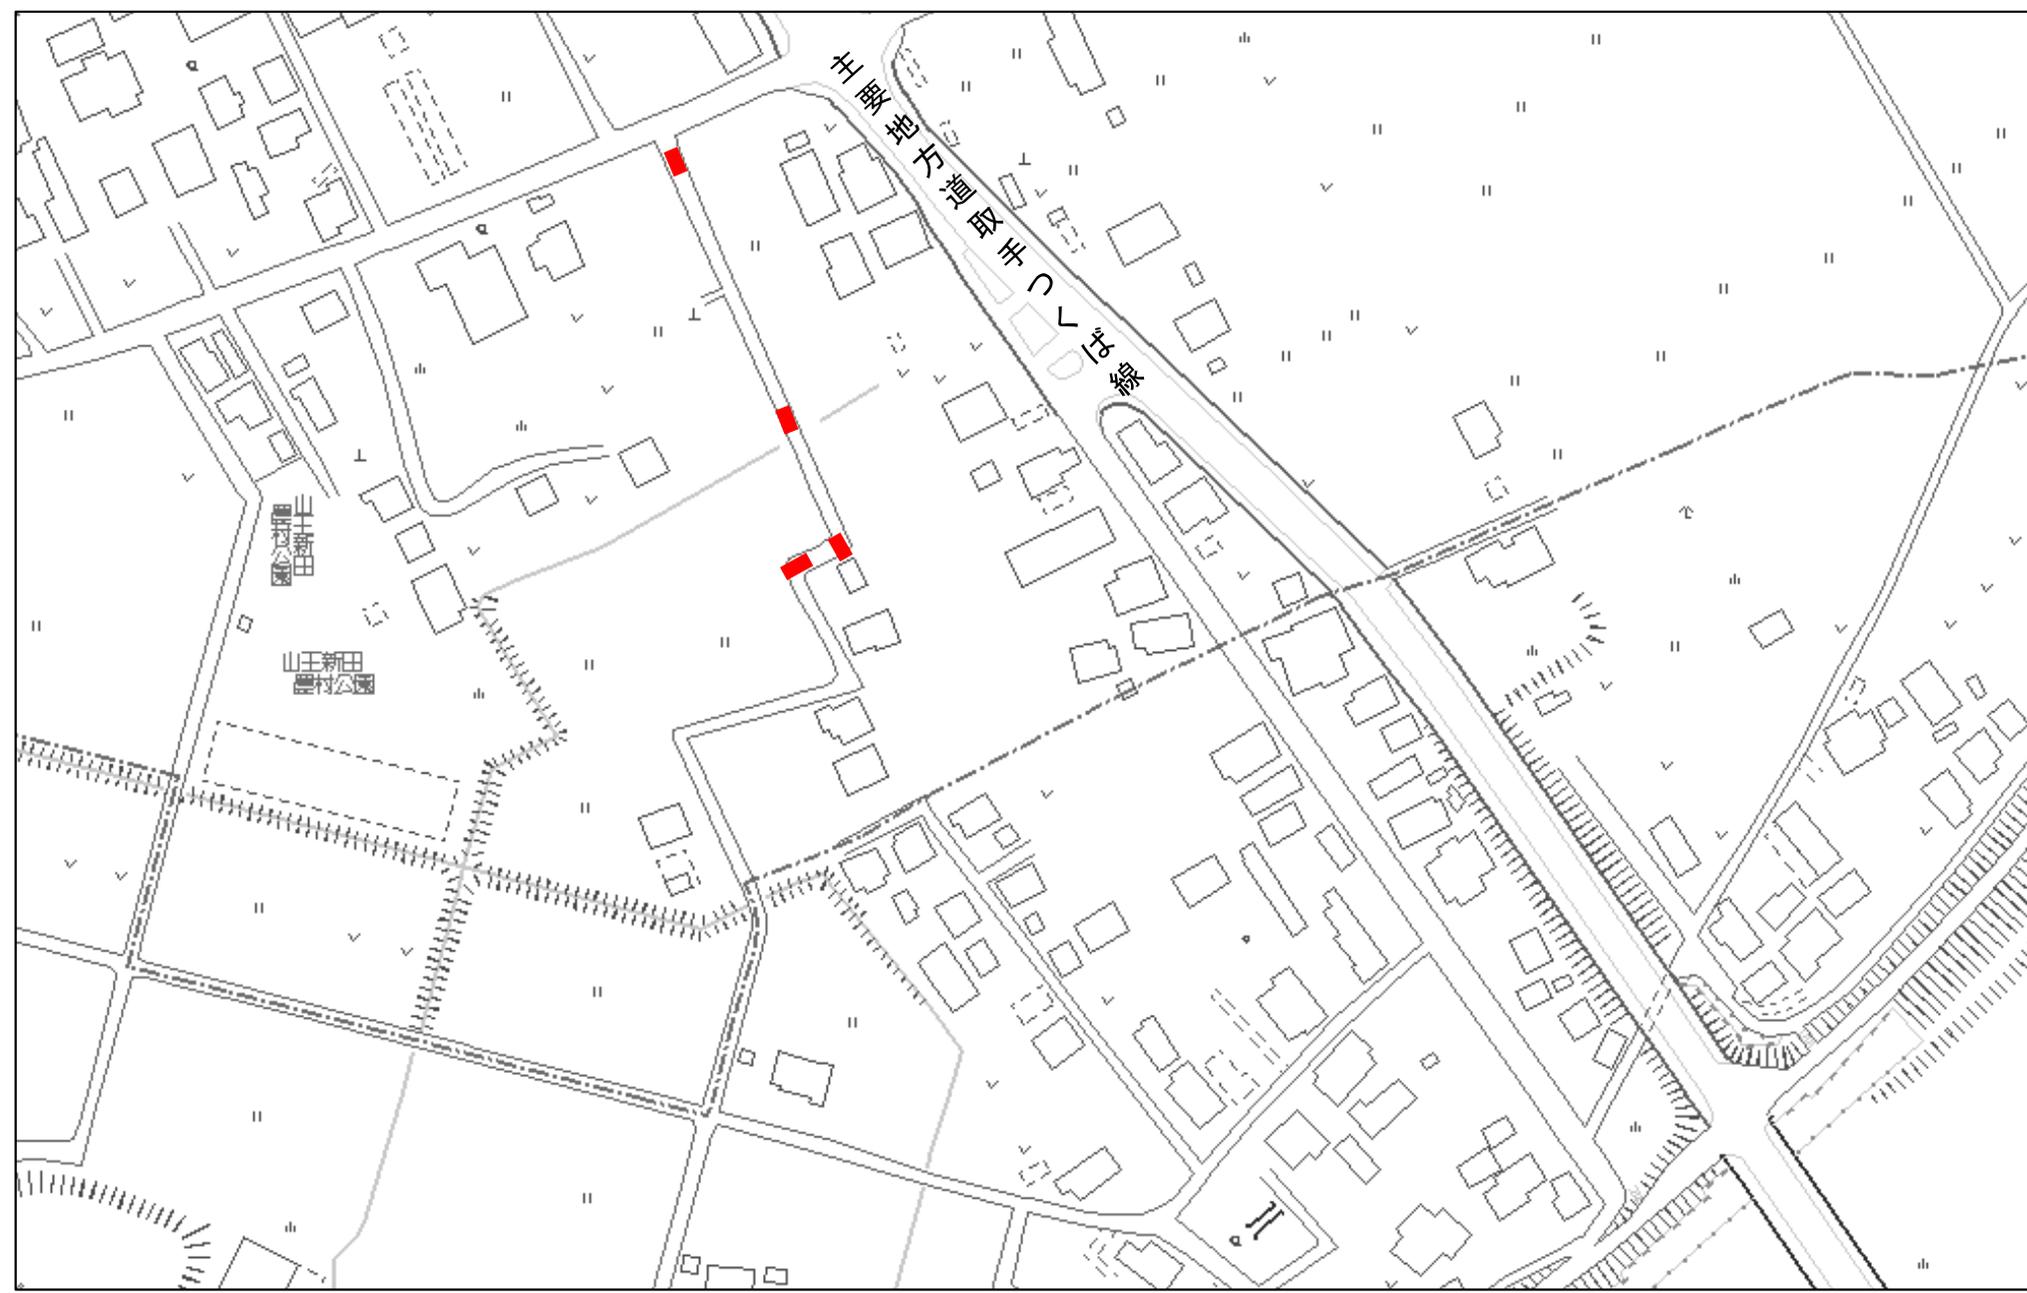

県南クリーンセンター 一般平面図

縮尺 S=1/1,000

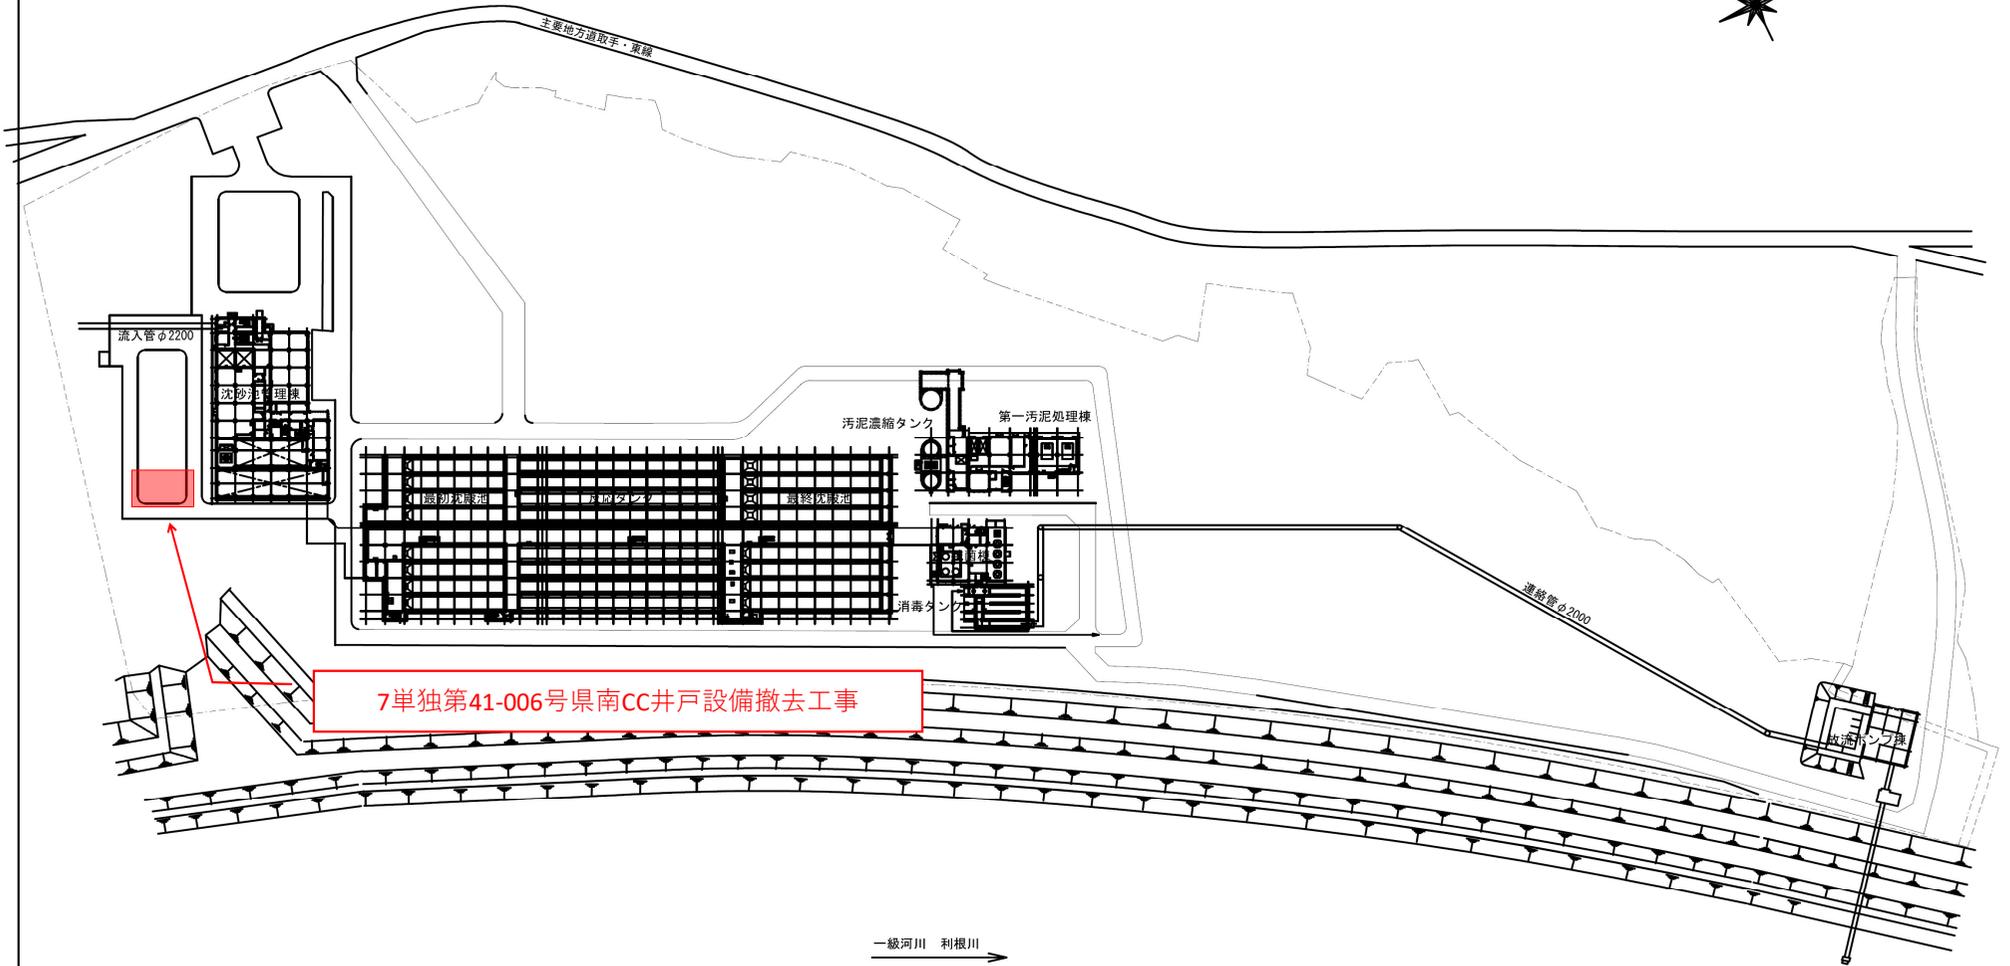

7単独第41-006号県南CC井戸設備撤去工事

事業名	取手地方広域下水道事業			
工事名				
図面名称	一般平面図	縮尺	1/1000	
取手地方広域下水道組合				

位置図

山王新田

7国補第45-309号
山王新田汚水中継ポンプ場
自家発電設備増設工事




位置図

市立高井小学校

7単独第45-110号
ゆめみ野汚水中継ポンプ場
調圧水槽設備増設工事




位置図

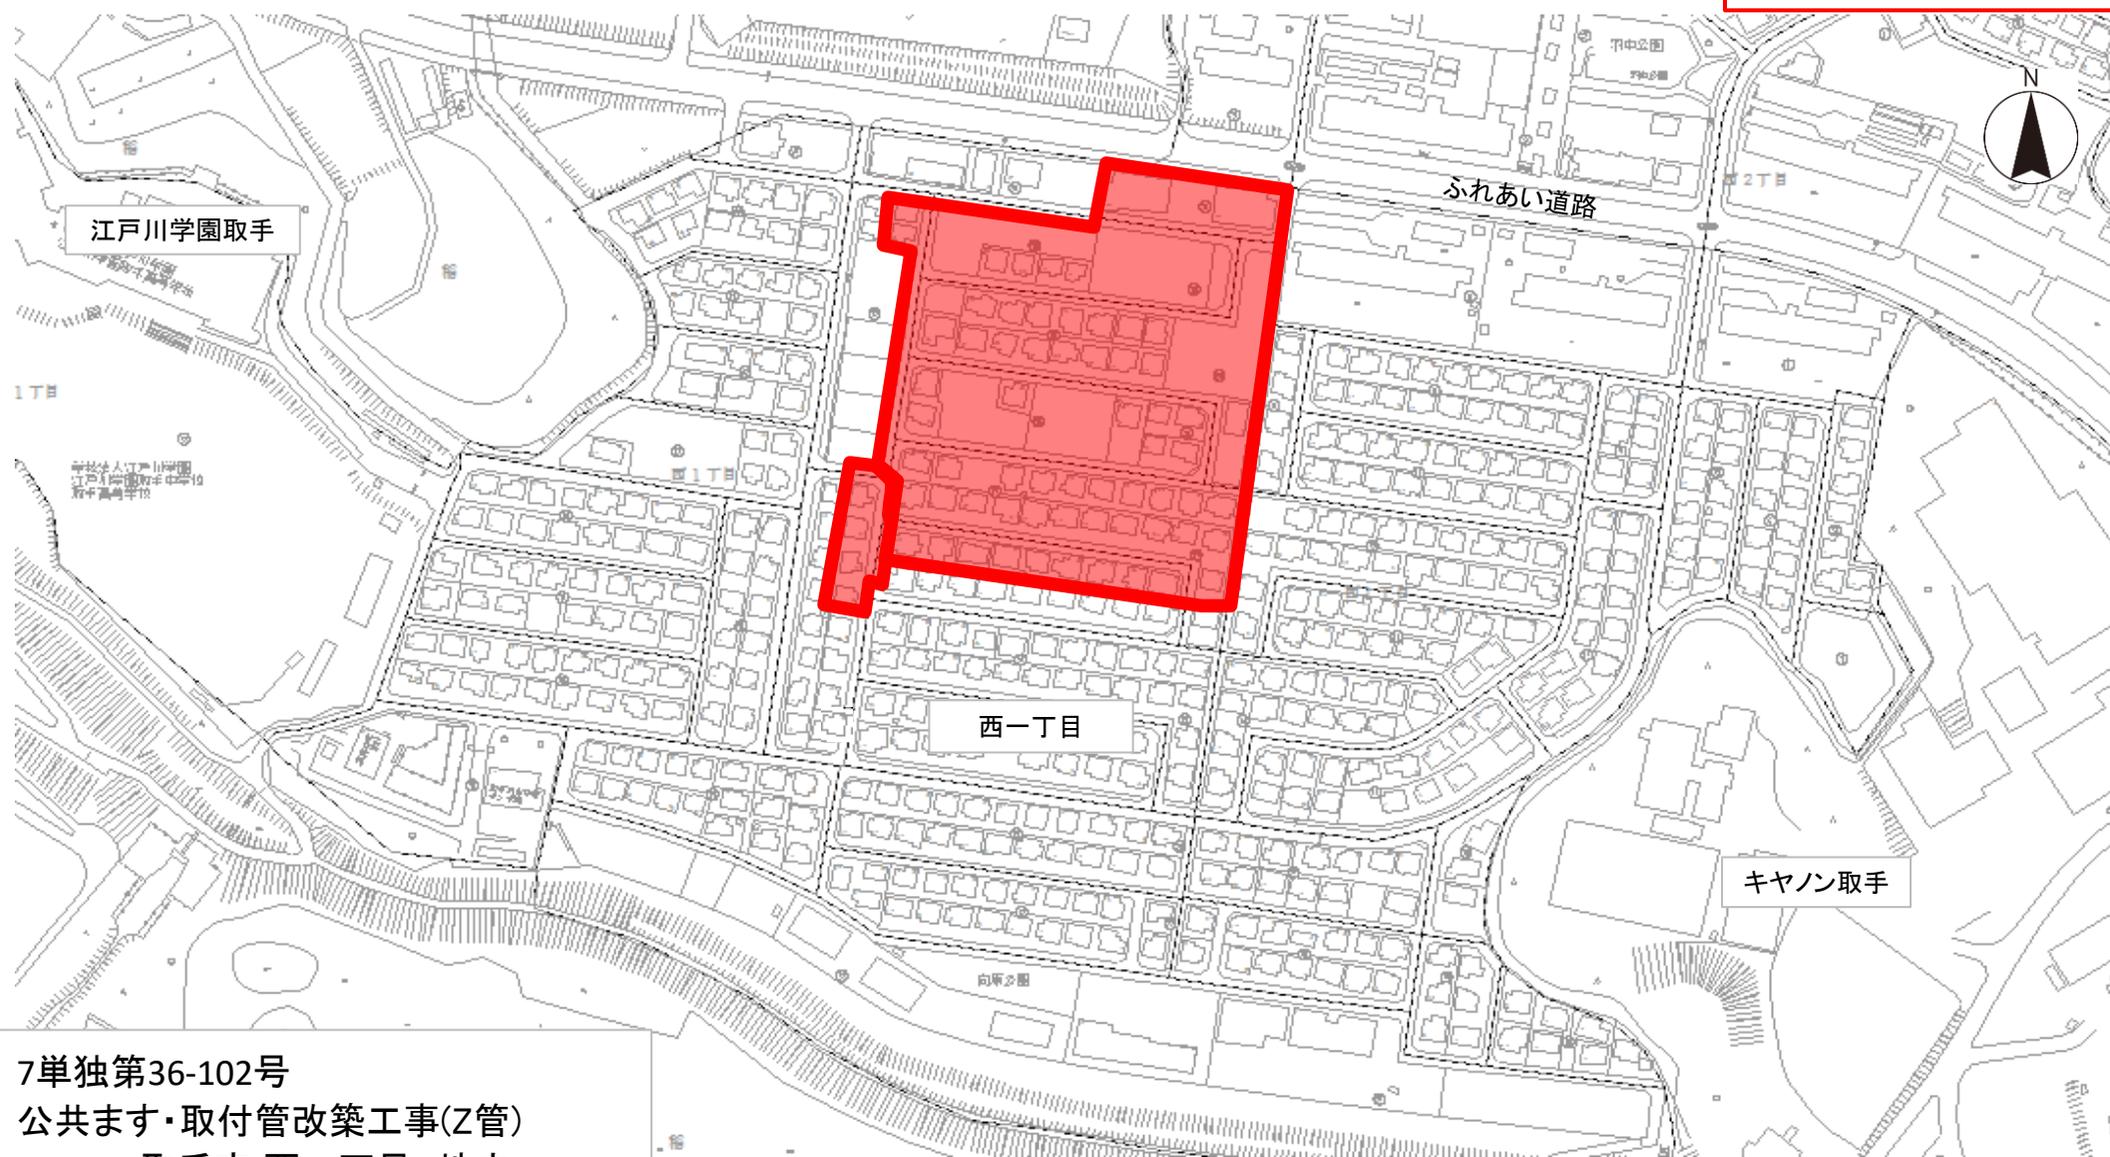

7单独第36-102号
公共ます・取付管改築工事(Z管)
取手市 西一丁目 地内


位置図

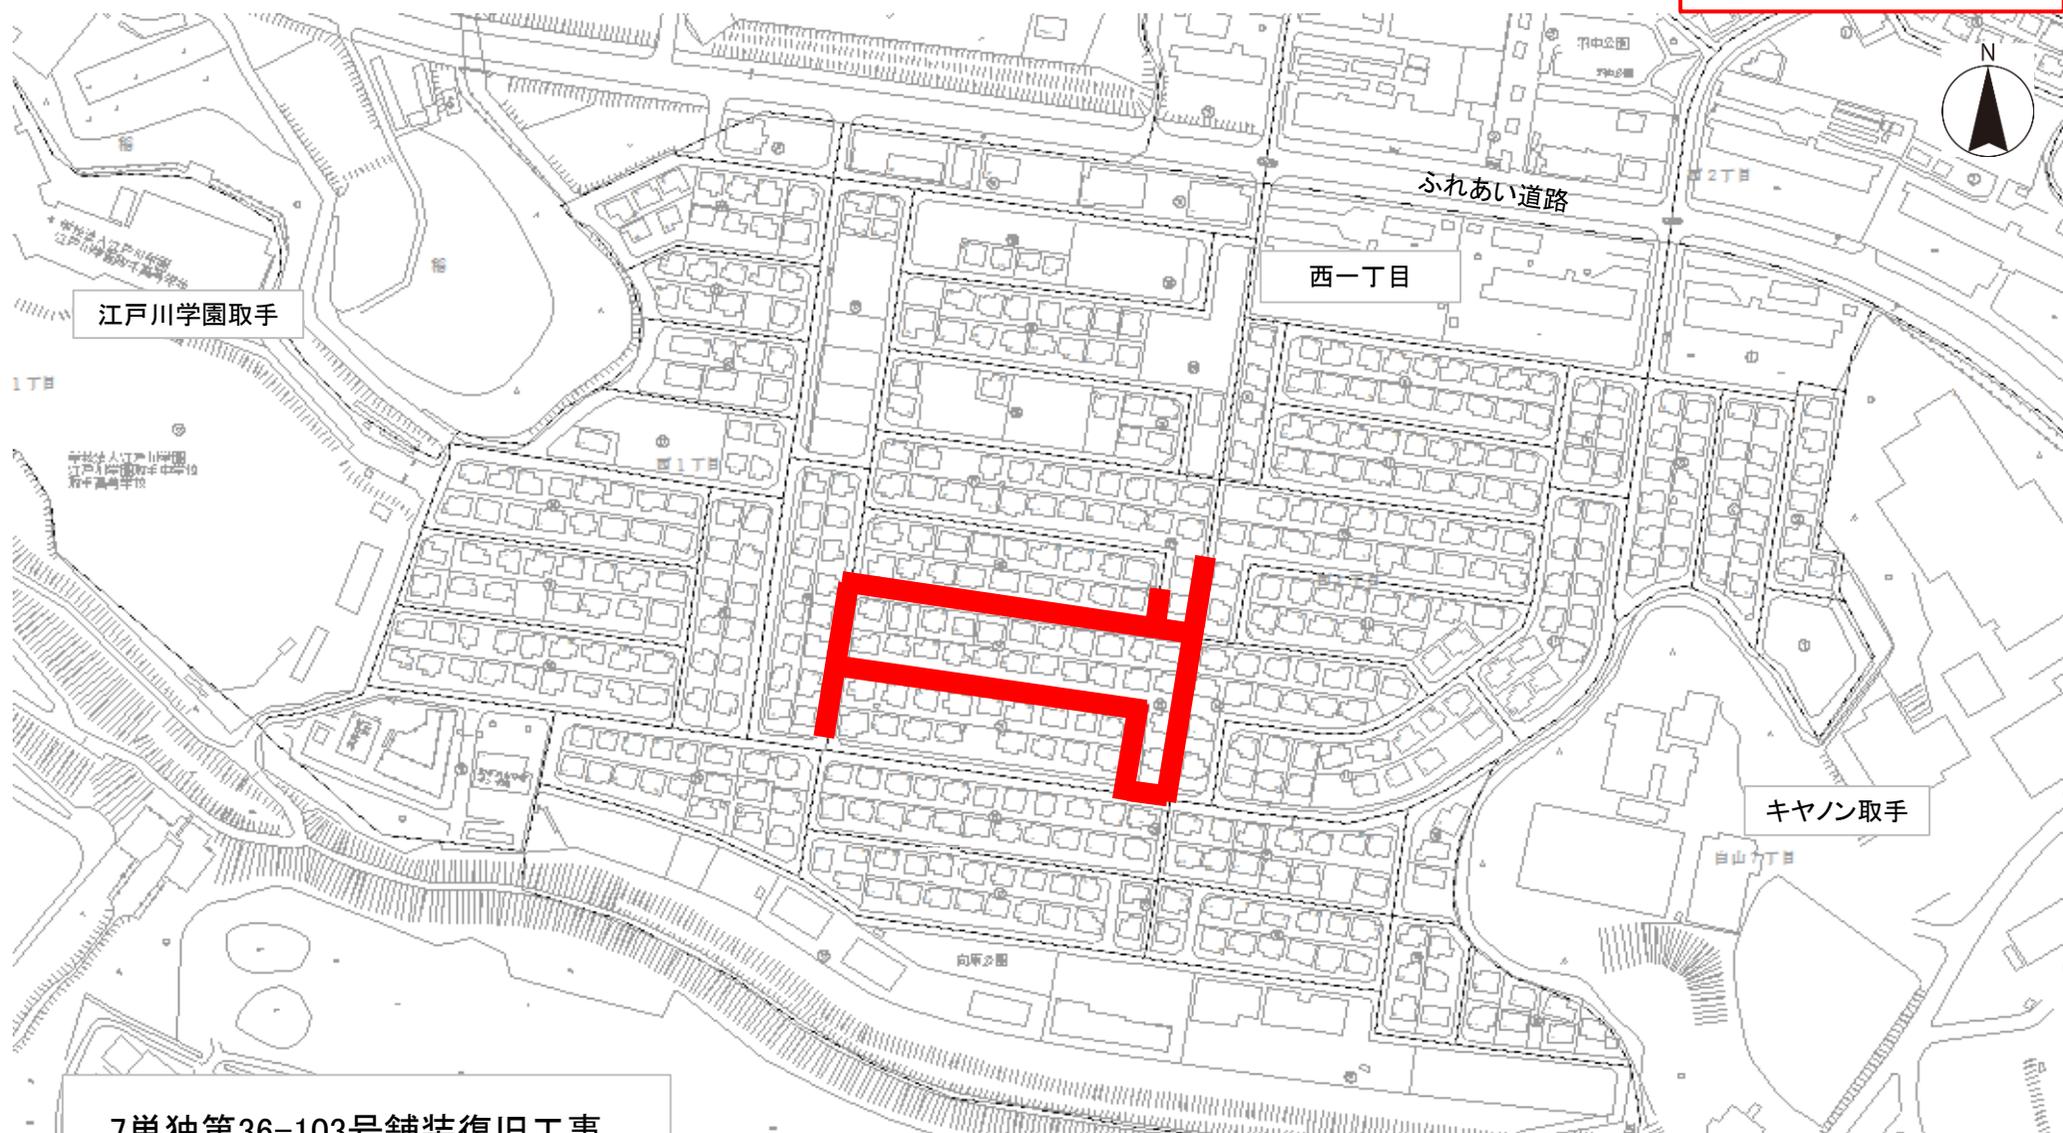

7単独第36-103号舗装復旧工事
取手市 西一丁目 地内


位置図

7単独第36-104号
北部幹線管路更生工事
取手市井野、井野二丁目地内

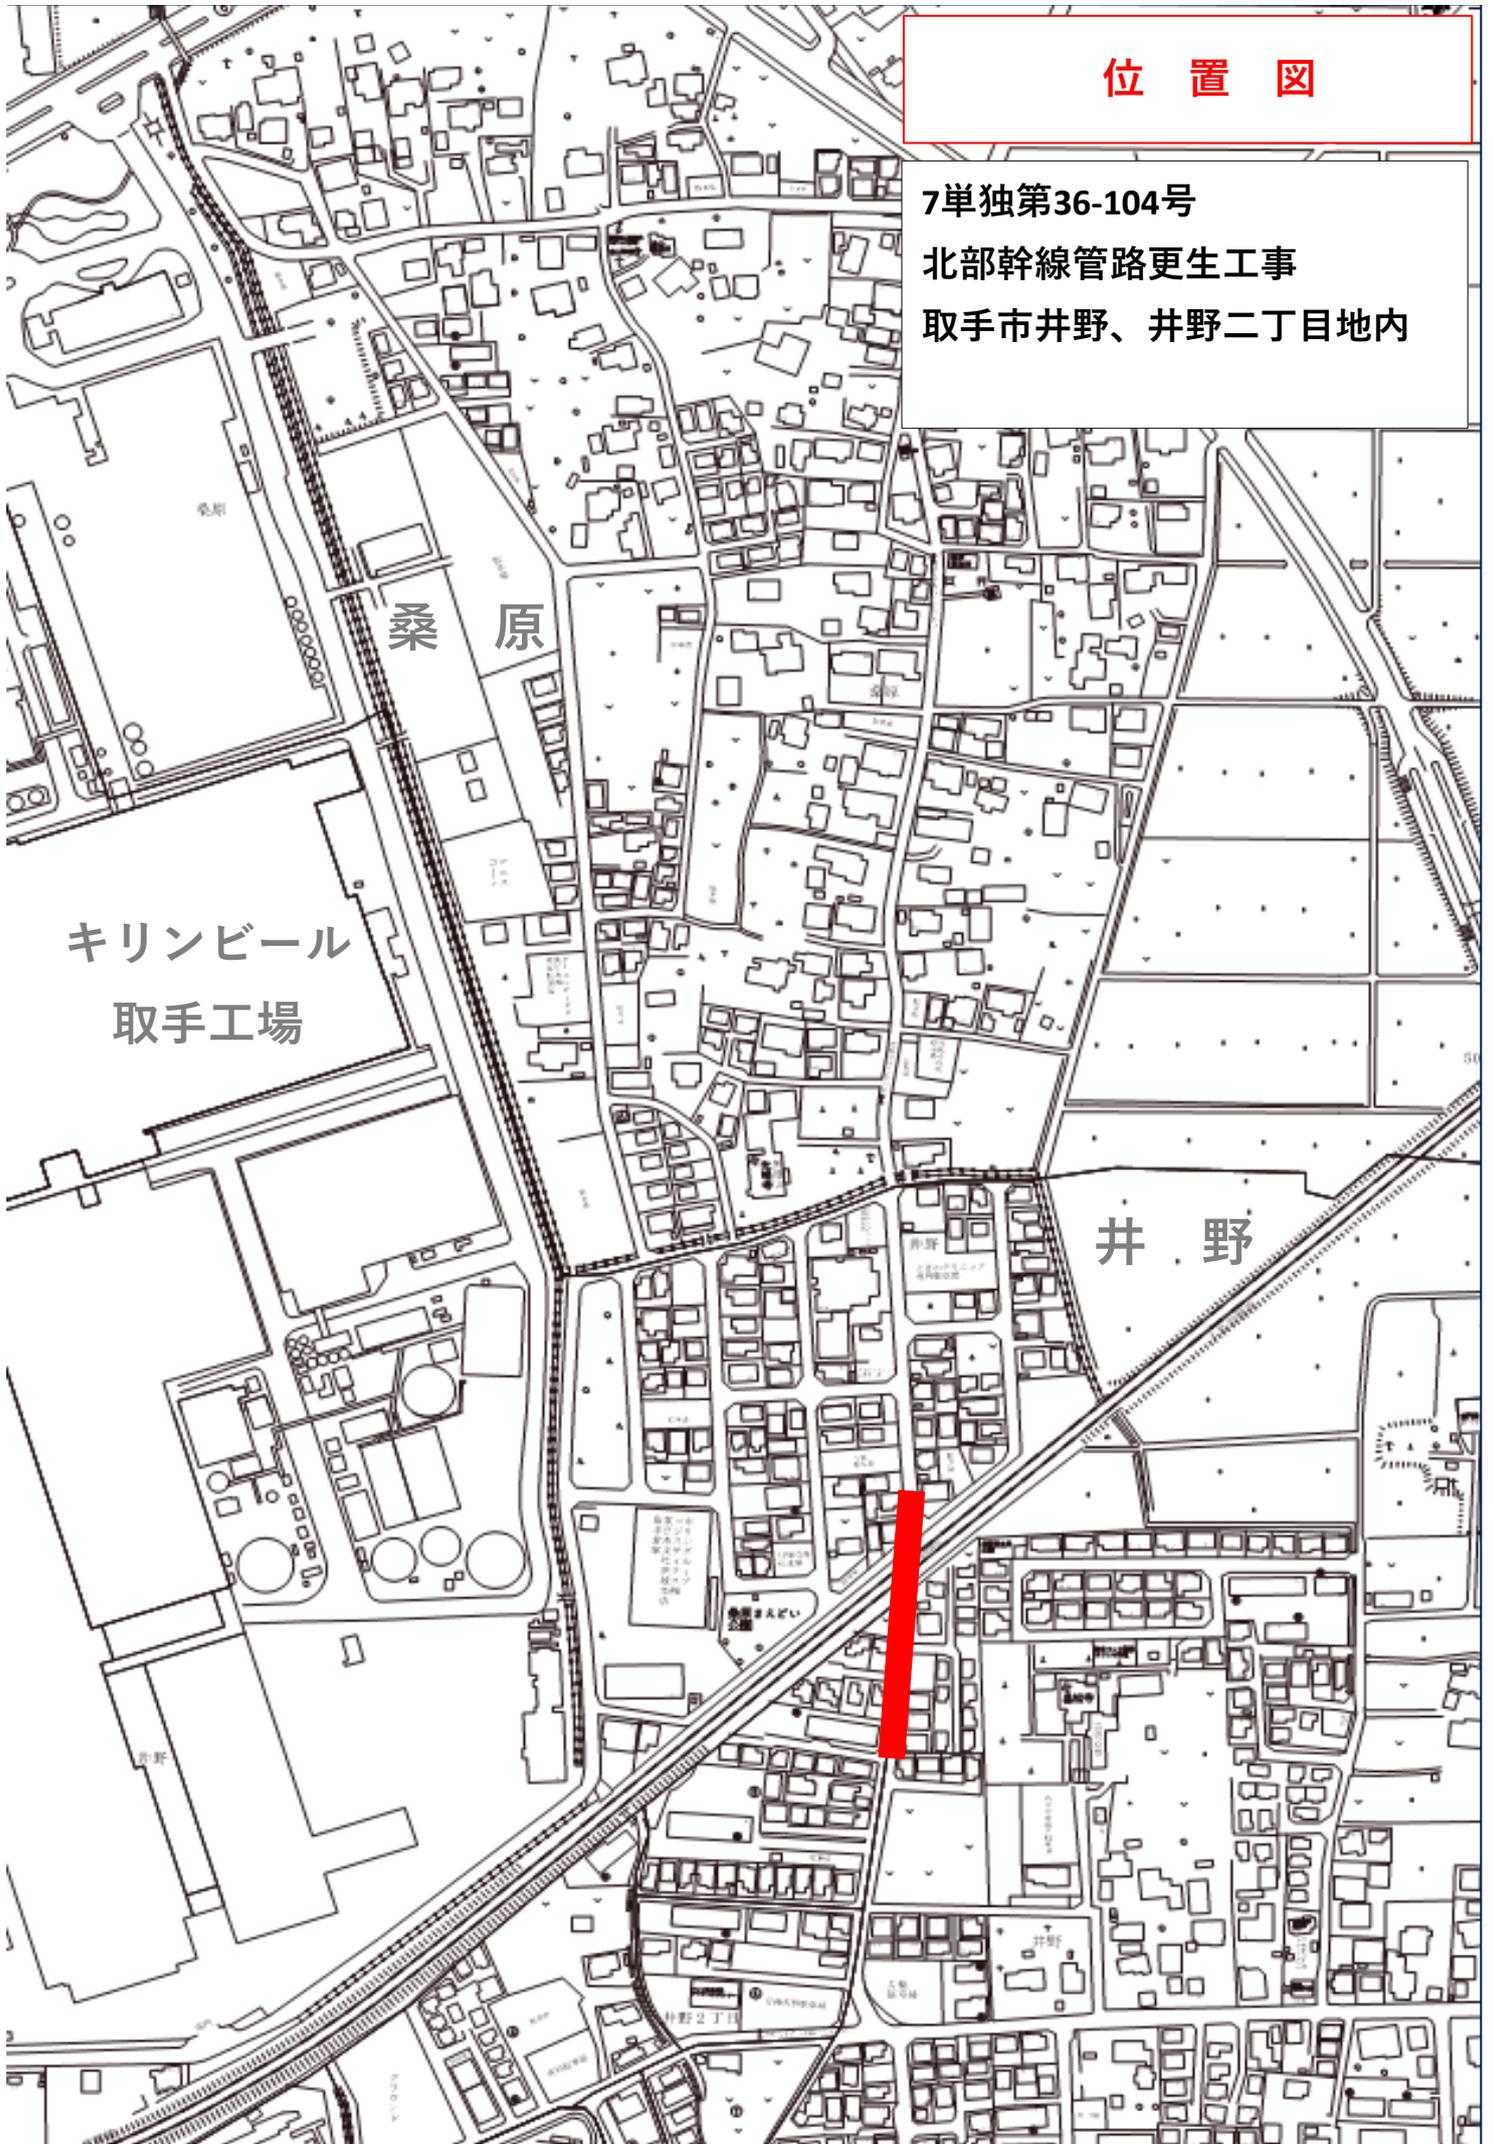


位置図

7国補第36-105号
鉄蓋改築工事
取手市本郷一丁目地内

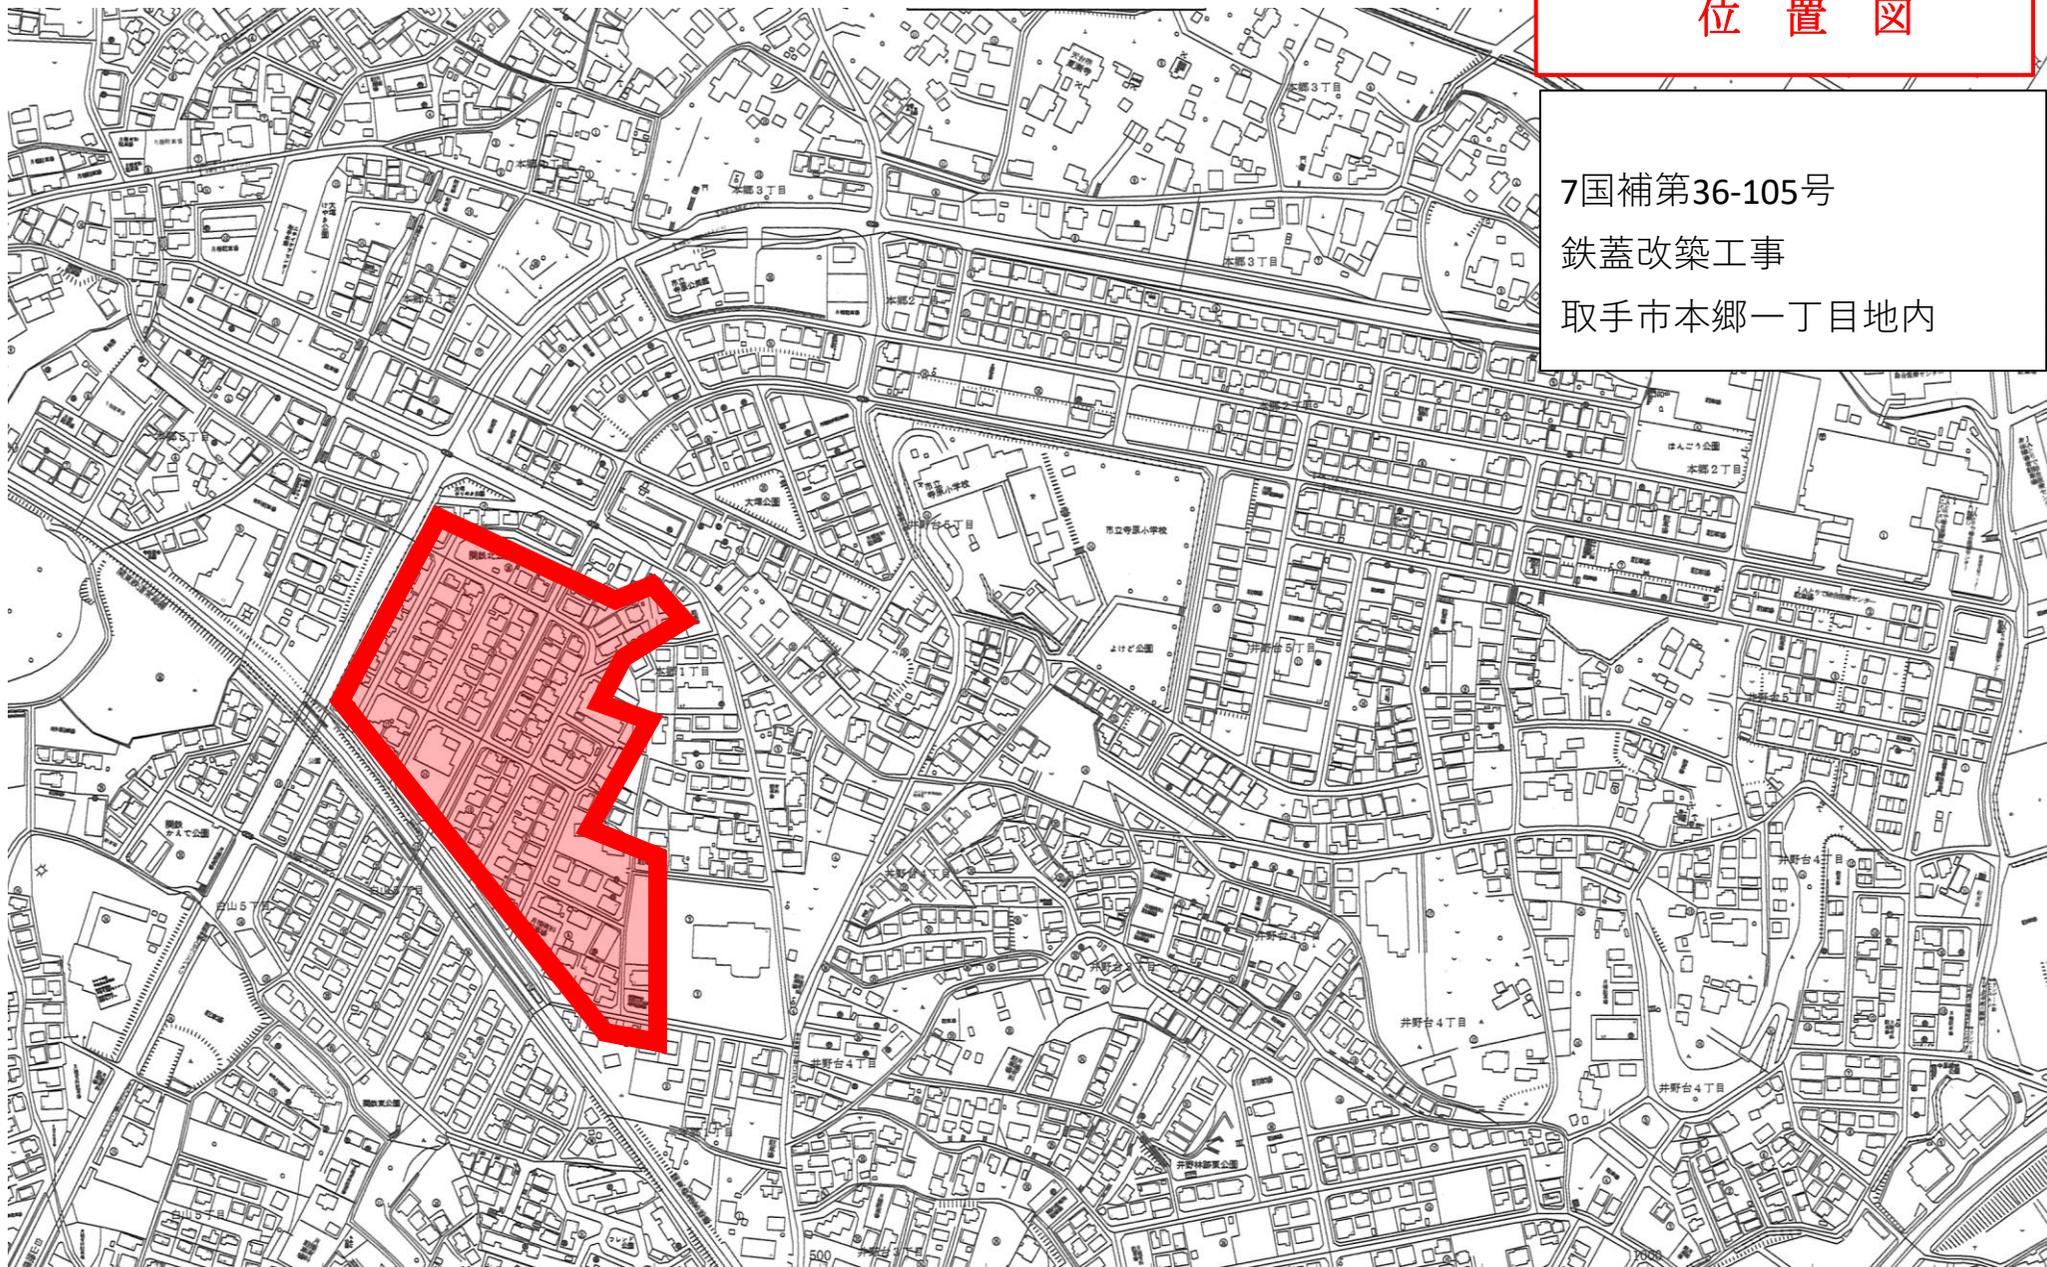

位置図

7単独第33-106号
北部幹線修繕工事
取手市桑原、寺田、井野地内

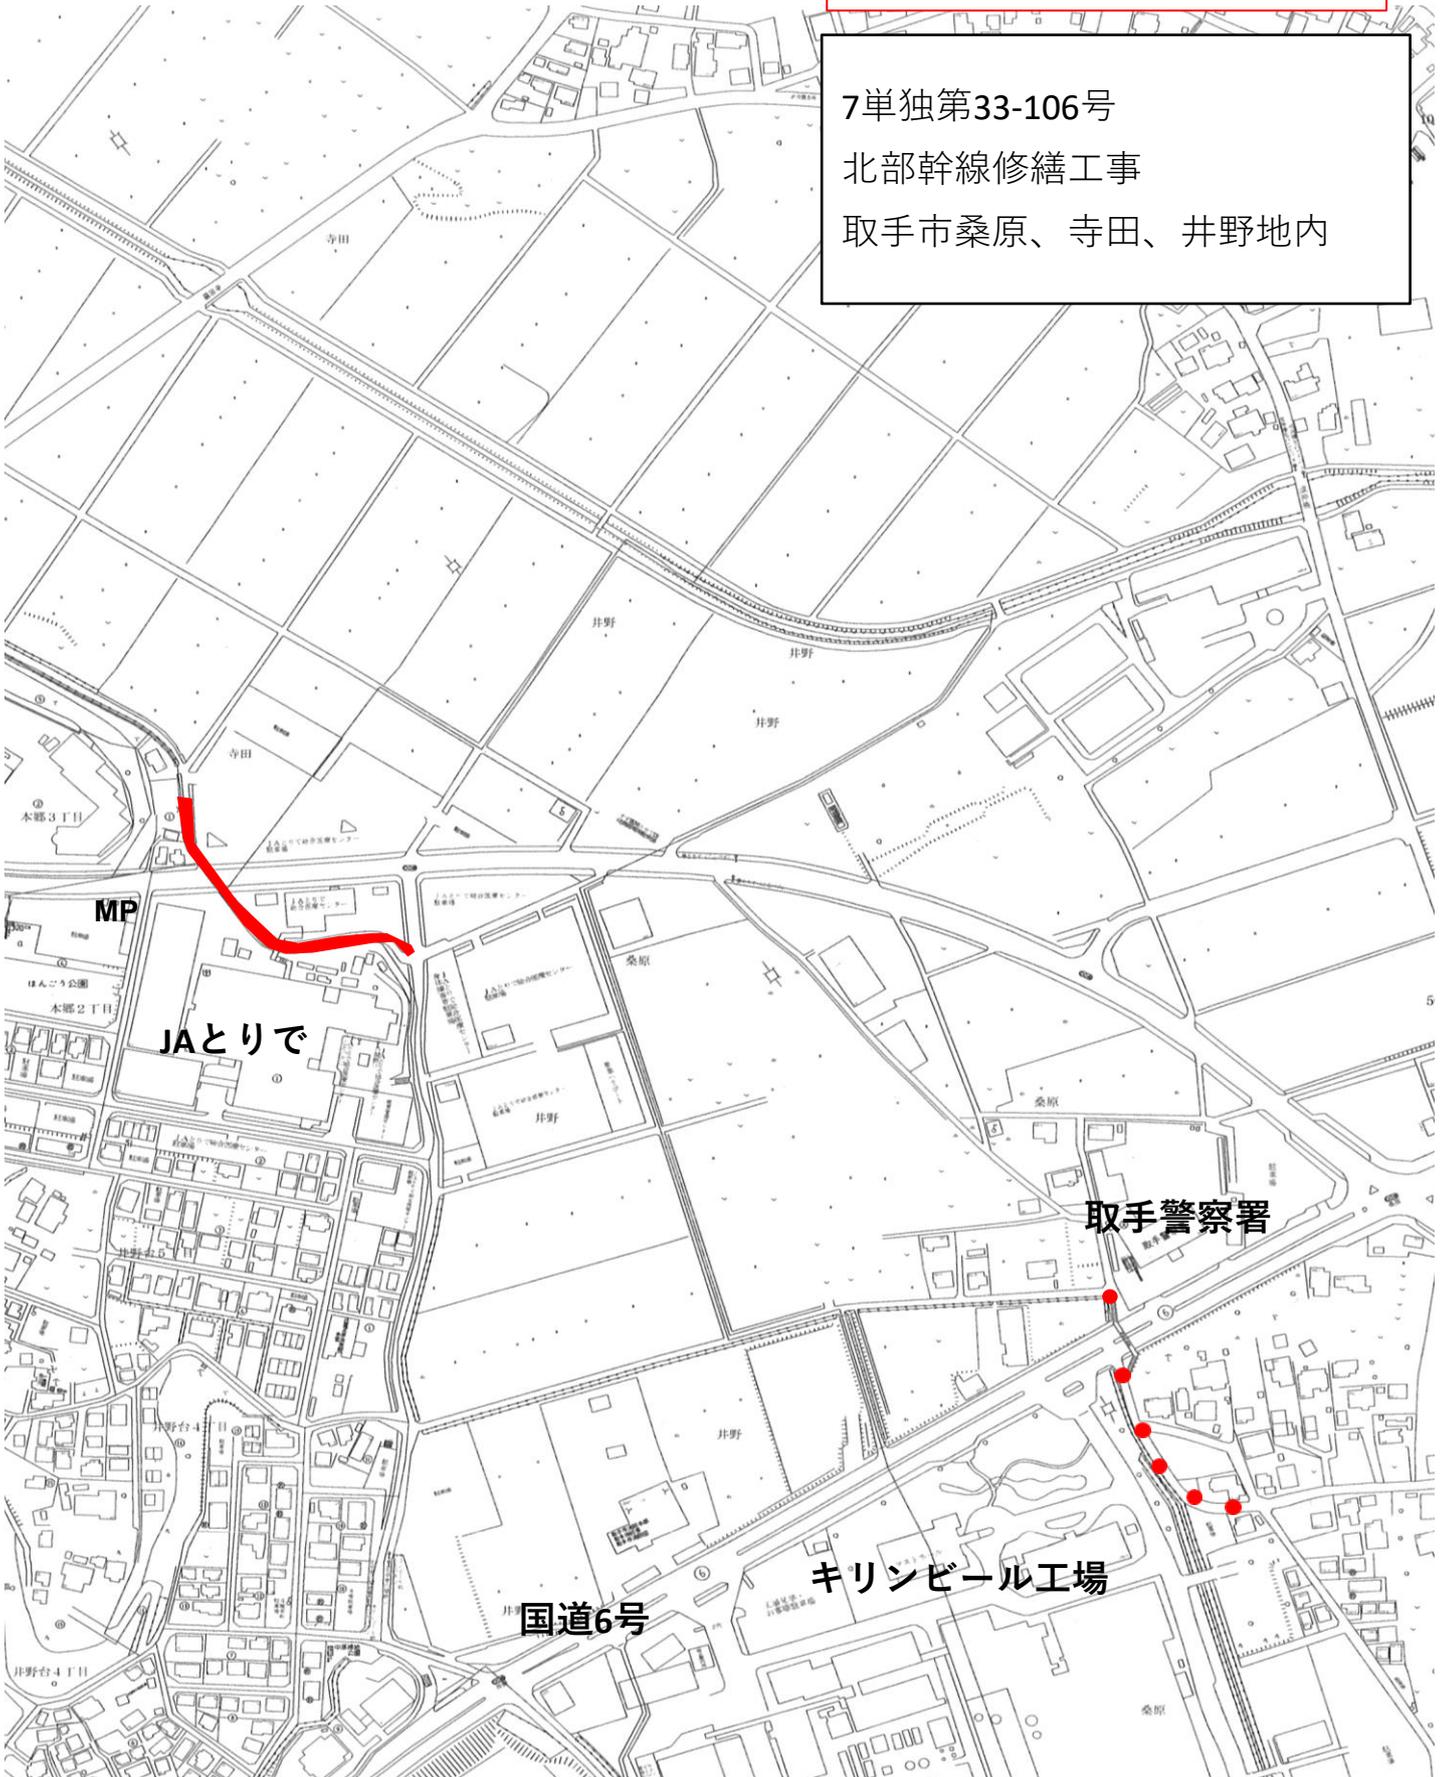


位置図

7国補第36-107号

舗装復旧工事

取手市桑原、寺田、井野地内

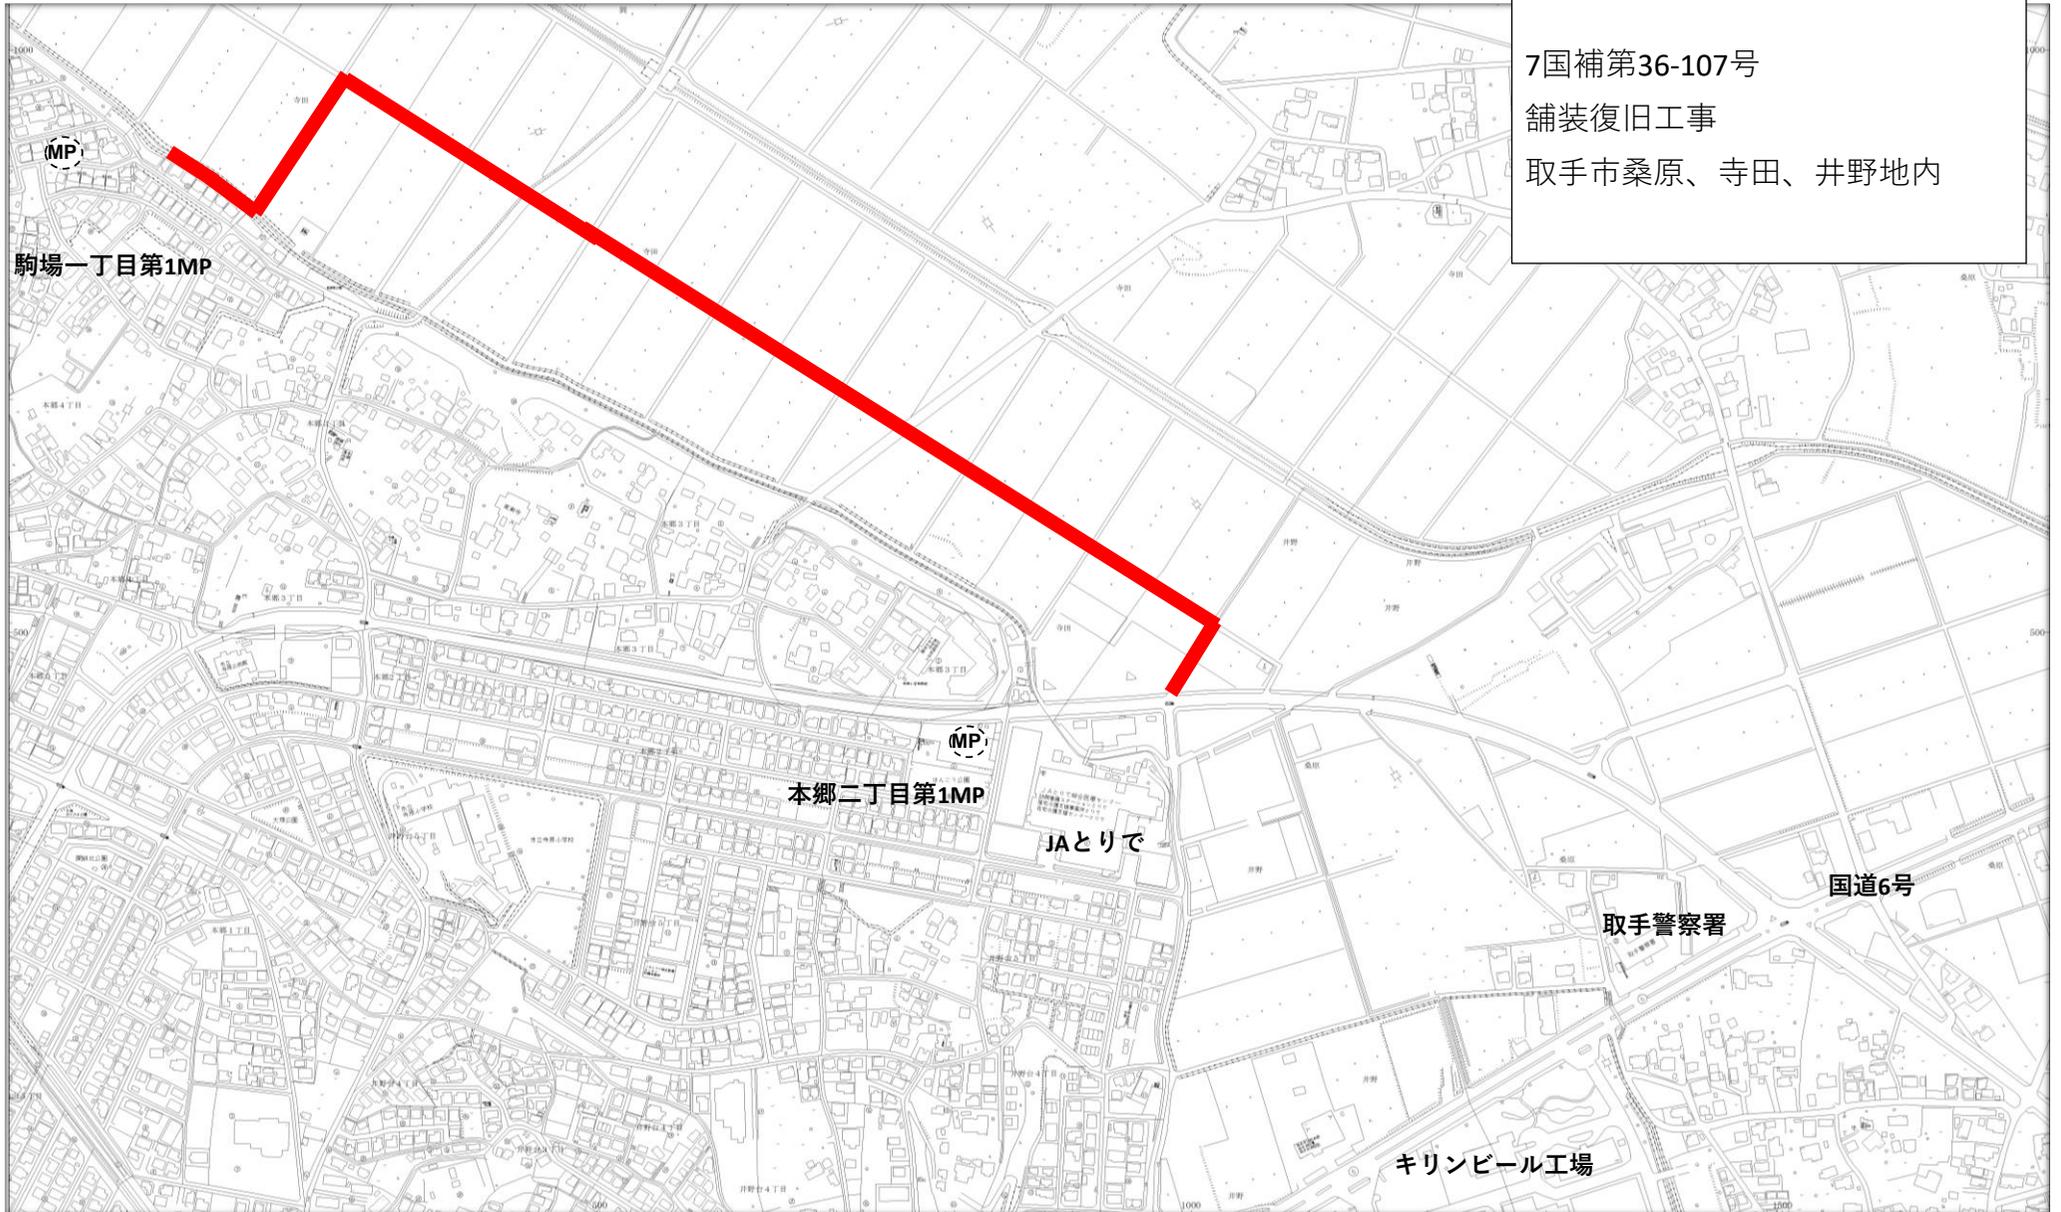

位置図


6国補第36-310号・

7国補第36-301号

伊奈1号幹線管路更生工事

つくばみらい市谷井田、下平柳、

山王新田 地内

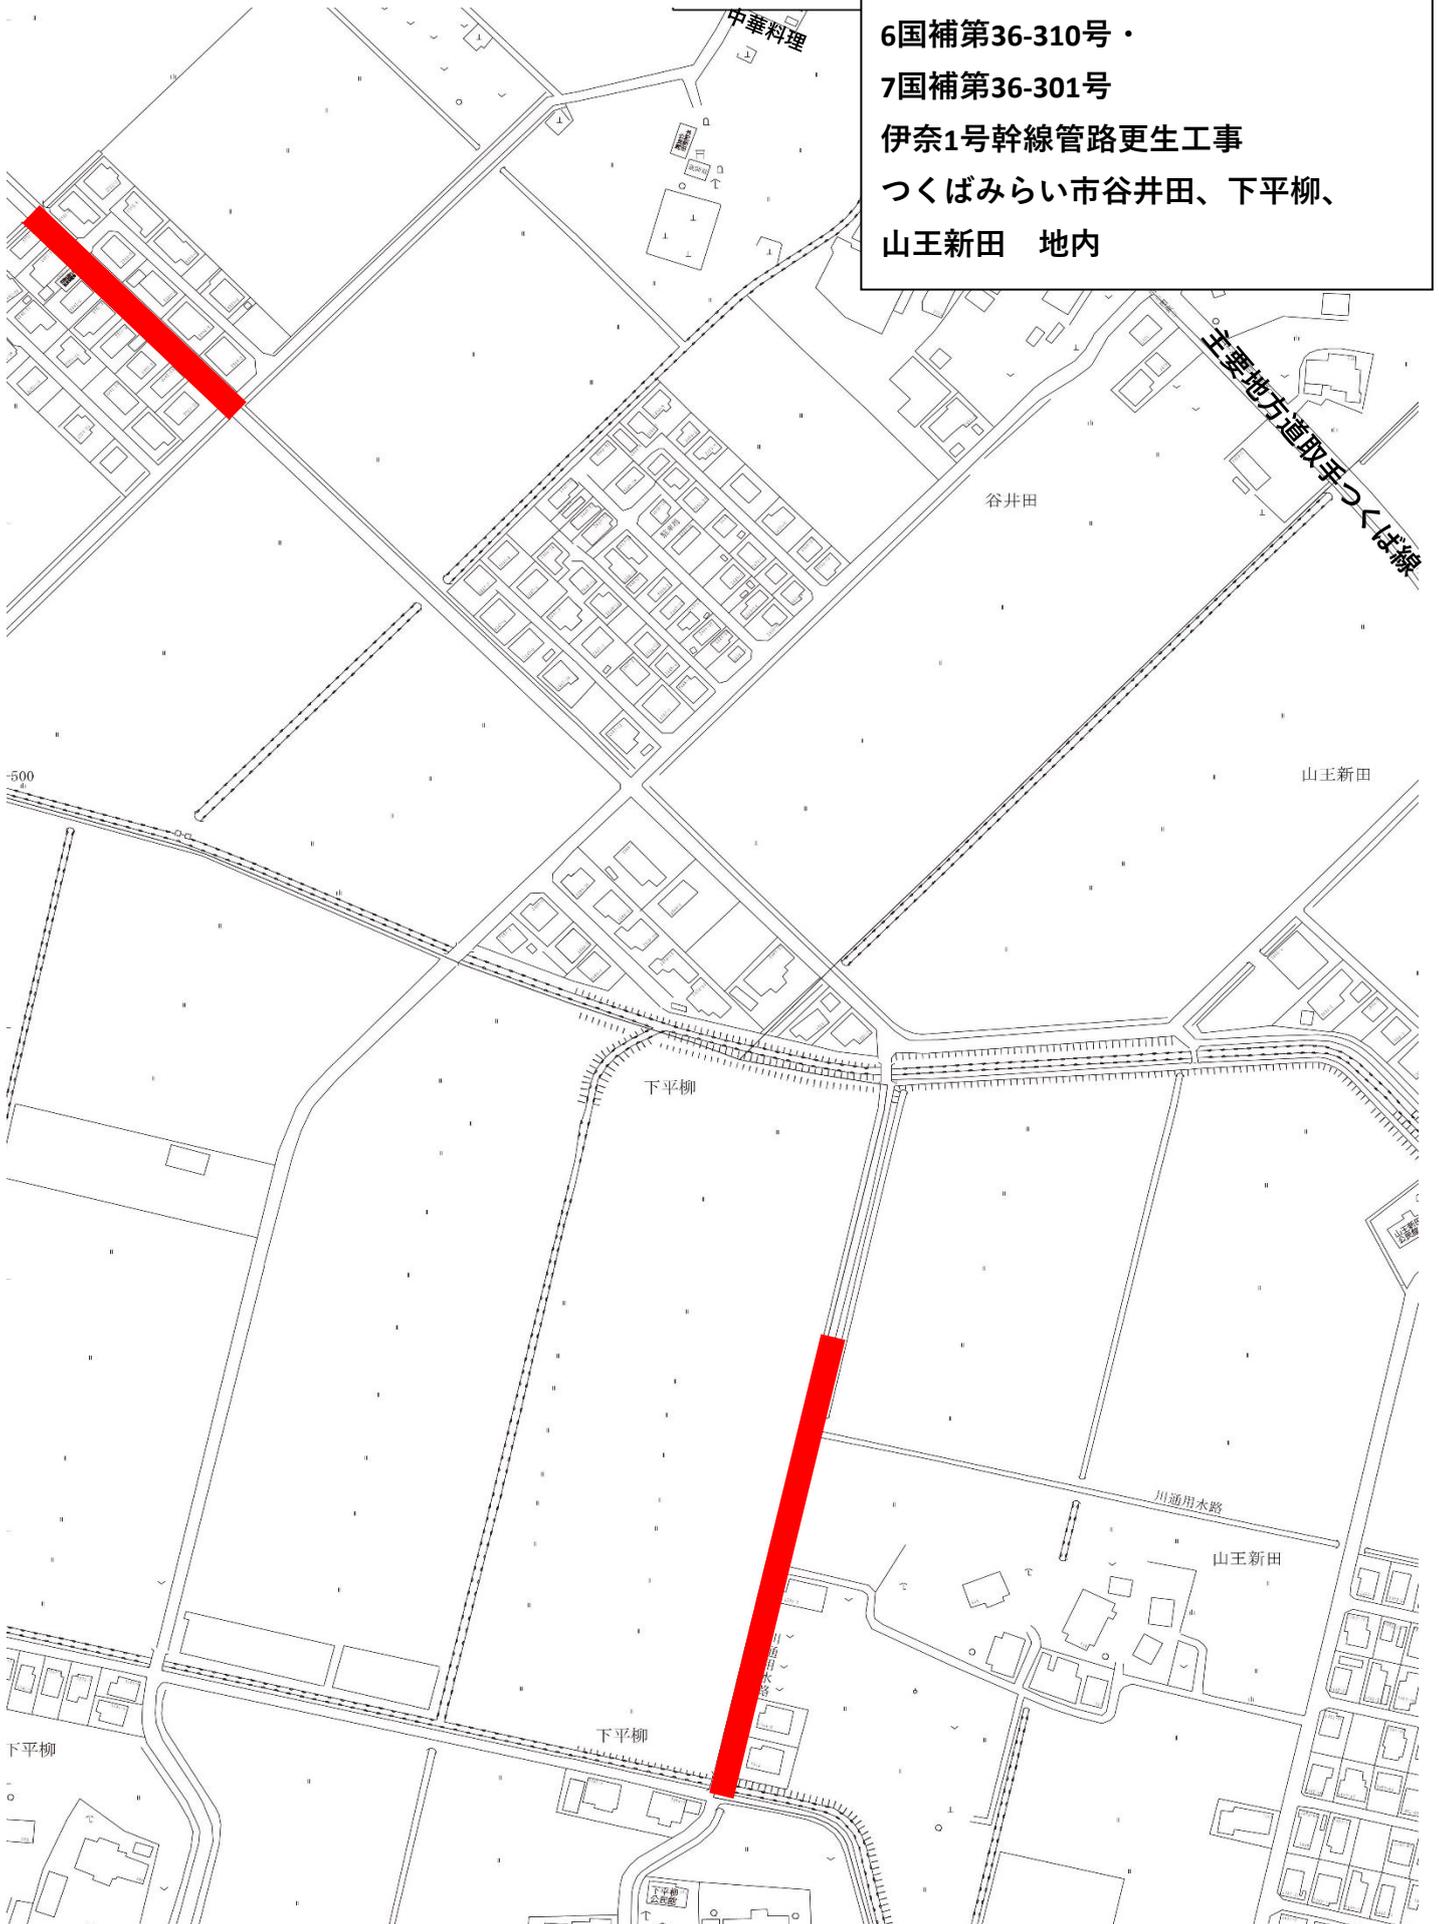

位置図

7単独第36-302号


伊奈山王幹線二条化場内整備工事

取手市配松地内

山王新田汚水中継ポンプ場


小貝川

JA山王ホール

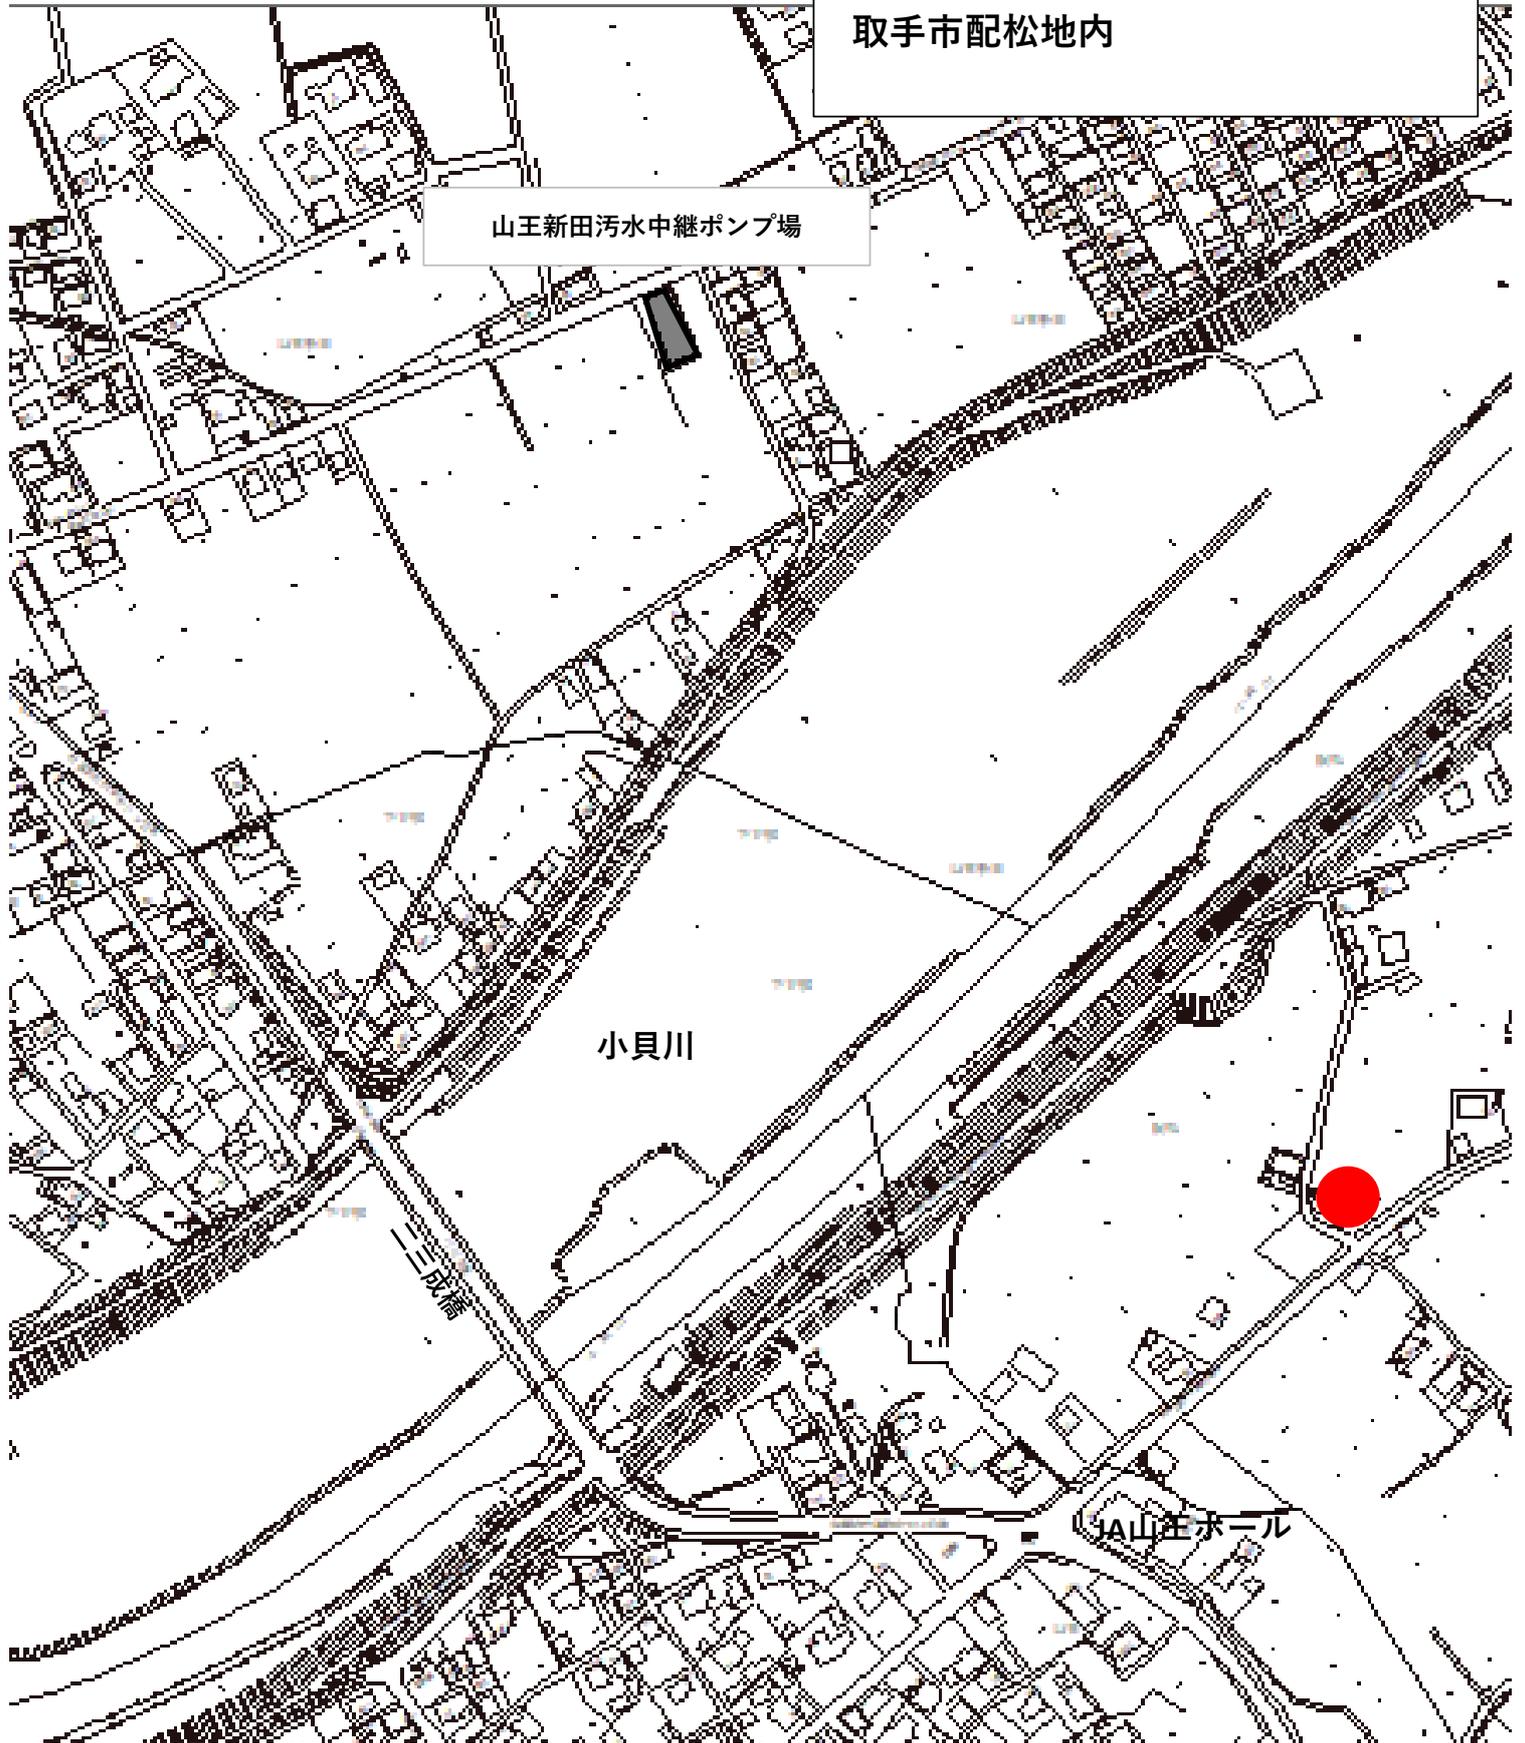


位置図

7国補第36-303号
舗装復旧工事
つくばみらい市下平柳、
山王新田地内

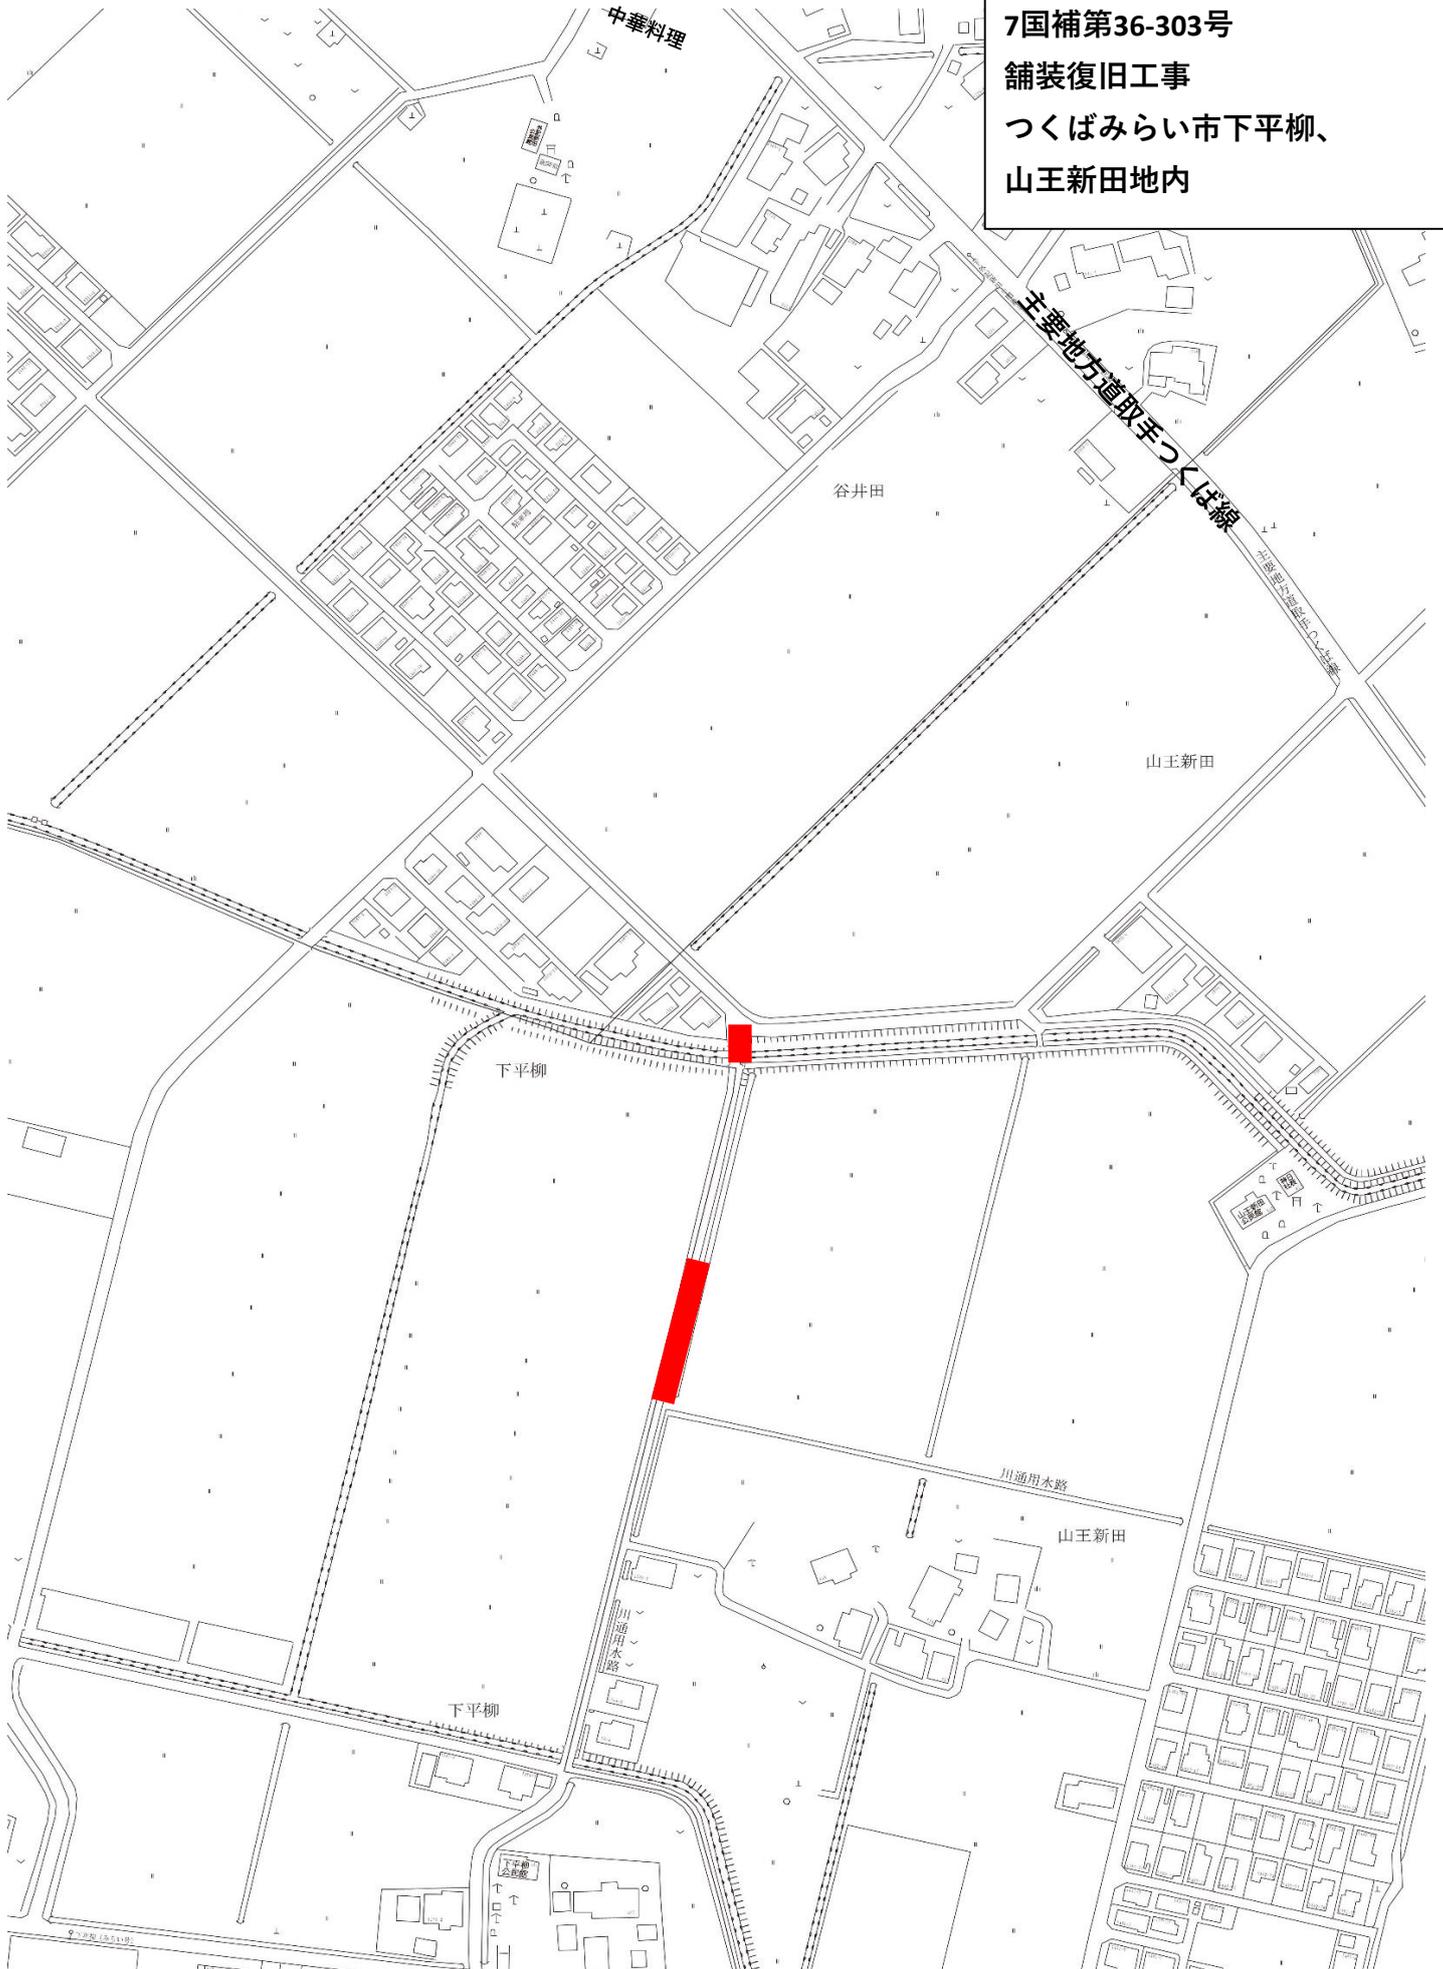


位置図

7単独第33-108号人孔調整工事
取手市戸頭一丁目、三丁目 地内

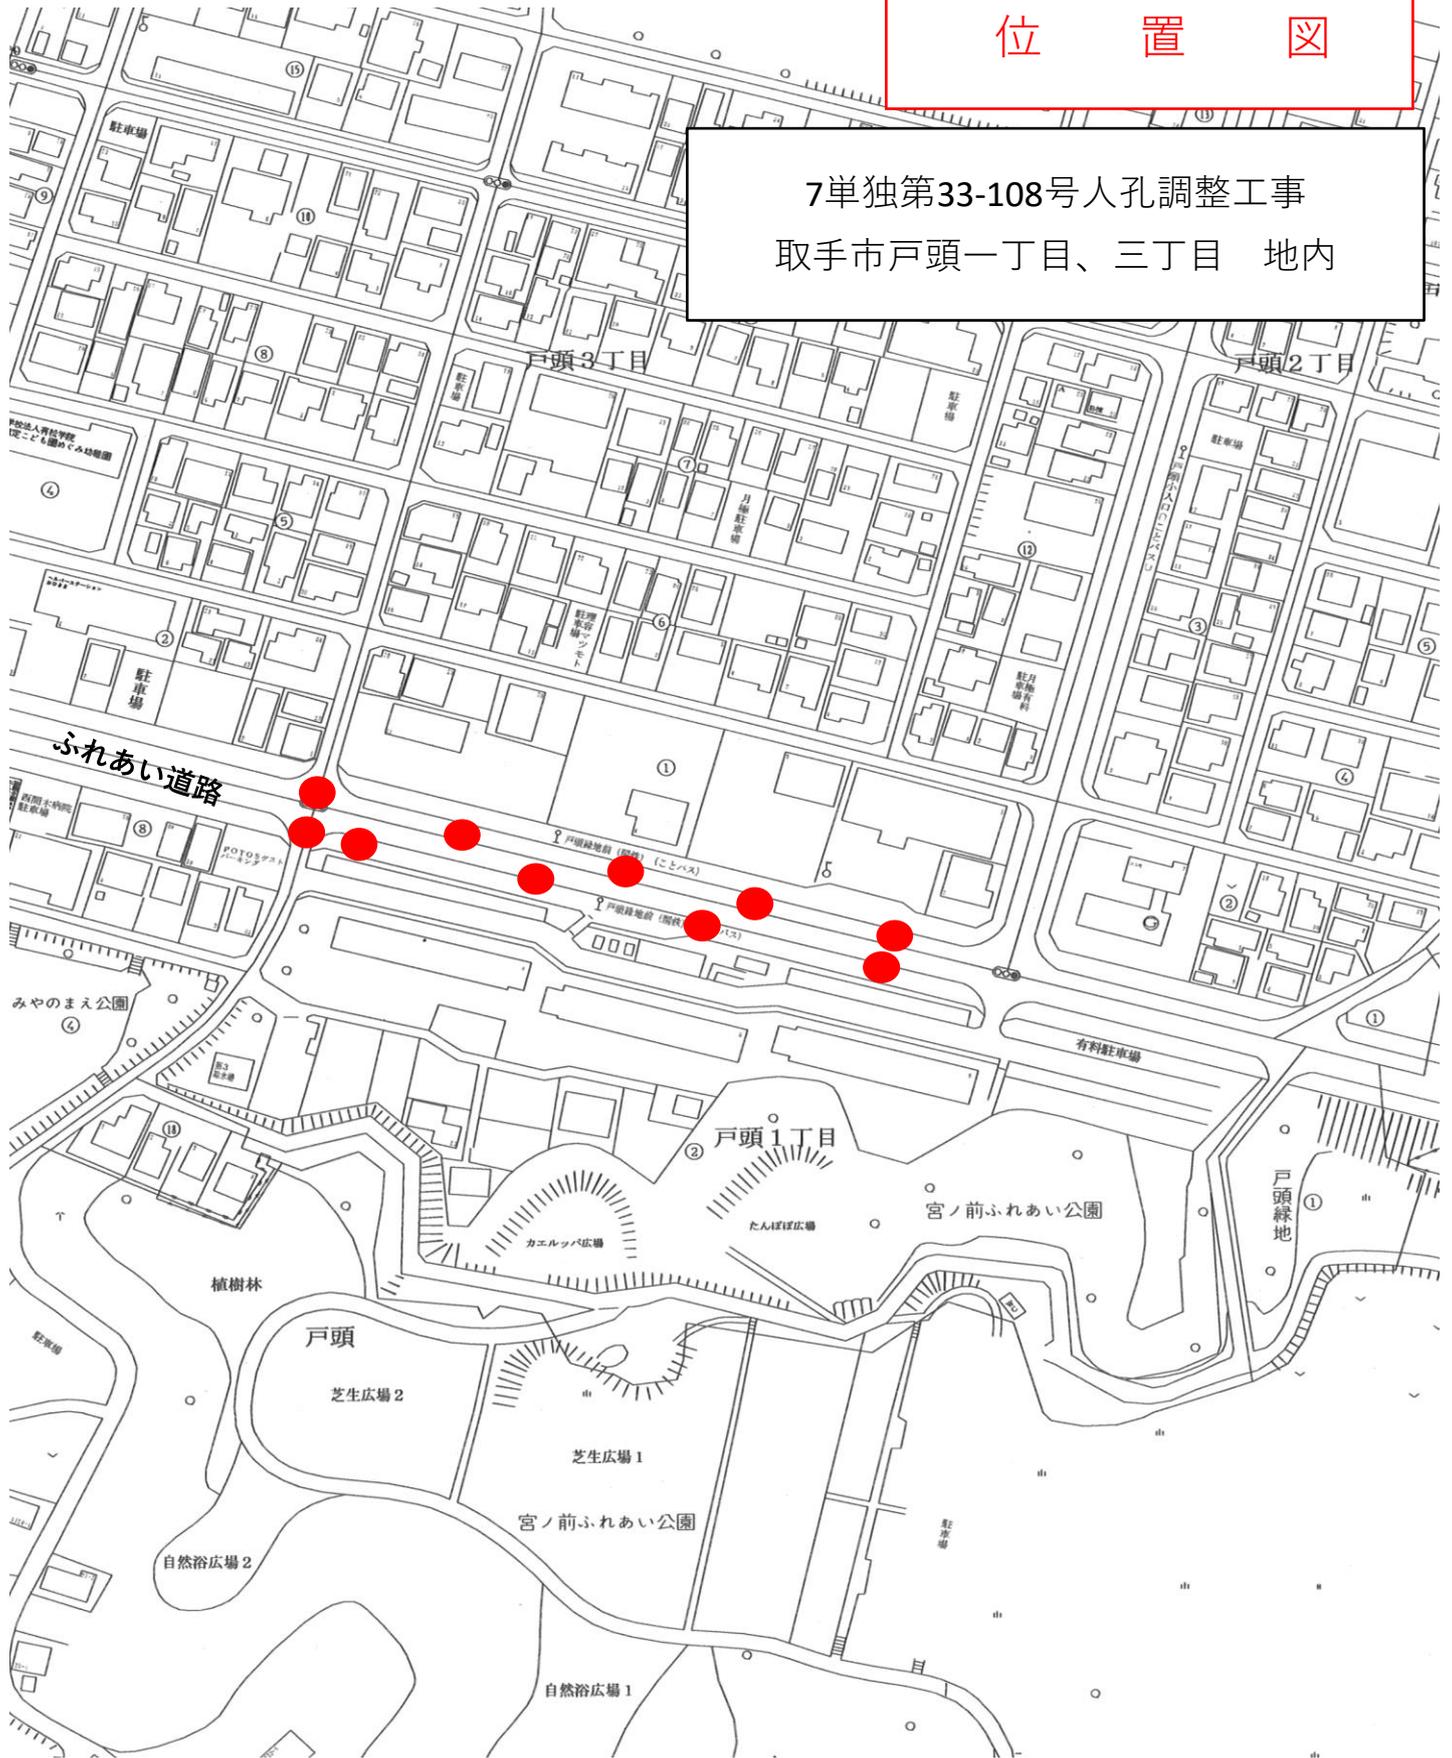


位置図

7単独第33-005号圧送管試験掘工事
取手市稲、西一丁目 地内
(南部幹線)

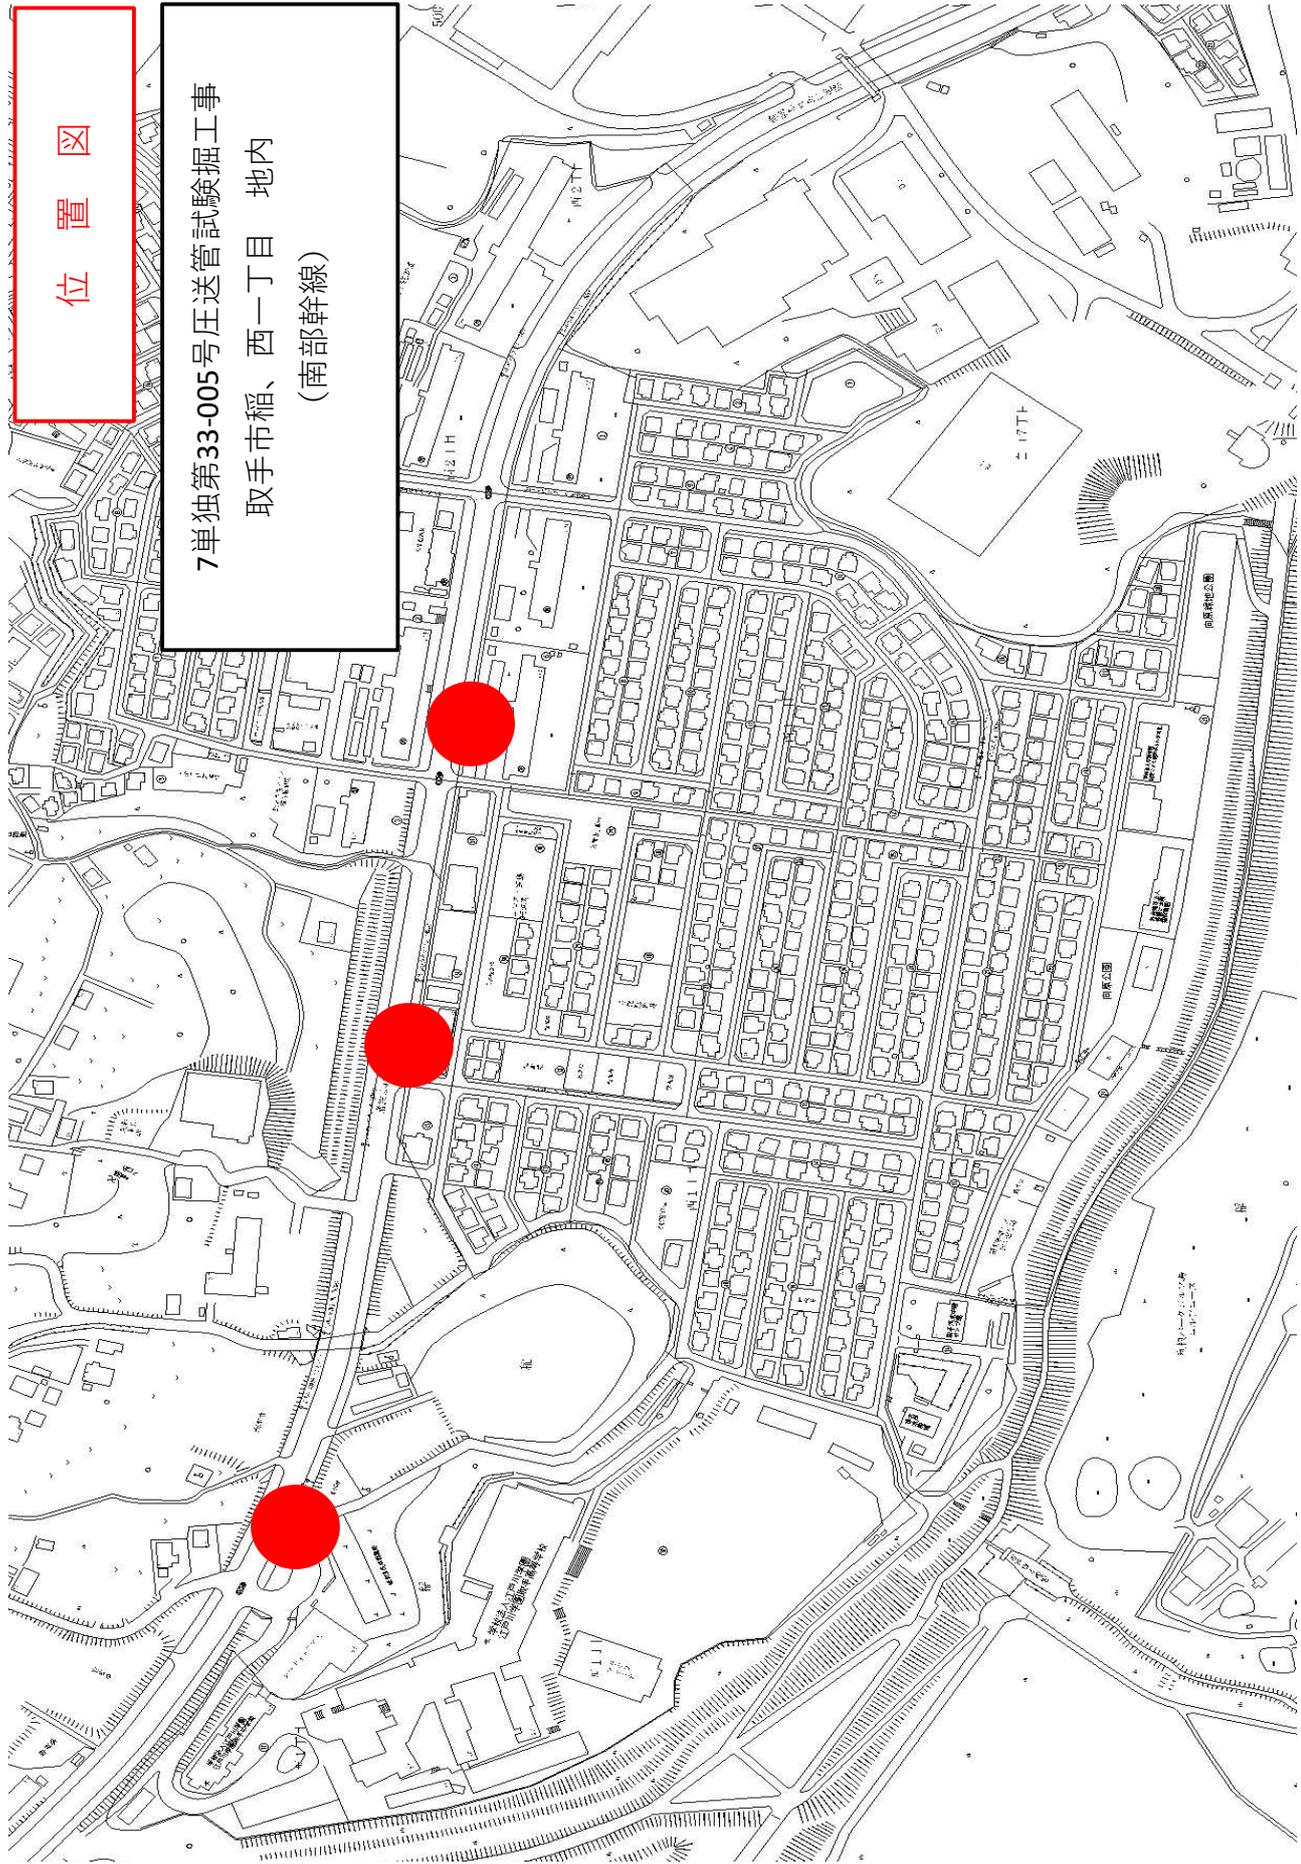


位置図

7単独第33-005号圧送管試験掘工事
取手市中田 地内
(高須1号幹線)

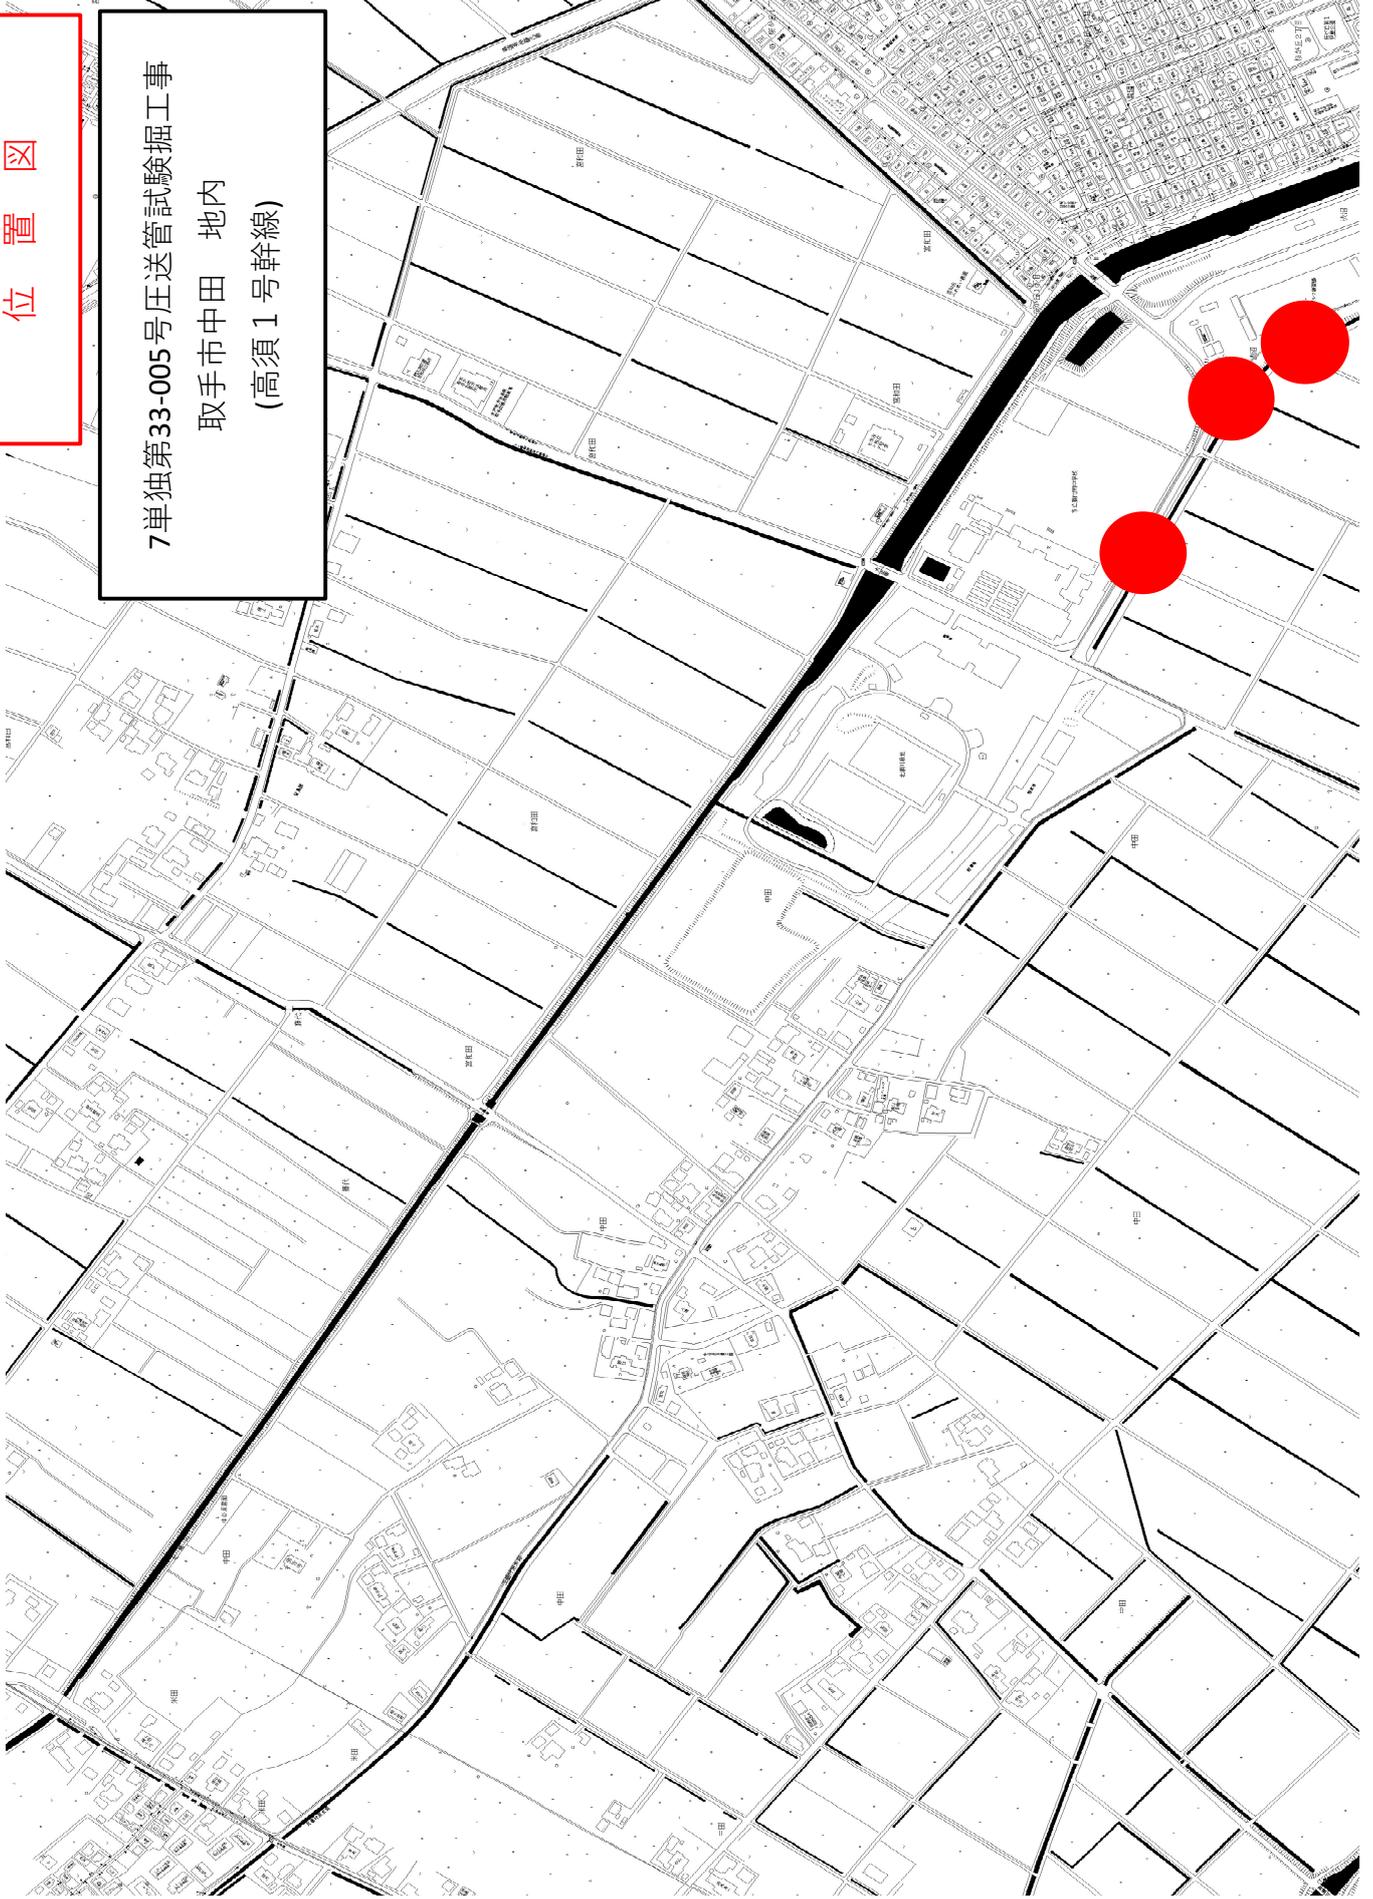

位置図

7単独第33-005号圧送管試験掘工事
つくばみらい市谷井田 地内
(伊奈1号幹線)

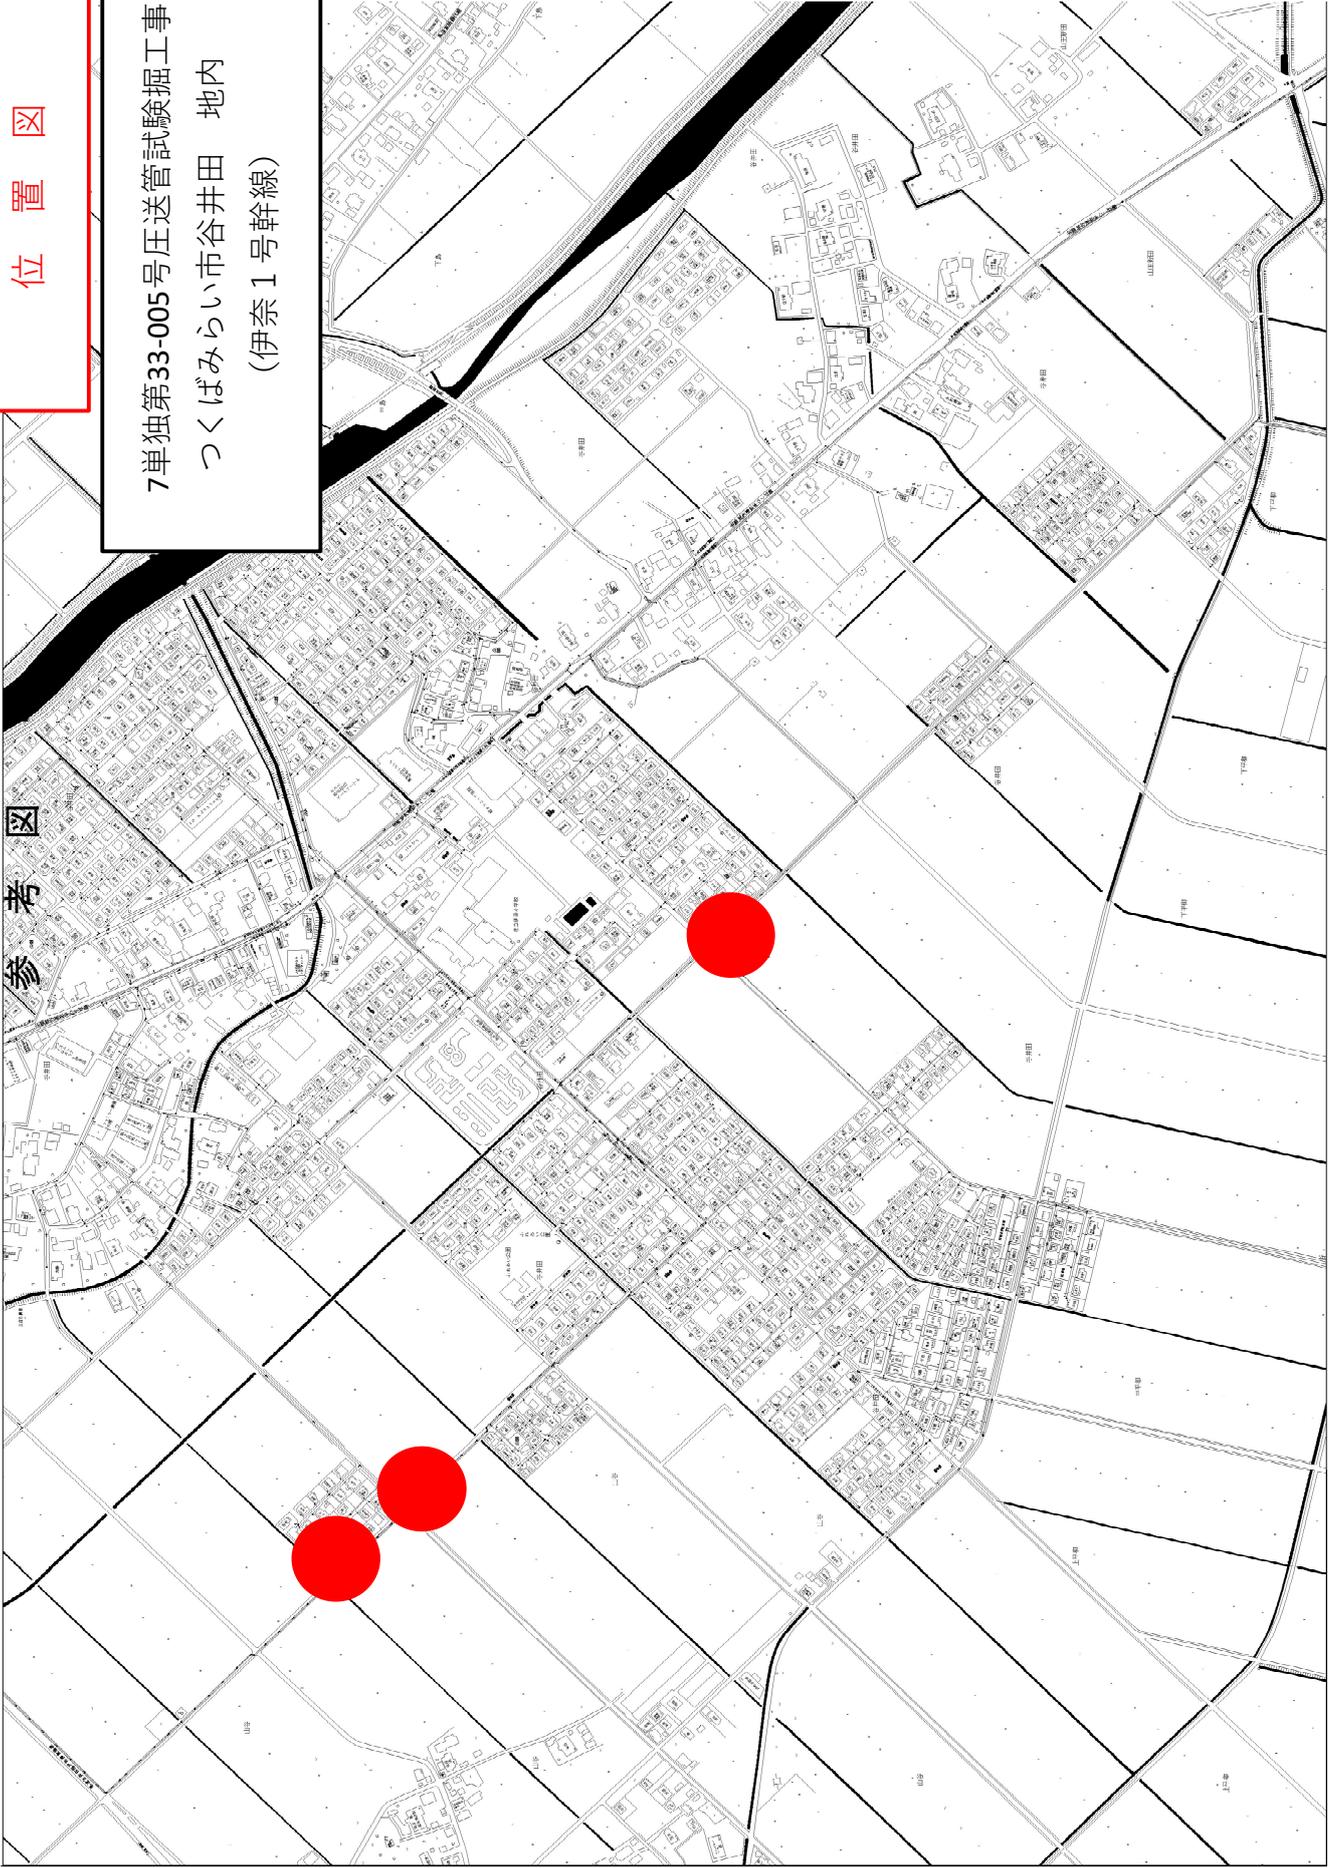

位置図

7単独第33-201号公共ます修繕工事
取手市桜が丘二丁目 地内

ます修繕工 14箇所

